



ZAL配电箱系统图

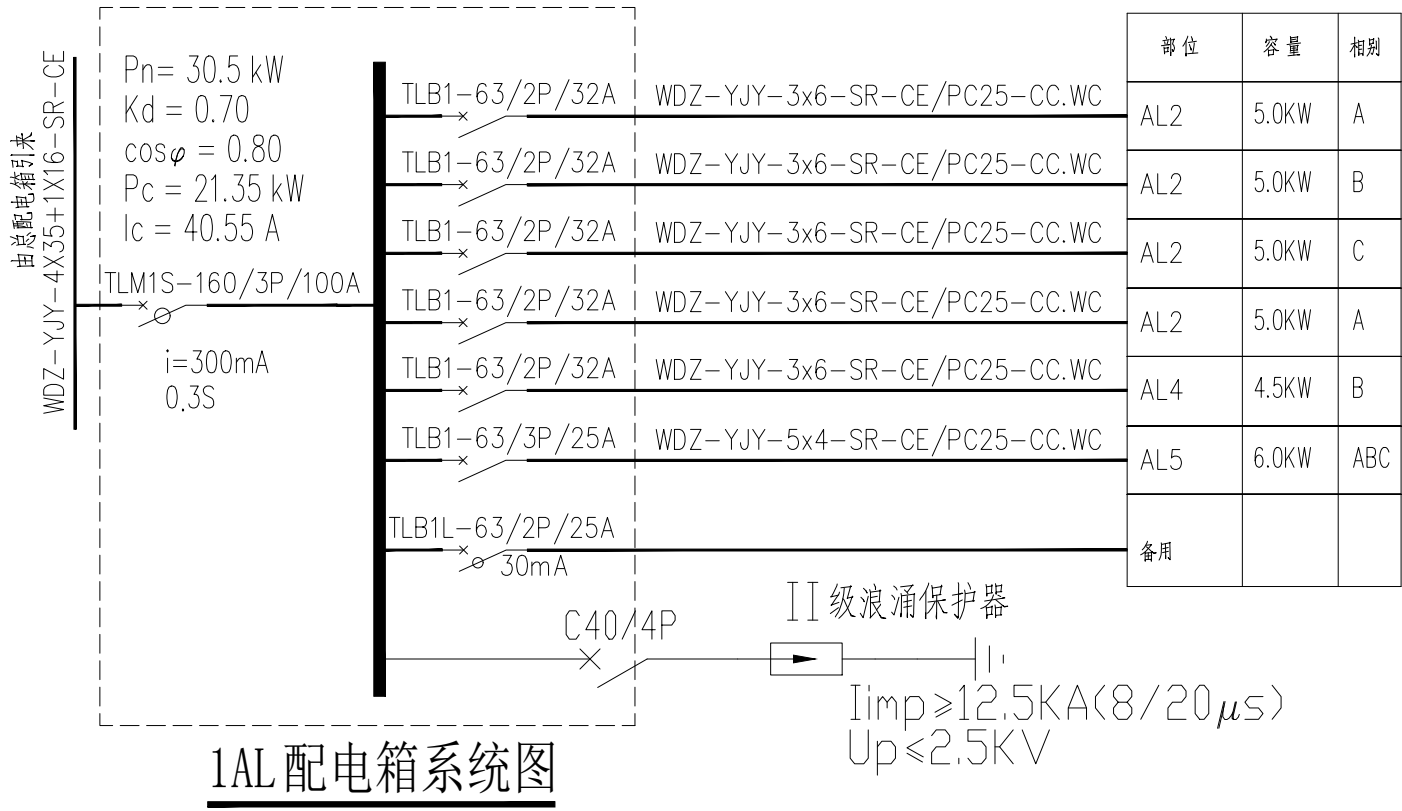


1AL配电箱系统图

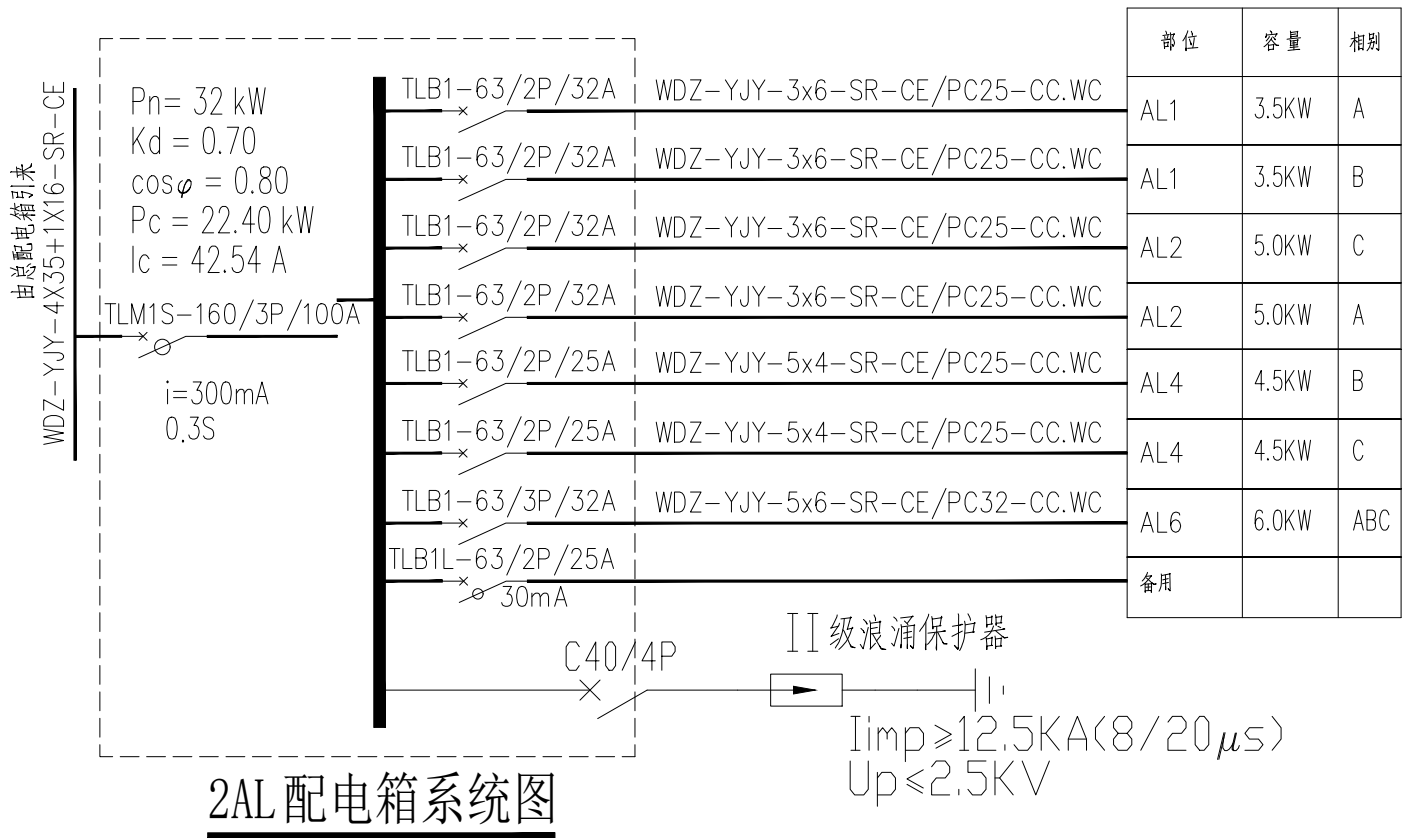


2AL配电箱系统图


部位	容量	相别
1AL	30.5KW	ABC
2AL	32.0KW	ABC
SWAL	42.5KW	ABC
预留设备	50KW	ABC
备用		

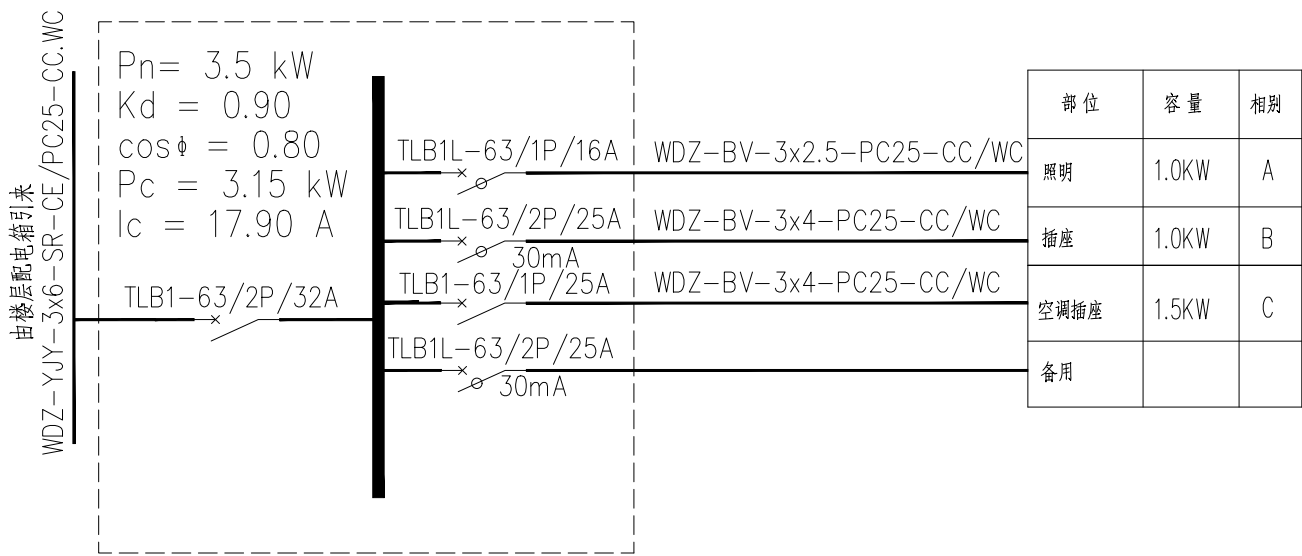


AL1 配电箱系统图

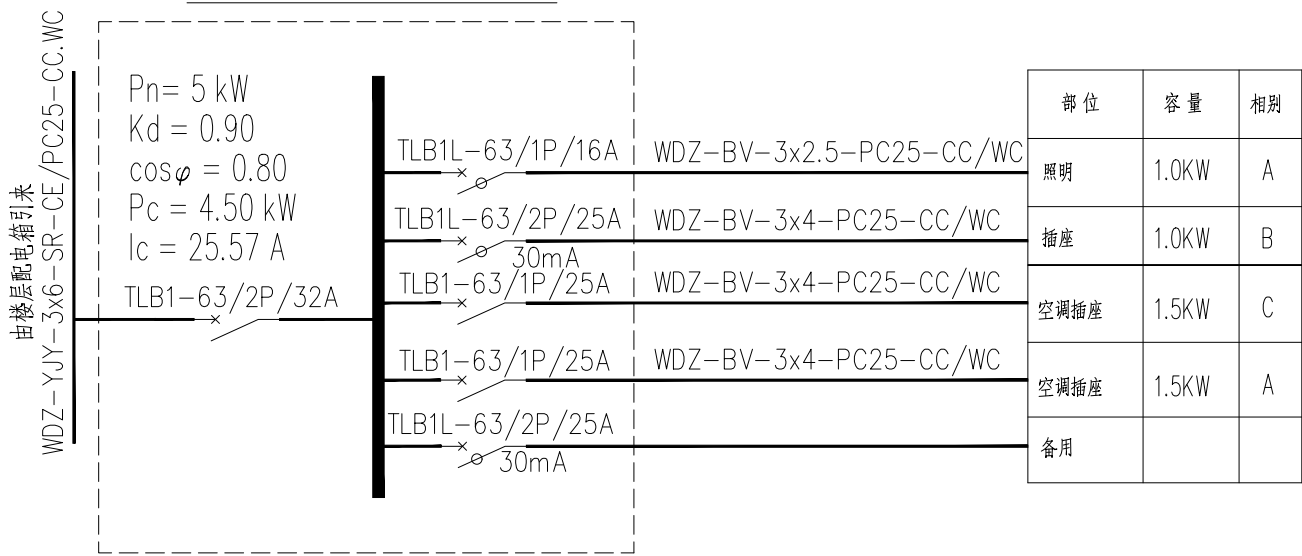


AL2 配电箱系统图

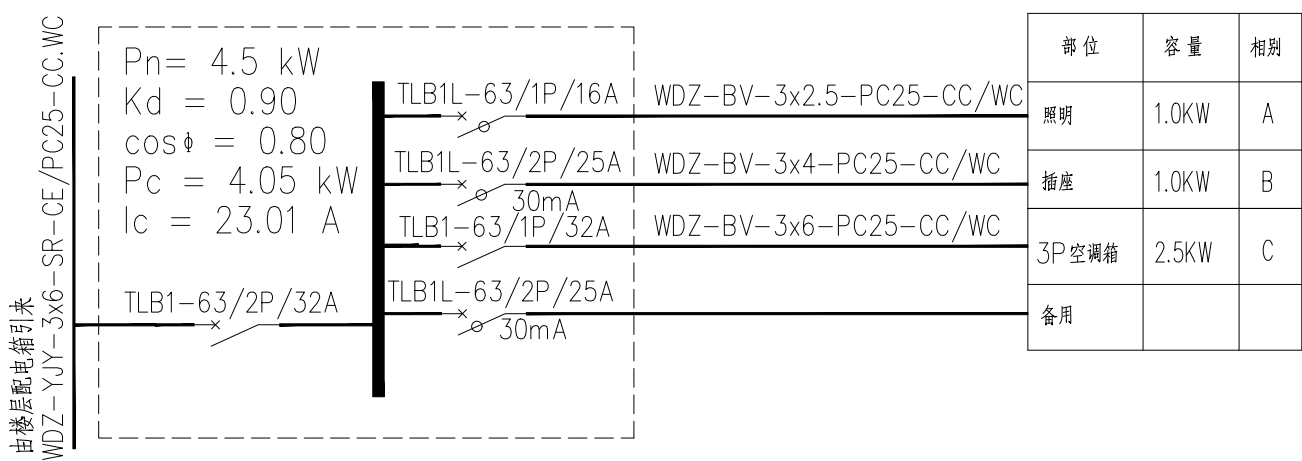

AL4 配电箱系统图

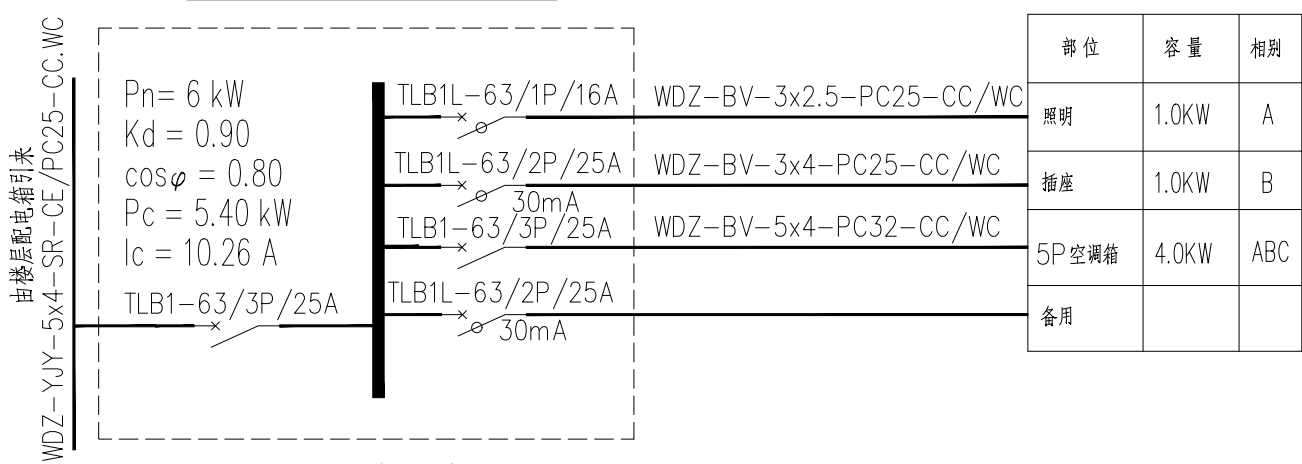

AL5 配电箱系统图

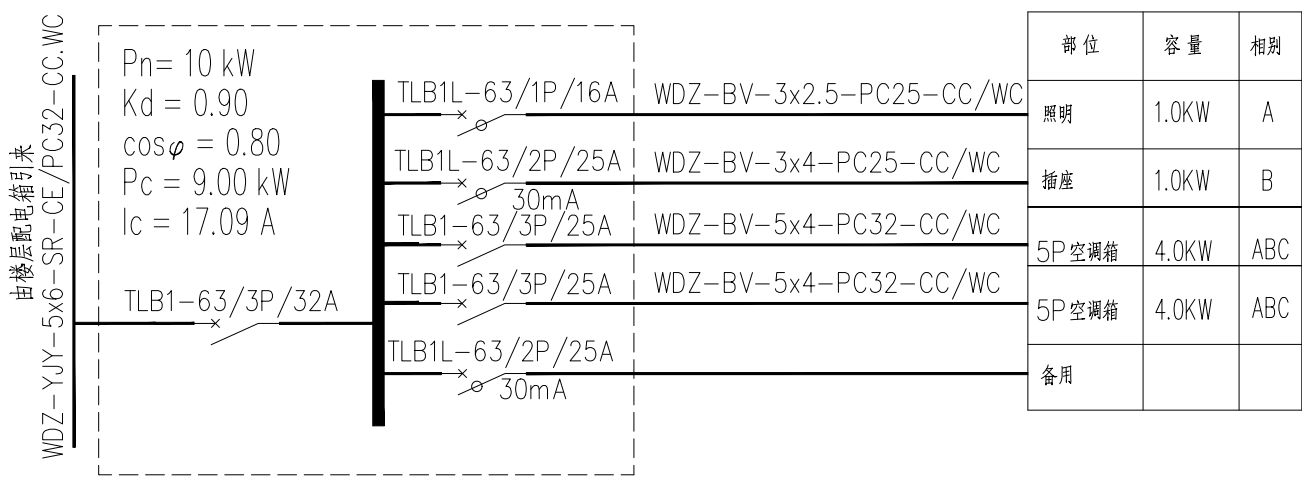

AL6 配电箱系统图

部位	容量	相别
照明	1.0KW	A
插座	1.0KW	B
空调插座	1.5KW	C
备用		

部位	容量	相别
照明	1.0KW	A
插座	1.0KW	B
空调插座	1.5KW	C
空调插座	1.5KW	A
备用		

部位	容量	相别
照明	1.0KW	A
插座	1.0KW	B
3P空调箱	2.5KW	C
备用		

部位	容量	相别
照明	1.0KW	A
插座	1.0KW	B
5P空调箱	4.0KW	ABC
备用		

部位	容量	相别
照明	1.0KW	A
插座	1.0KW	B
5P空调箱	4.0KW	ABC
5P空调箱	4.0KW	ABC
备用		



中大设计集团有限公司
ZHONGDA DESIGN GROUP CO.,LTD.

设计证书编号(乙级): A261130053

地址: 陕西省西安市高新区唐延南路8号
电话: 029-81124625 邮编: 710000

出图专用章
OFFICIAL STAMP

注册执业章
REGISTERED WORKING STAMP

建设单位 CLIENT

韶关市武江区西河镇人民政府

项目名称 PROJECT NAME
武江区西河镇下坑村
乡村振兴和人居环境整治项目二期

子项名称 ITEM NAME

图 名 DRAWING NAME

配电系统图

项目负责人 PROJECT MANAGER	马向前	马向前
专业负责人 DIVISION CHIEF	赵雪	赵雪
审核人 REVIEWED BY	许小钢	许小钢
审定人 APPROVED BY	李信昌	李信昌
校对人 CHECKED BY	李觅	李觅
设计人 DESIGNED	付博毅	付博毅
制图人 DRAWN	付博毅	付博毅

工程编号 JOB NO. 26-C3700015

阶段 STATUS	施工图	专业 DISCI.	电气
日期 DATE	2026. 03	图号 DR. NO.	DS-08

版权所有, 不得复制、套用。
ALL RIGHTS RESERVED.DONT COPIED.REPRODUCED.