





壁灯样式图

统计表:

编号	项目名称	规格 (mm)	说明	数量	图例	索引
1	庭院灯	16W		42		
2	大球灯灯带	6W/M	户外防水灯带, 220V	129.6m		
3						
4	室外壁灯	20W	IP55, ABS+PP材质, 110*85*H:280mm 安装在合金围杆立柱上, 安装高度2000	129		
5						
6						
7	光管	20W	1.2米的LED光管 木箱内安装, 安装高度2200	6		
8						
9						
10						

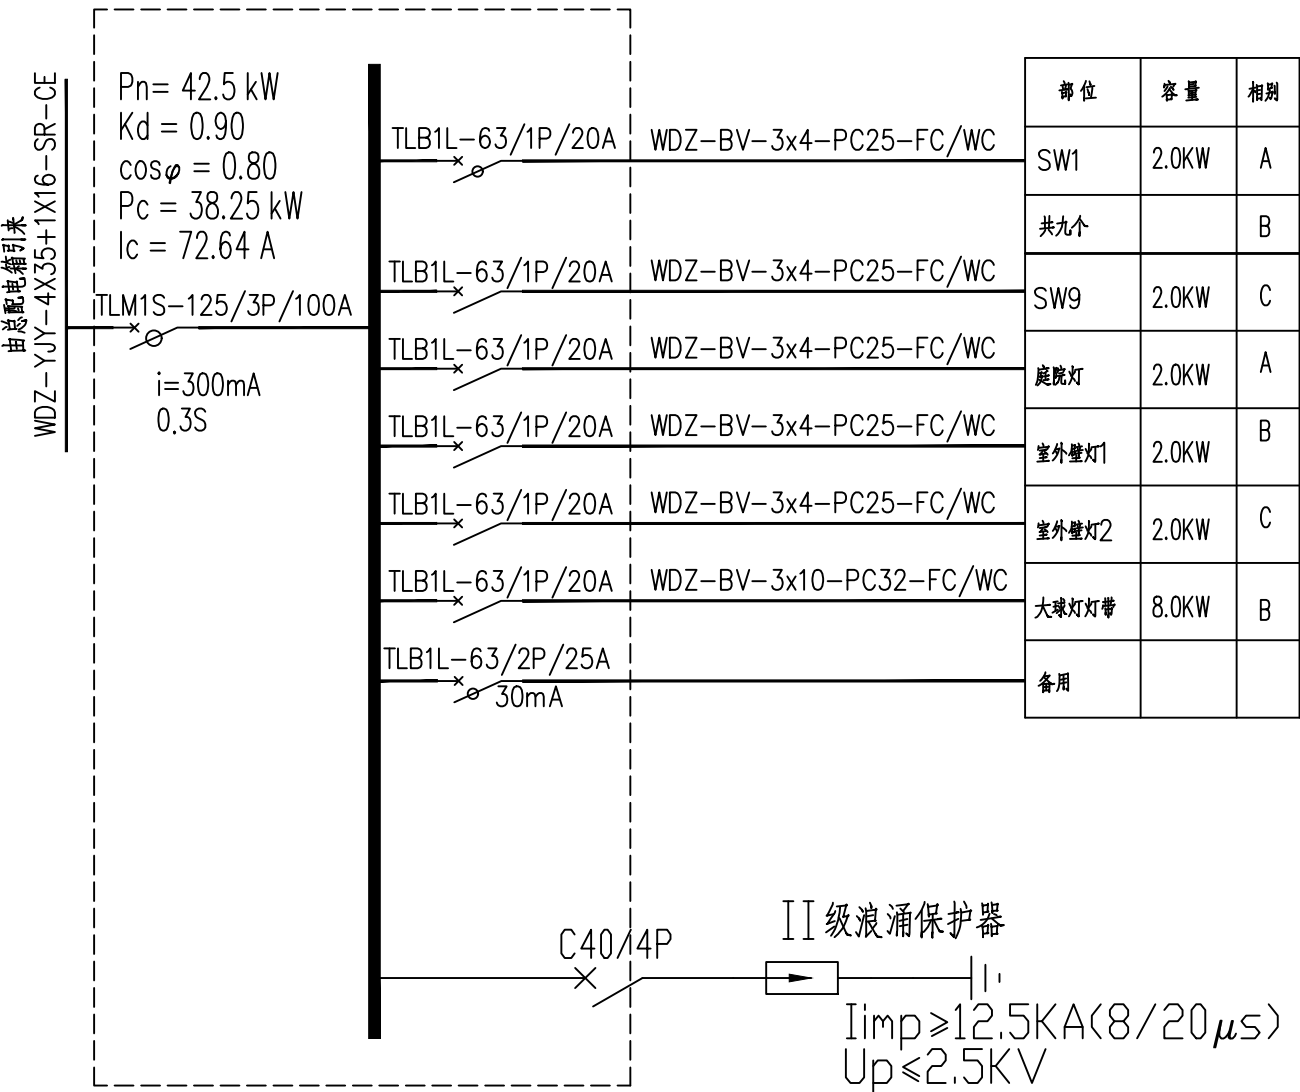

SWAL配电箱系统图

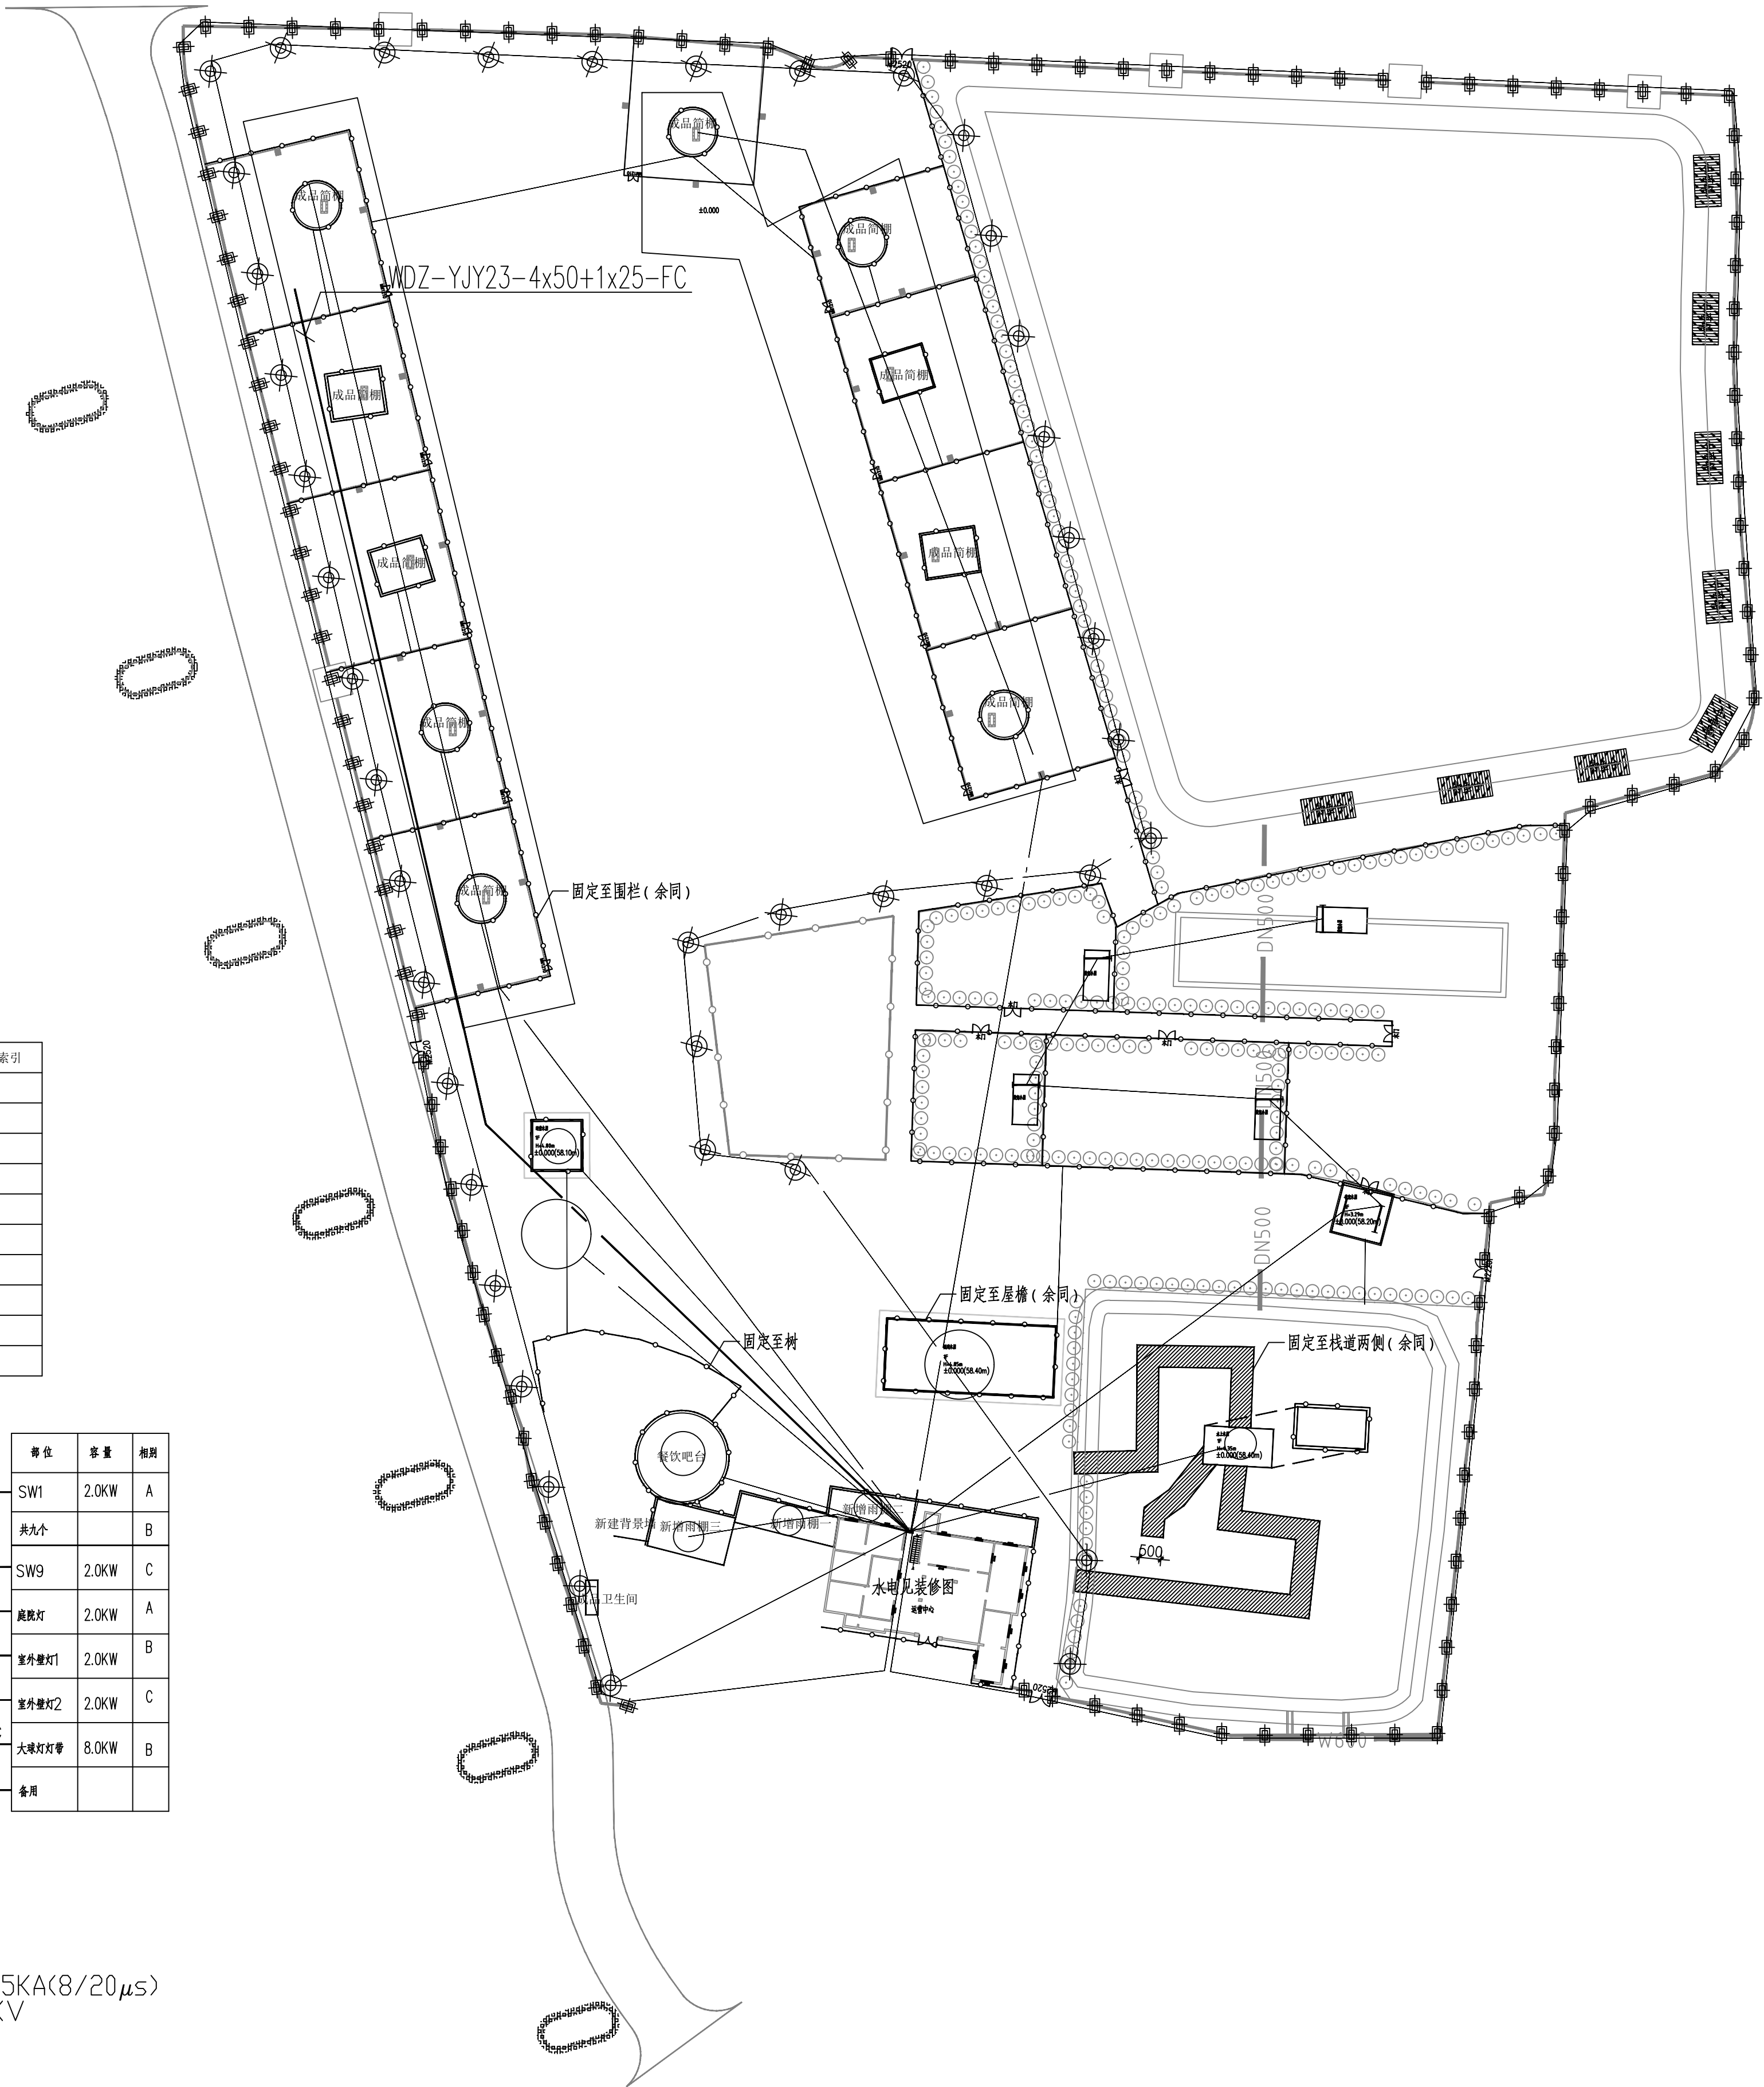

室外配电平面图

1:500



中大设计集团有限公司  
ZHONGDA DESIGN GROUP CO.,LTD.  
设计证书编号(乙级): A261130053  
地址: 陕西省西安市高新区唐延南路8号  
电话: 029-81124625 邮编: 710000

出图专用章  
OFFICIAL STAMP

注册执业章  
REGISTERED WORKING STAMP

建设单位 CLIENT  
韶关市武江区西河镇人民政府

项目名称 PROJECT NAME  
武江区西河镇下坑村  
乡村振兴和人居环境整治项目二期

子项名称 ITEM NAME

图 名 DRAWING NAME  
室外配电平面图

项目负责人 PROJECT MANAGER	马向前	马向前
专业负责人 DIVISION CHIEF	赵雪	赵雪
审核人 REVIEWED BY	许小钢	许小钢
审定人 APPROVED BY	李信昌	李信昌
校对人 CHECKED BY	李 觅	李 觅
设计人 DESIGNED	付博毅	付博毅
制图人 DRAWN	付博毅	付博毅

工程编号 JOB NO.	26-C3700015
阶段 STATUS	施工图 DISCL. 电气
日期 DATE	2026. 03 图号 DR. NO. DS-10

版权所有, 不得复制、套用。  
ALL RIGHTS RESERVED.DONT COPIED REPRODUCED