



中大设计集团有限公司  
ZHONGDA DESIGN GROUP CO.,LTD.  
设计证书编号(乙级): A261130053  
地址: 陕西省西安市高新区唐延南路8号  
电话: 029-81124625 邮编: 710000

出图专用章  
OFFICIAL STAMP

注册执业章  
REGISTERED WORKING STAMP

建设单位 CLIENT  
韶关市武江区西河镇人民政府

项目名称 PROJECT NAME  
武江区西河镇下坑村  
乡村振兴和人居环境整治项目二期

子项名称 ITEM NAME


图 名 DRAWING NAME  
首层给排水平面图

项目负责人 PROJECT MANAGER	马向前	马向前
专业负责人 DIVISION CHIEF	樊海明	樊海明
审核人 REVIEWED BY	马向前	马向前
审定人 APPROVED BY	樊海明	樊海明
校对人 CHECKED BY	程 浩	程 浩
设计人 DESIGNED	朱哲哲	朱哲哲
制图人 DRAWN	朱哲哲	朱哲哲

工程编号 JOB NO. 26-C3700015

阶段 STATUS	施工图	专业 DISCI.	给排水
日期 DATE	2026. 03	图号 DR. NO.	SS-02

版权所有，不得复制、套用。  
ALL RIGHTS RESERVED, DON'T COPIED, REPRODUCED.

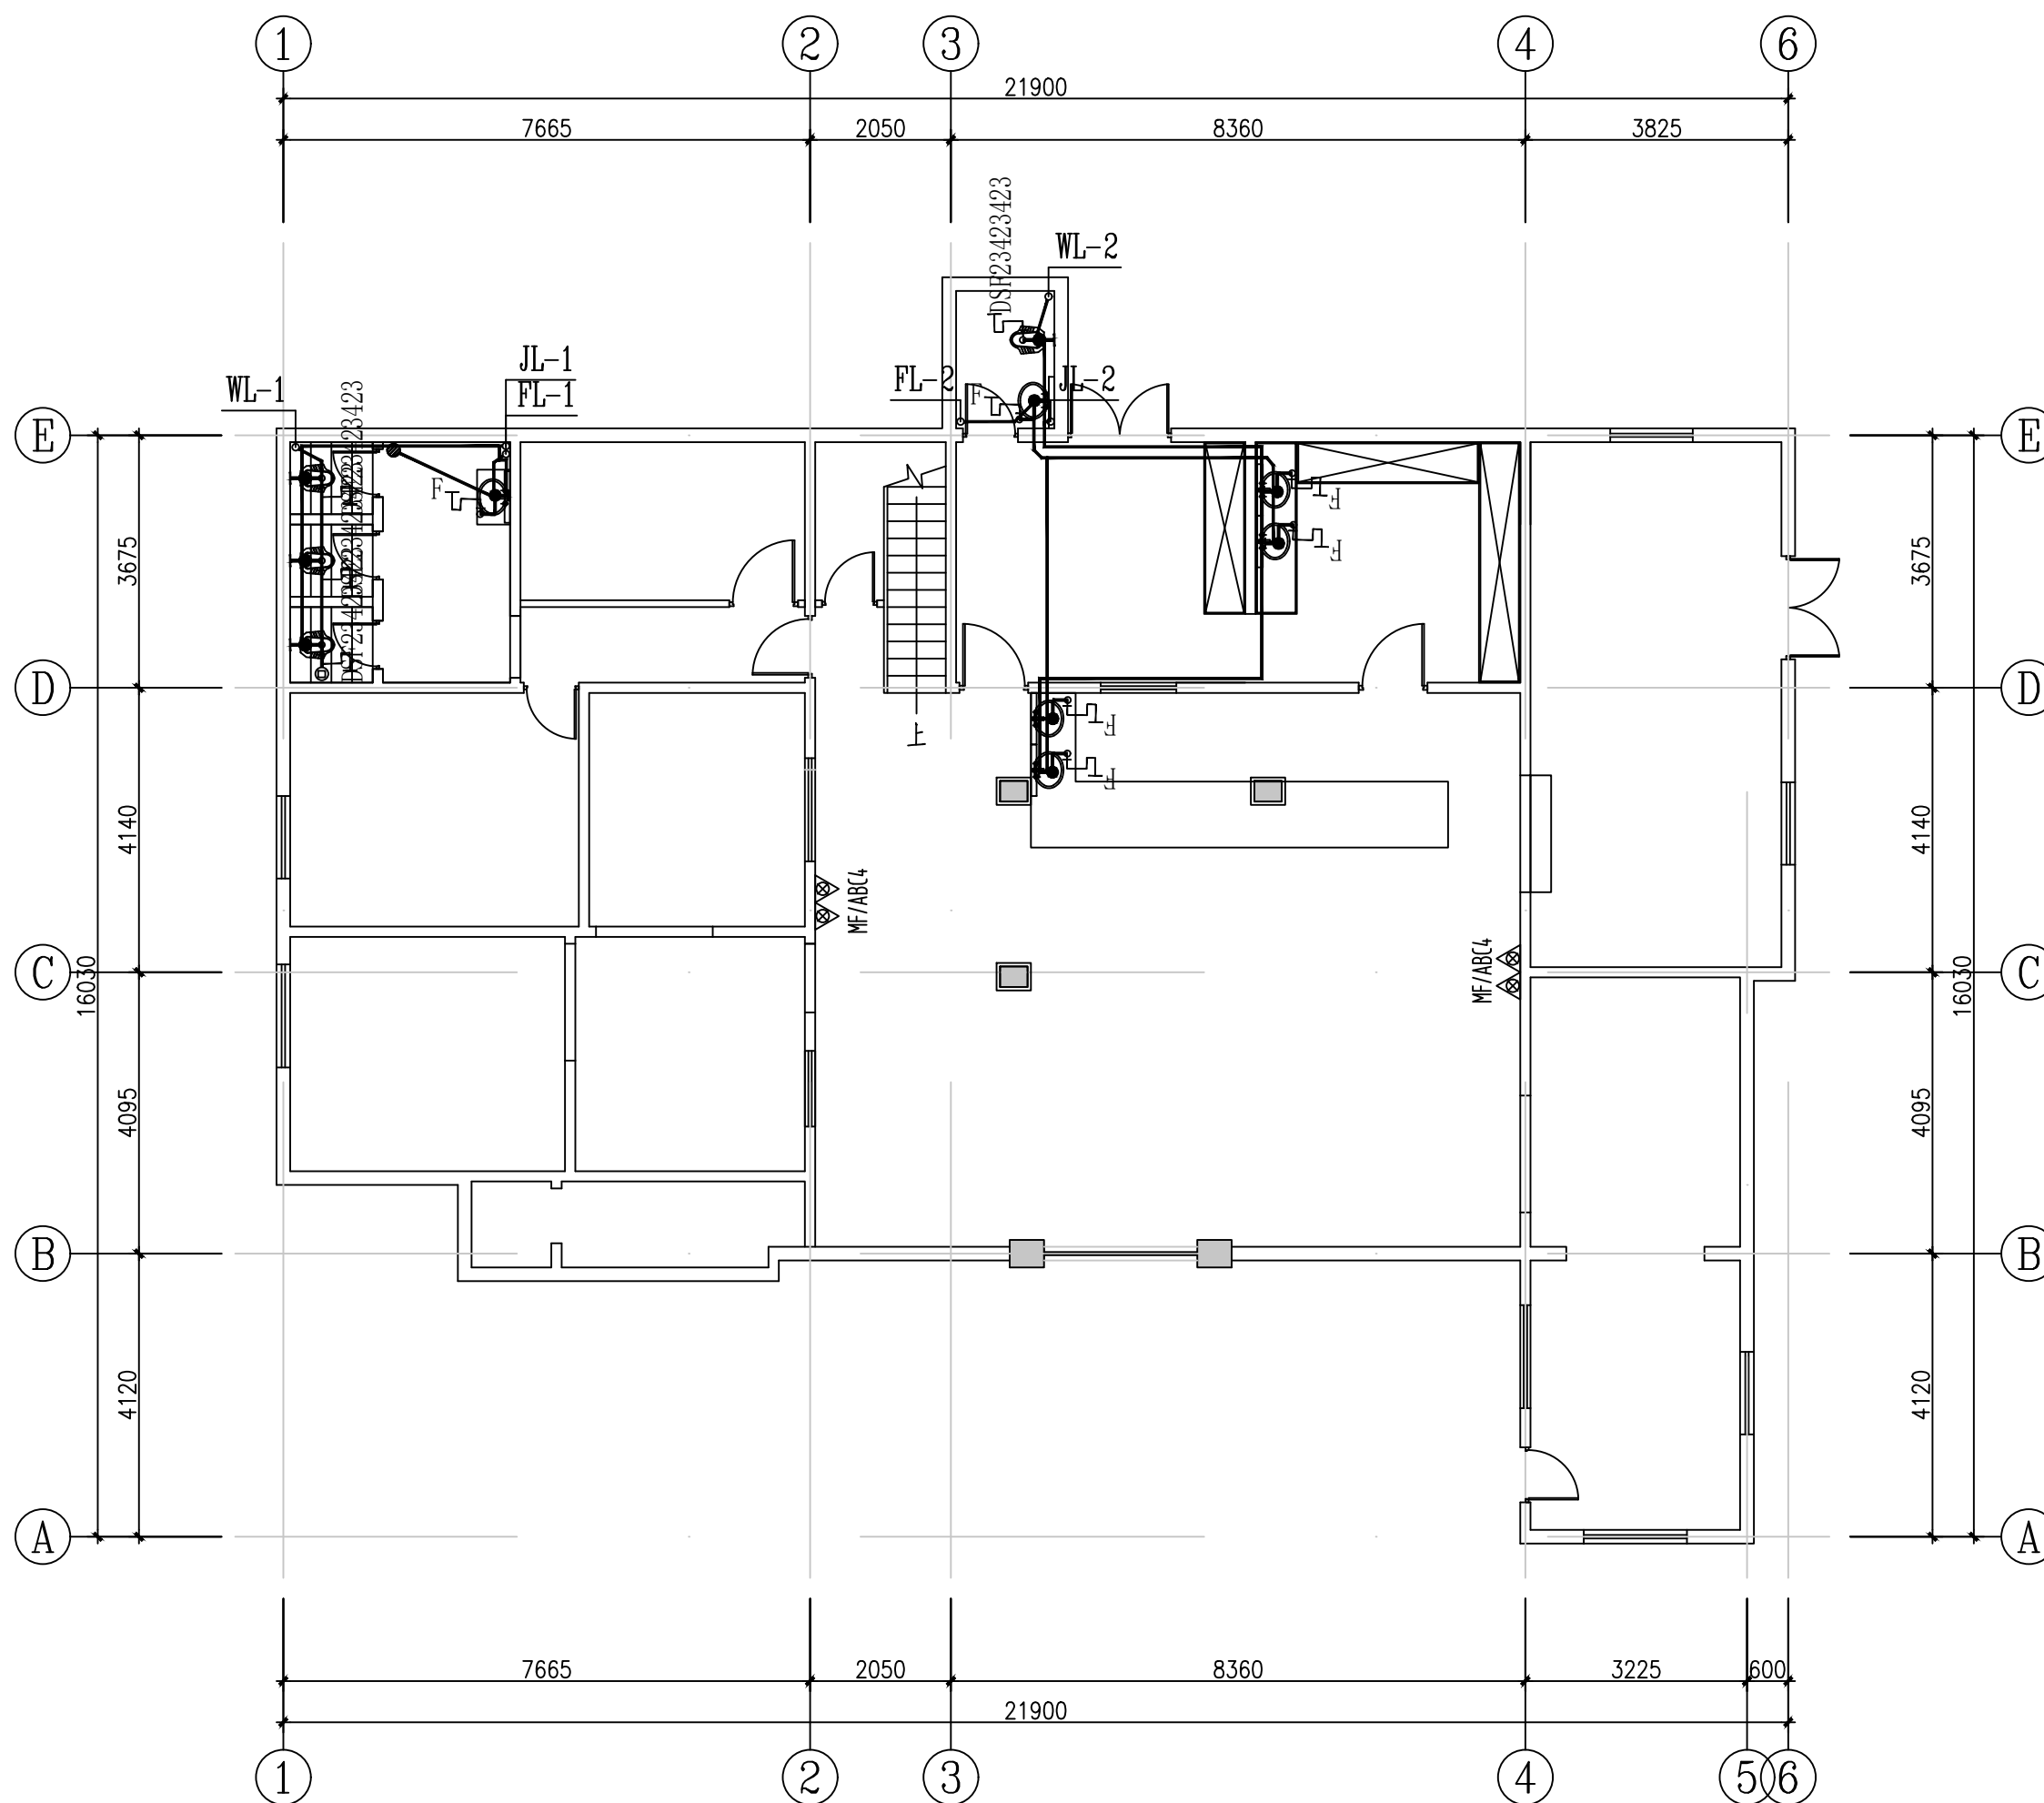

首层给排水平面图 1:100