



中大设计集团有限公司
ZHONGDA DESIGN GROUP CO.,LTD.
设计证书编号(乙级): A261130053
地址: 陕西省西安市高新区唐延南路8号
电话: 029-81124625 邮编: 710000

出图专用章
OFFICIAL STAMP

注册执业章
REGISTERED WORKING STAMP

建设单位 CLIENT
韶关市武江区西河镇人民政府

项目名称 PROJECT NAME
武江区西河镇下坑村
乡村振兴和人居环境整治项目二期

子项名称 ITEM NAME

图 名 DRAWING NAME
给排水系统原理图

项目负责人 PROJECT MANAGER	马向前	马向前
专业负责人 DIVISION CHIEF	樊海明	樊海明
审核人 REVIEWED BY	马向前	马向前
审定人 APPROVED BY	樊海明	樊海明
校对人 CHECKED BY	程 浩	程浩
设计人 DESIGNED	朱哲哲	朱哲哲
制图人 DRAWN	朱哲哲	朱哲哲

工程编号 JOB NO. 26-C3700015

阶段 STATUS	施工图	专业 DISCI.	给排水
日期 DATE	2026. 03	图号 DR. NO.	SS-04






版权所有，不得复制、套用。
ALL RIGHTS RESERVED, DON'T COPIED, REPRODUCED.

TM 10.800

3楼 7.500

2楼 4.200

1楼 ±0.000

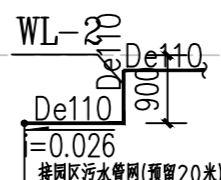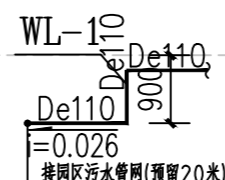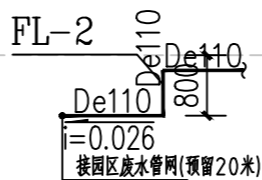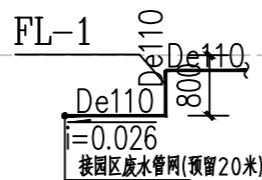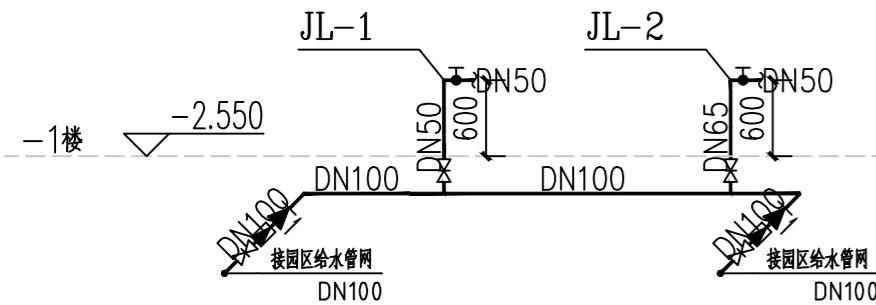

给排水系统原理图 1:100

注: 用水点采用非手动开关, 并采取防止污水外溅的措施的场所。