

# 始兴县工业园区垃圾收集棚工程

施工图设计

(第1册 共1册)

 中启信项目咨询有限公司

二〇二五年十二月





# 扉 页

工程名称:始兴县工业园区垃圾收集棚工程

设计证书	工程设计风景园林工程专项乙级；工程设计市政行业道路工程专业乙级；工程设计建筑行业（建筑工程）乙级；工程设计市政行业排水工程专业乙级；工程设计环境工程专项（物理污染防治工程）乙级；工程设计市政行业给水工程专业乙级。
证书编号	A261153697
资质盖章	
设计单位	中启信项目咨询有限公司

# 图 纸 目 录

专业	签名	日期

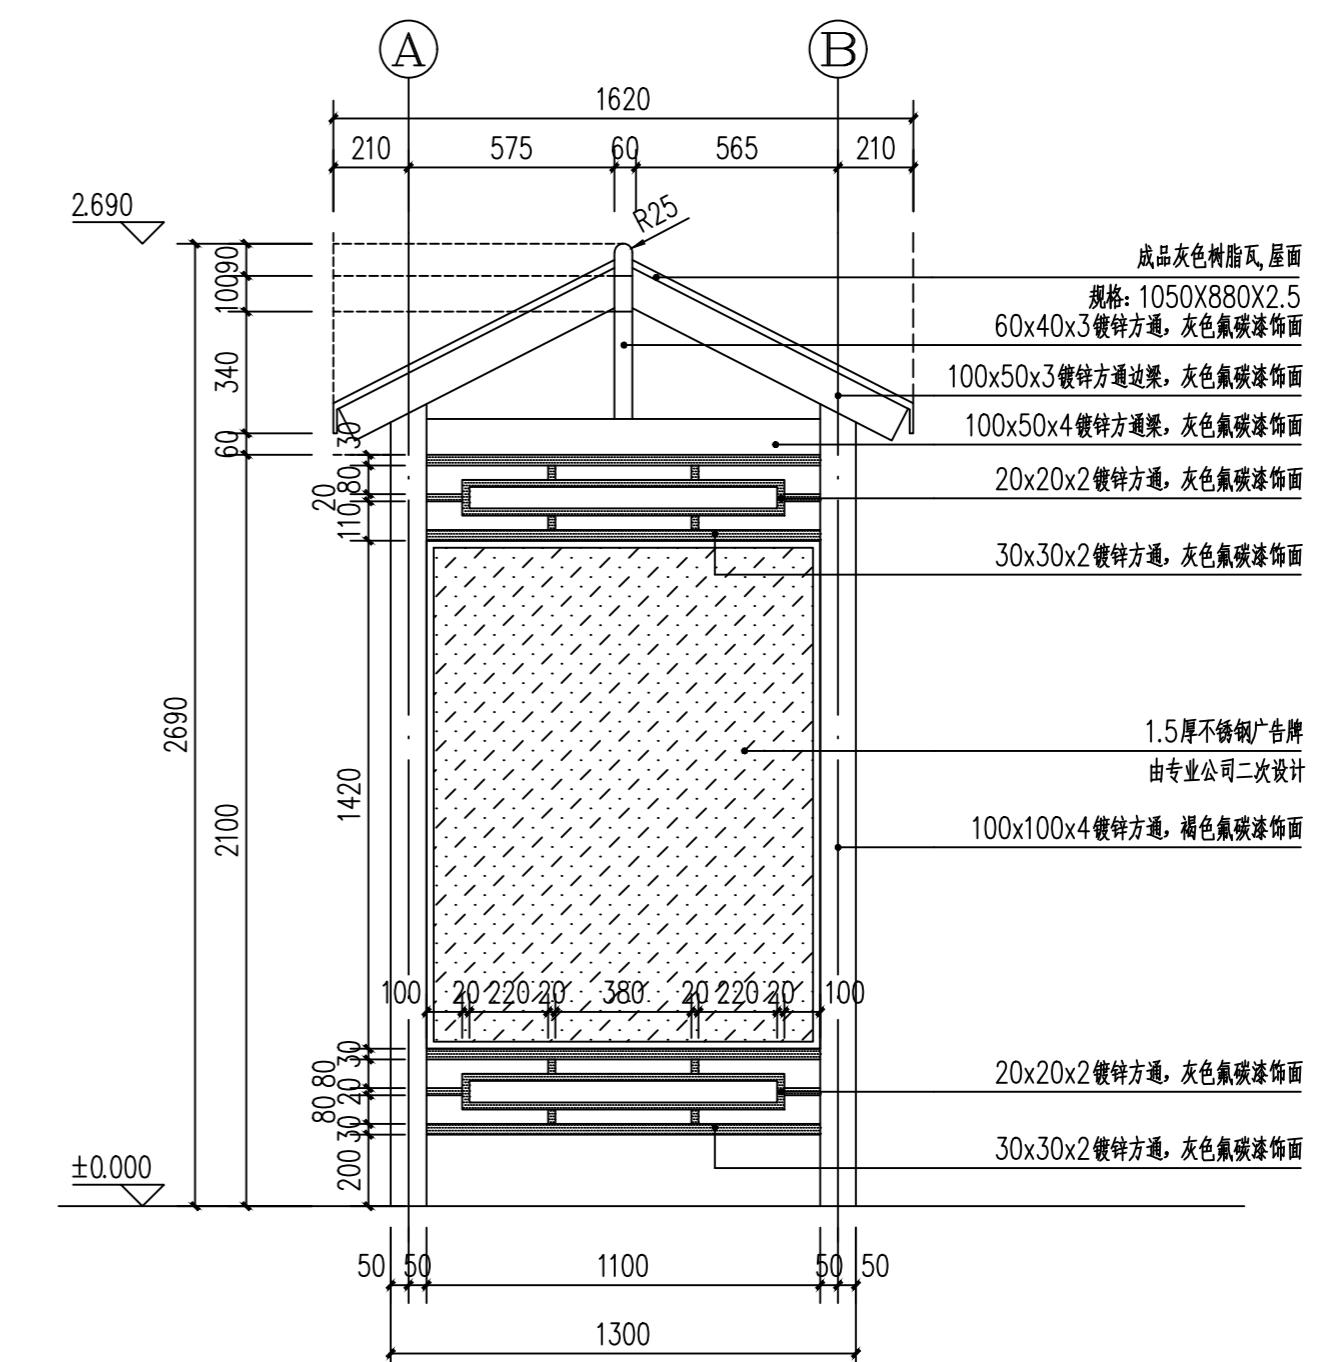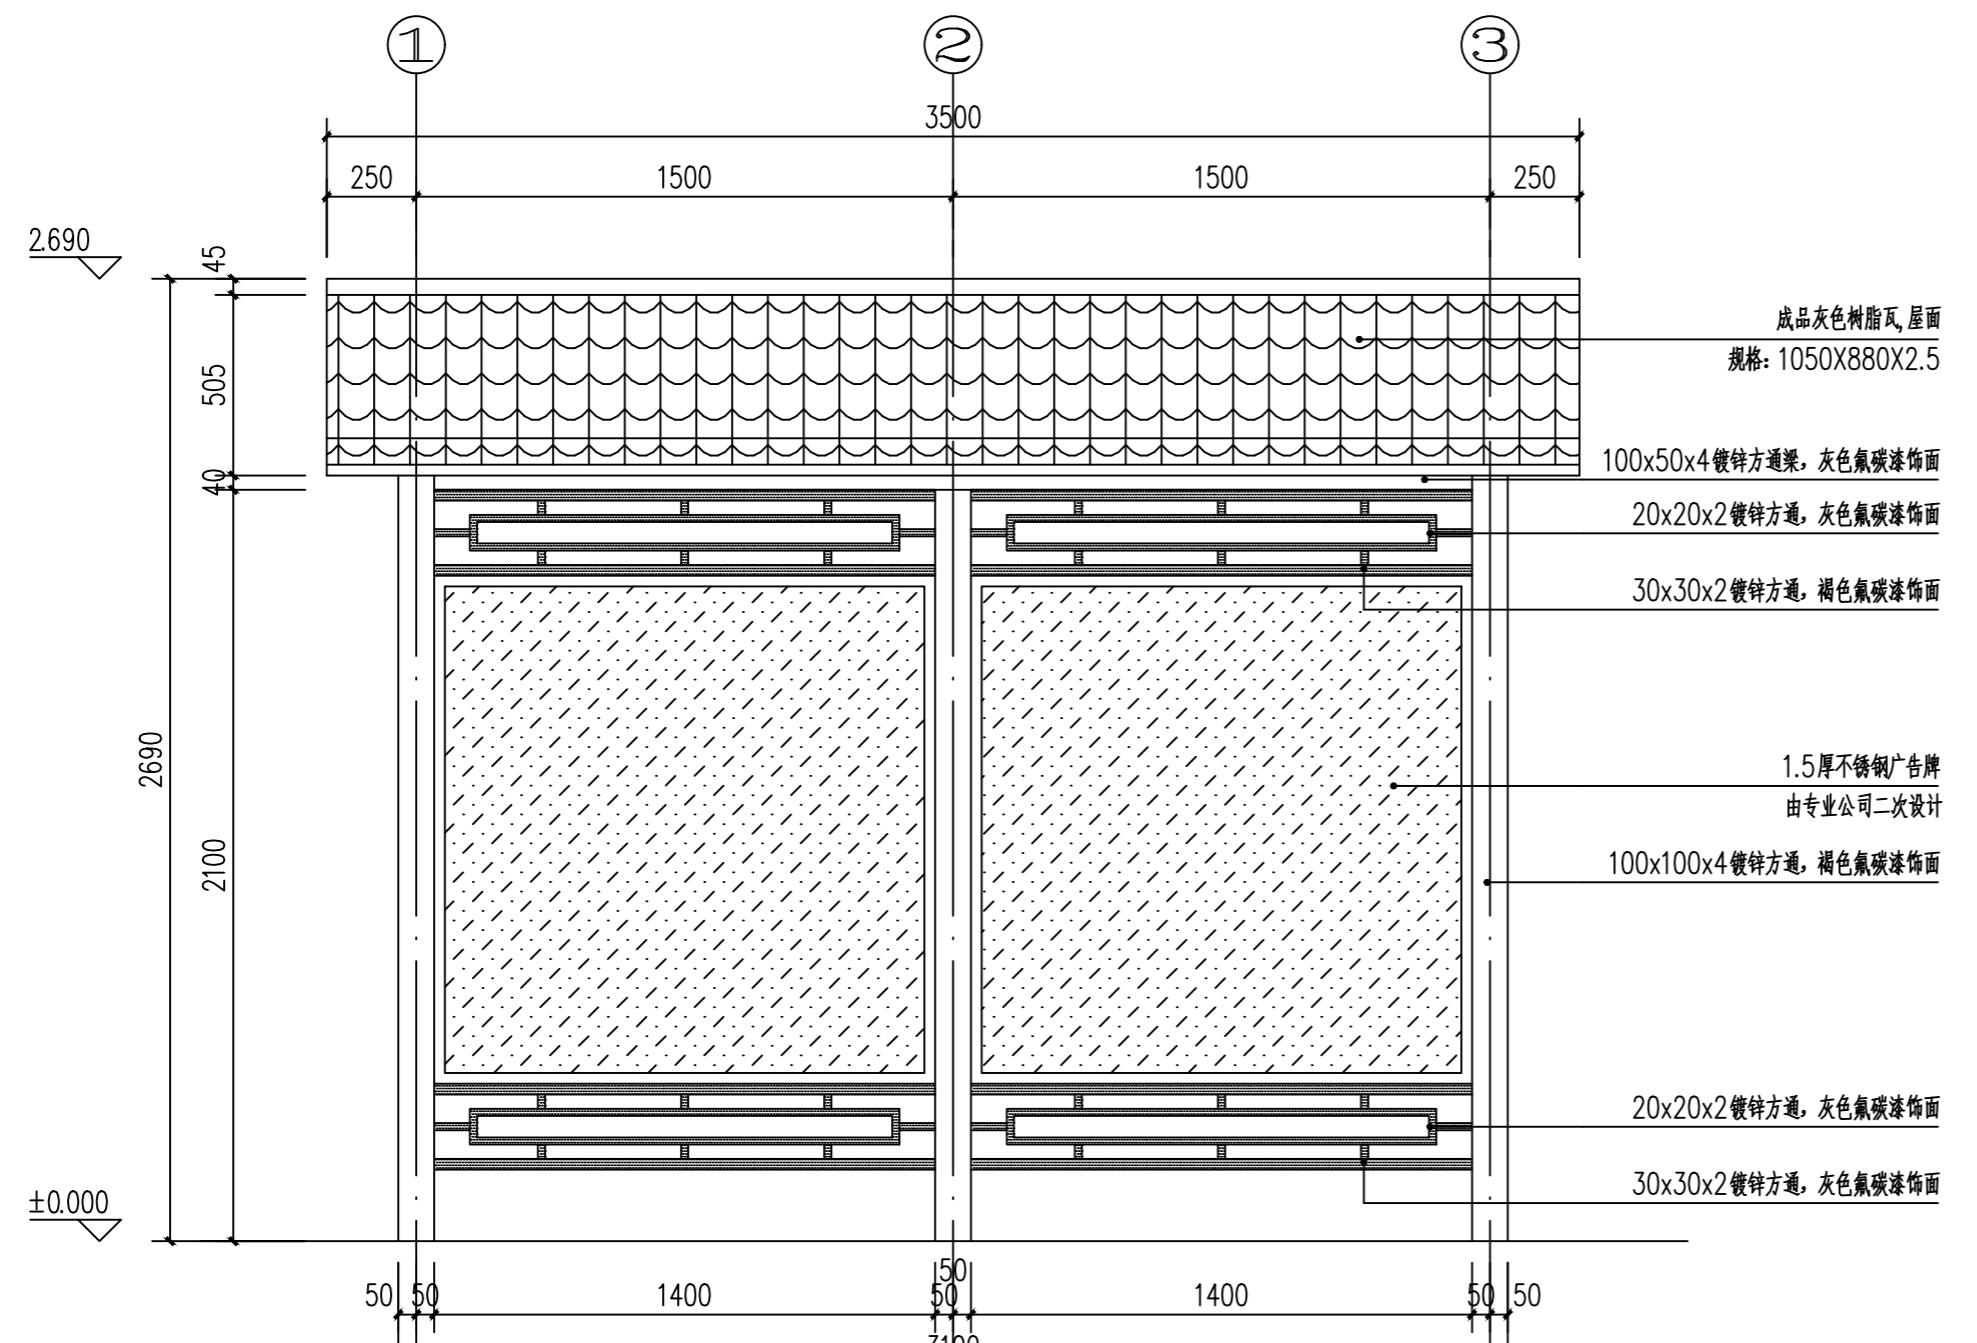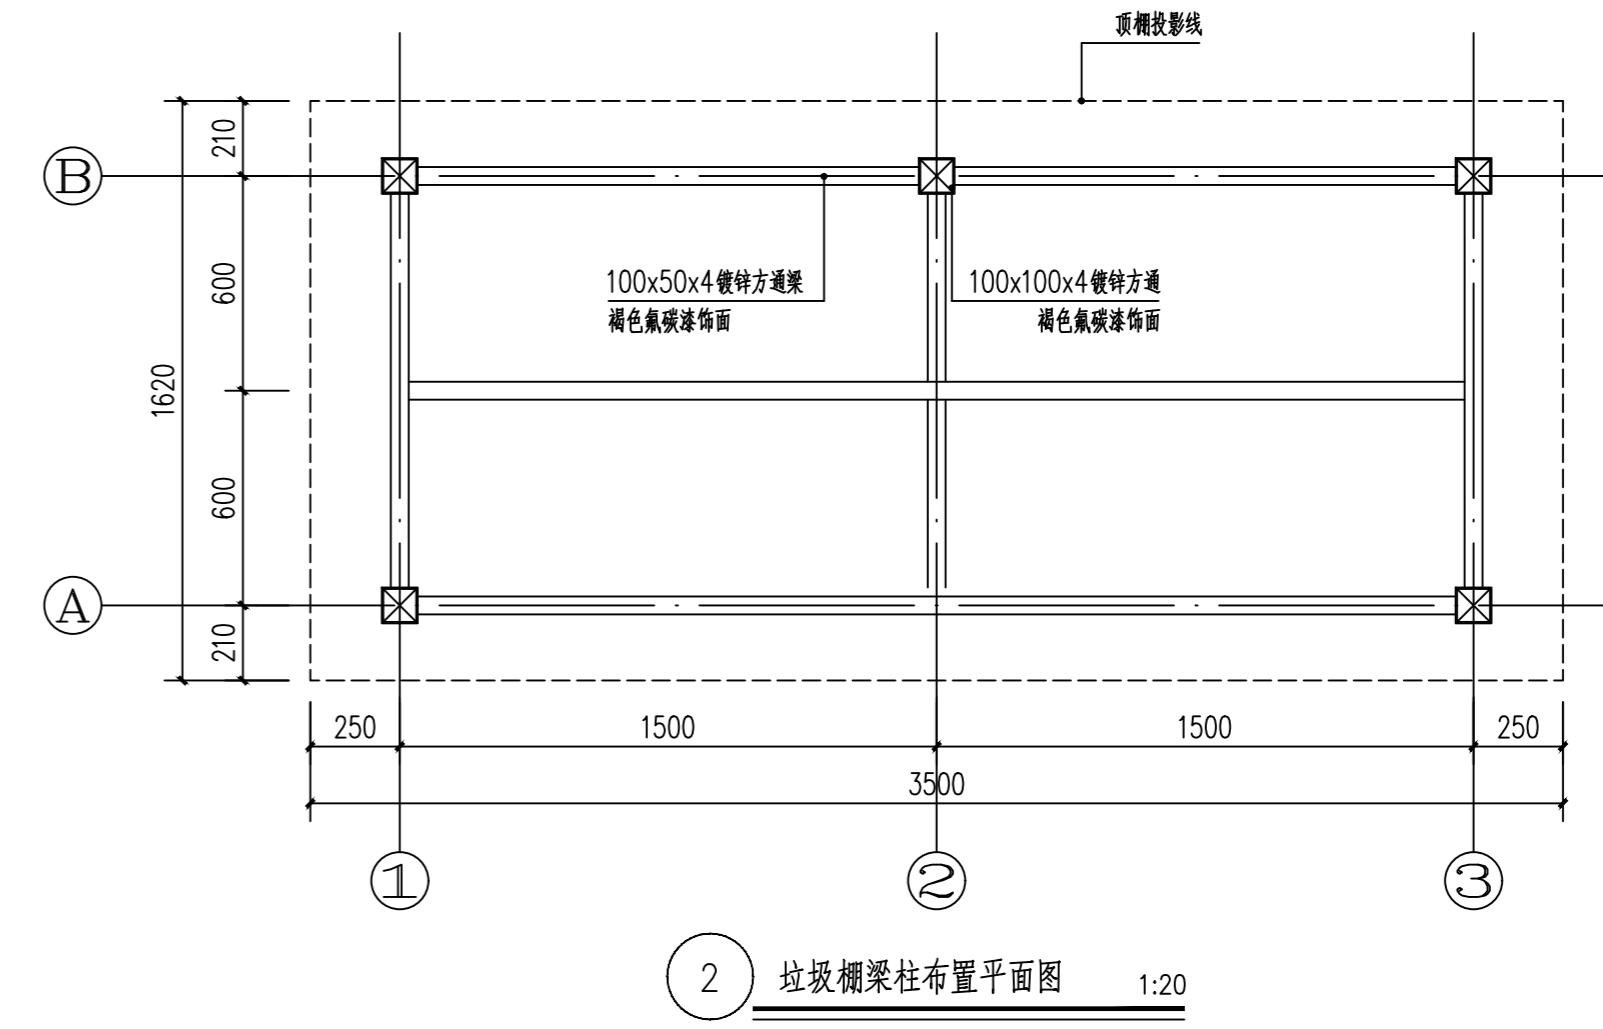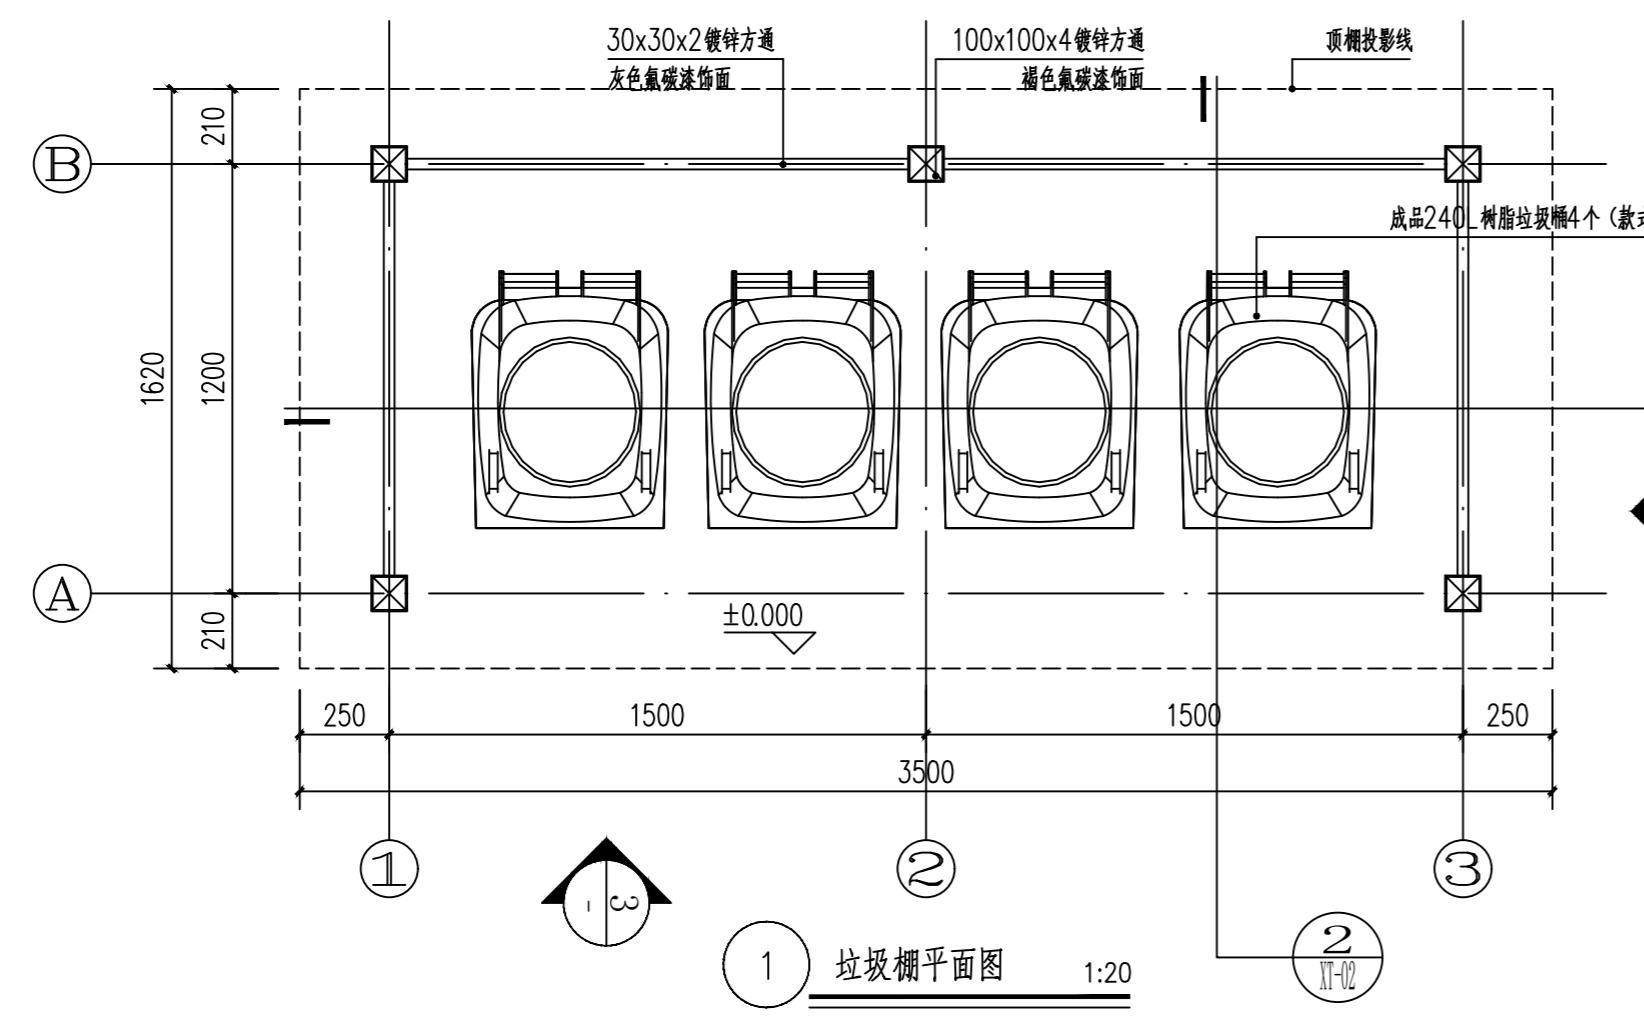

中启信项目咨询有限公司

资质证书编号: A261153697

工程名称

始兴县工业园区垃圾收集棚工程

项目负责人

吴晨晨

设计

吴晨晨

图名

垃圾棚详图一

单项名称

市政工程

专业负责人

吴晨晨

审核

王七四

复核

王七四


日期

2025.12


图号

XT-01

专业	签名	日期	专业	签名	日期

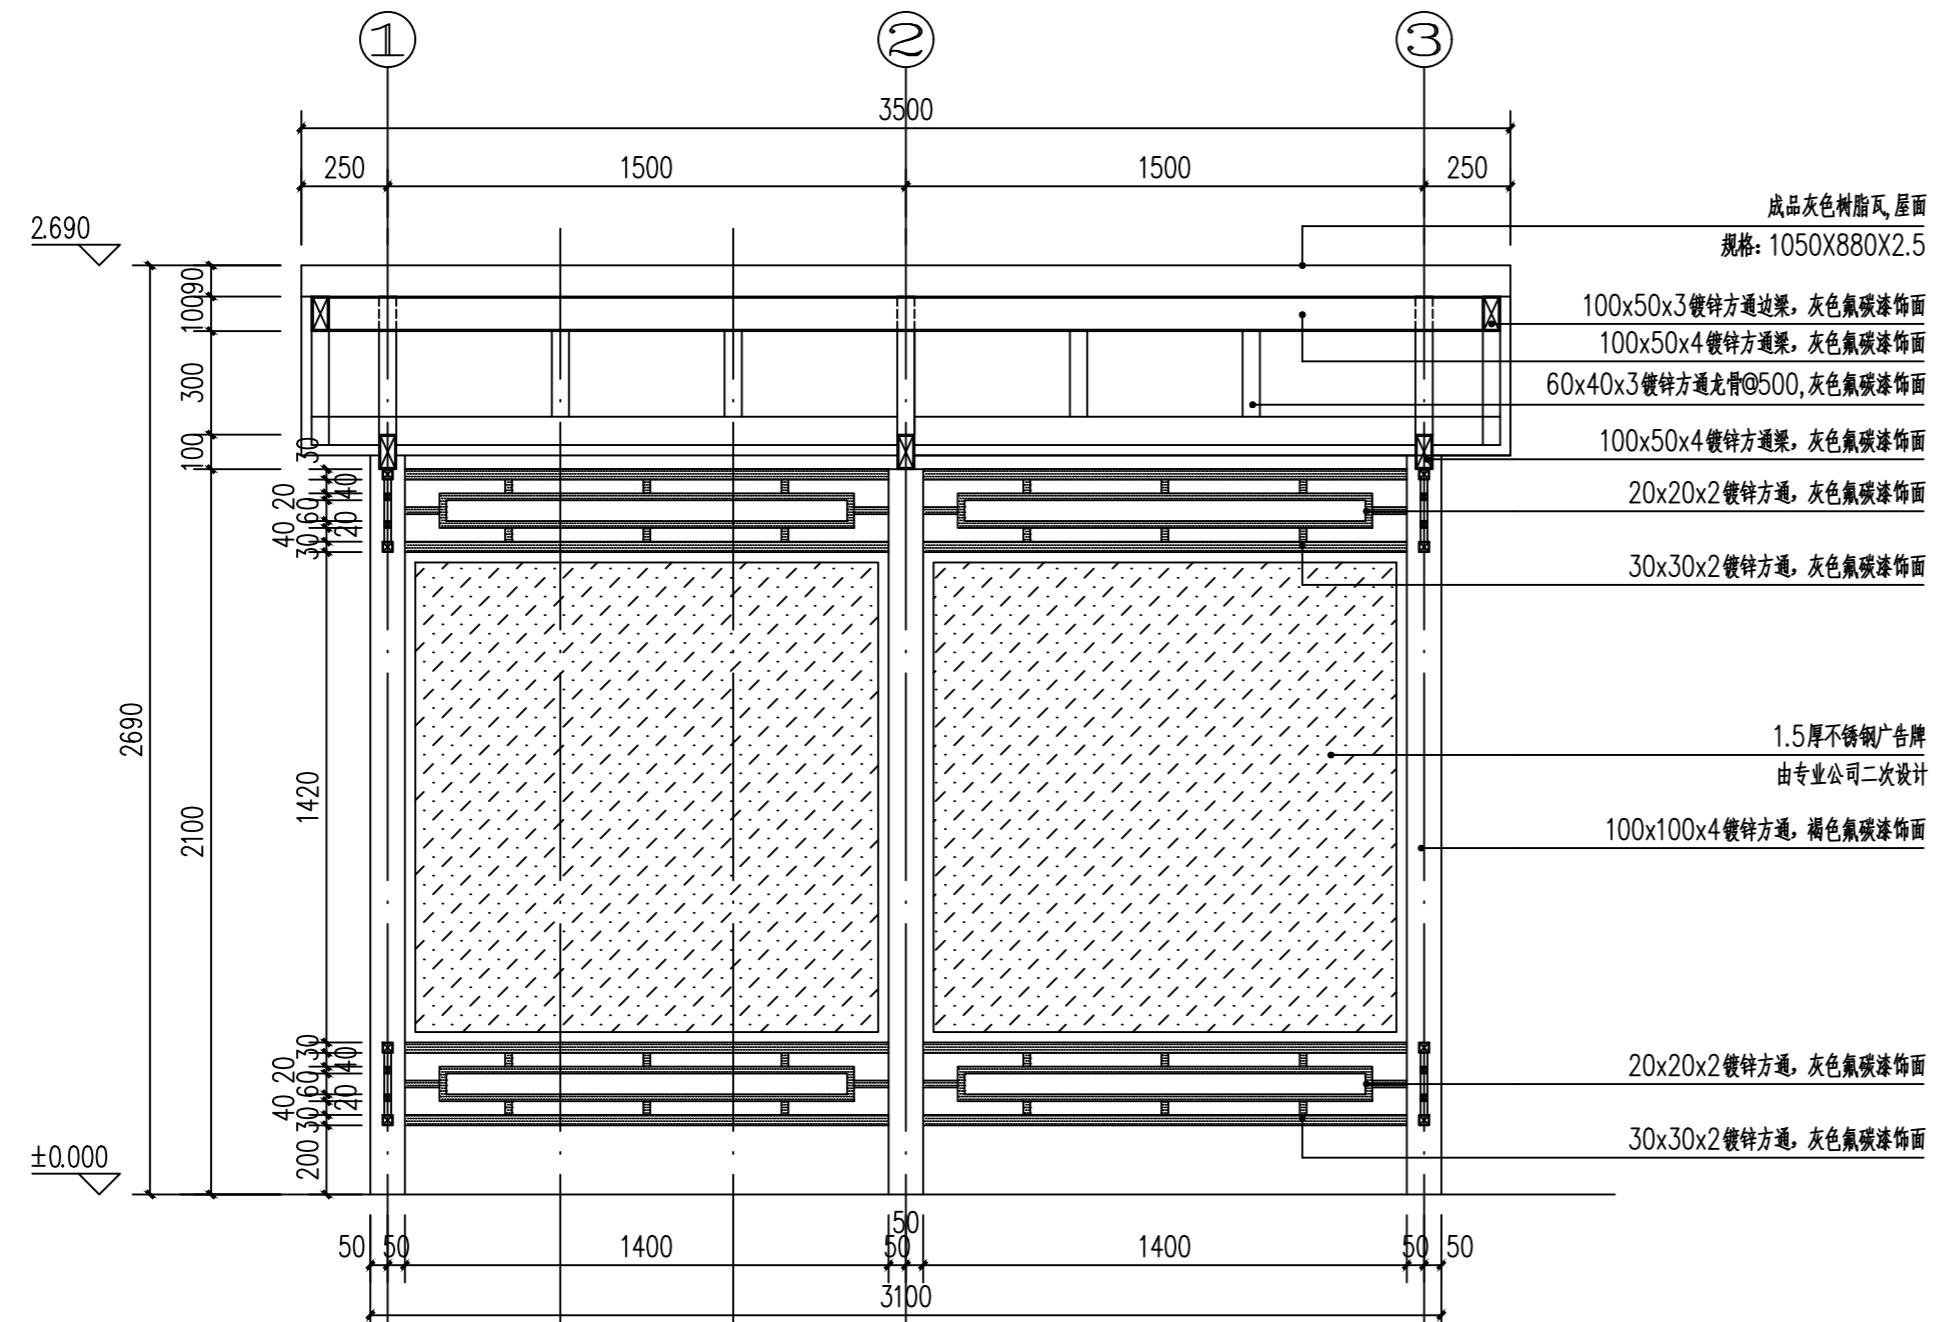


1 垃圾棚剖面图一 1:20

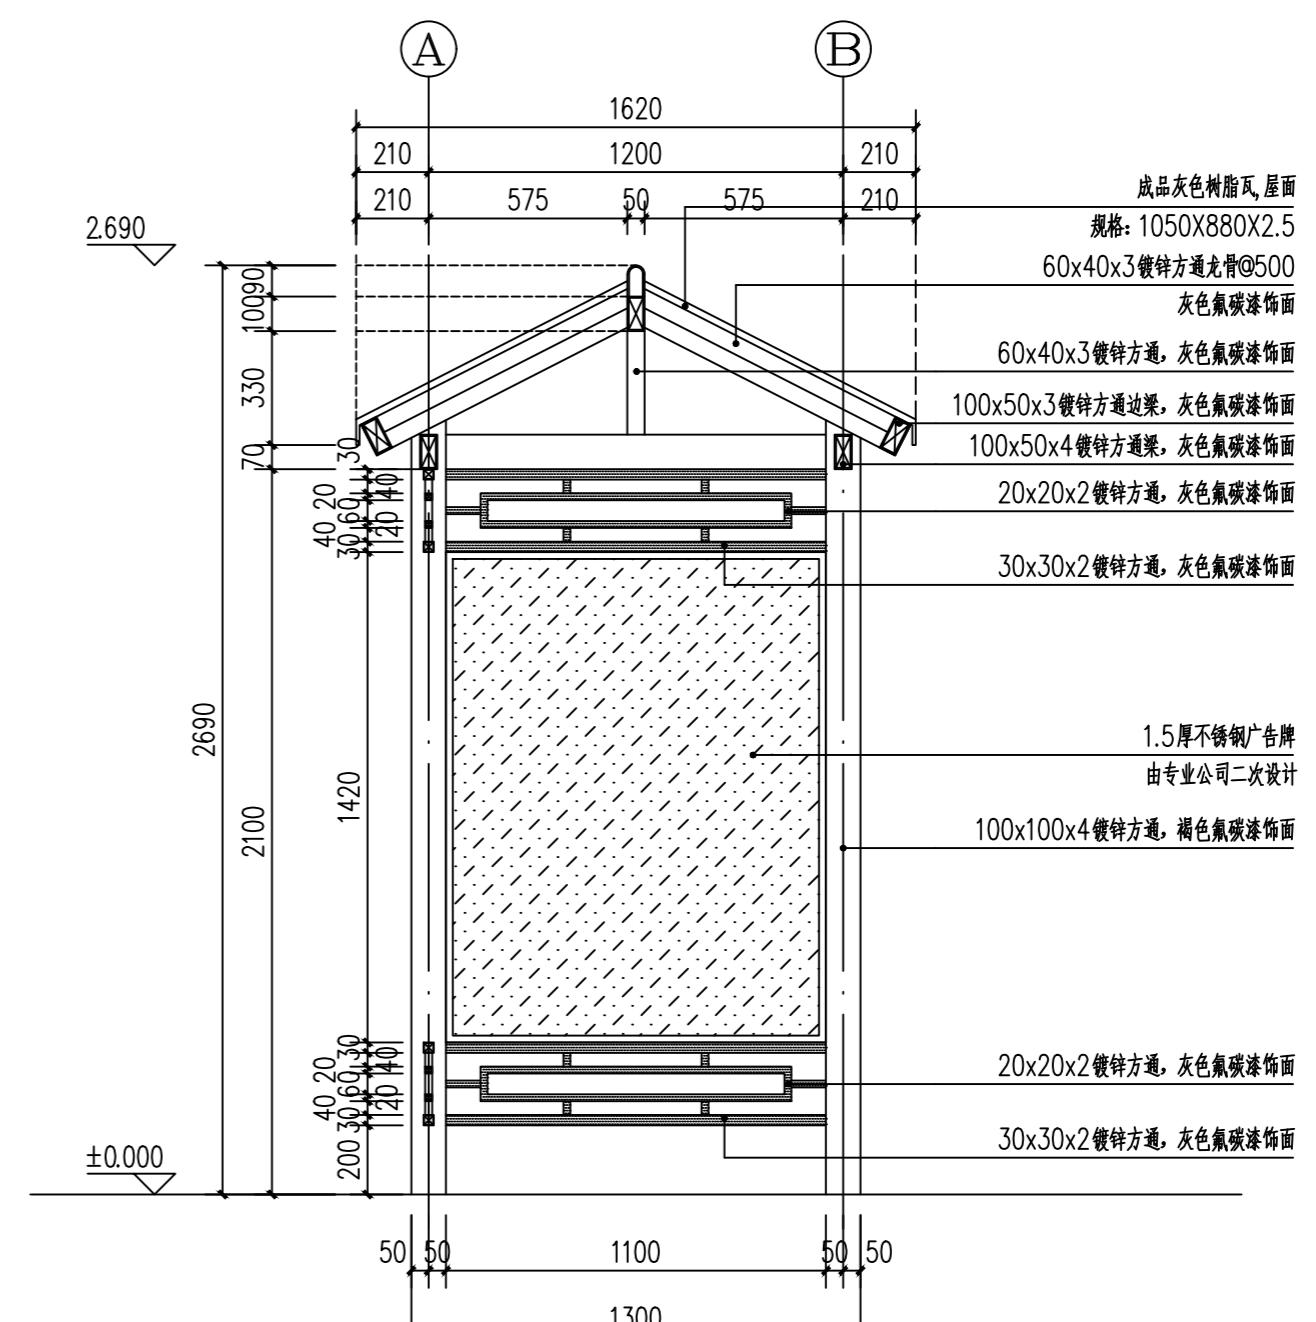

2 垃圾棚剖面图二 1:20




3 成品垃圾桶示意图 1:20

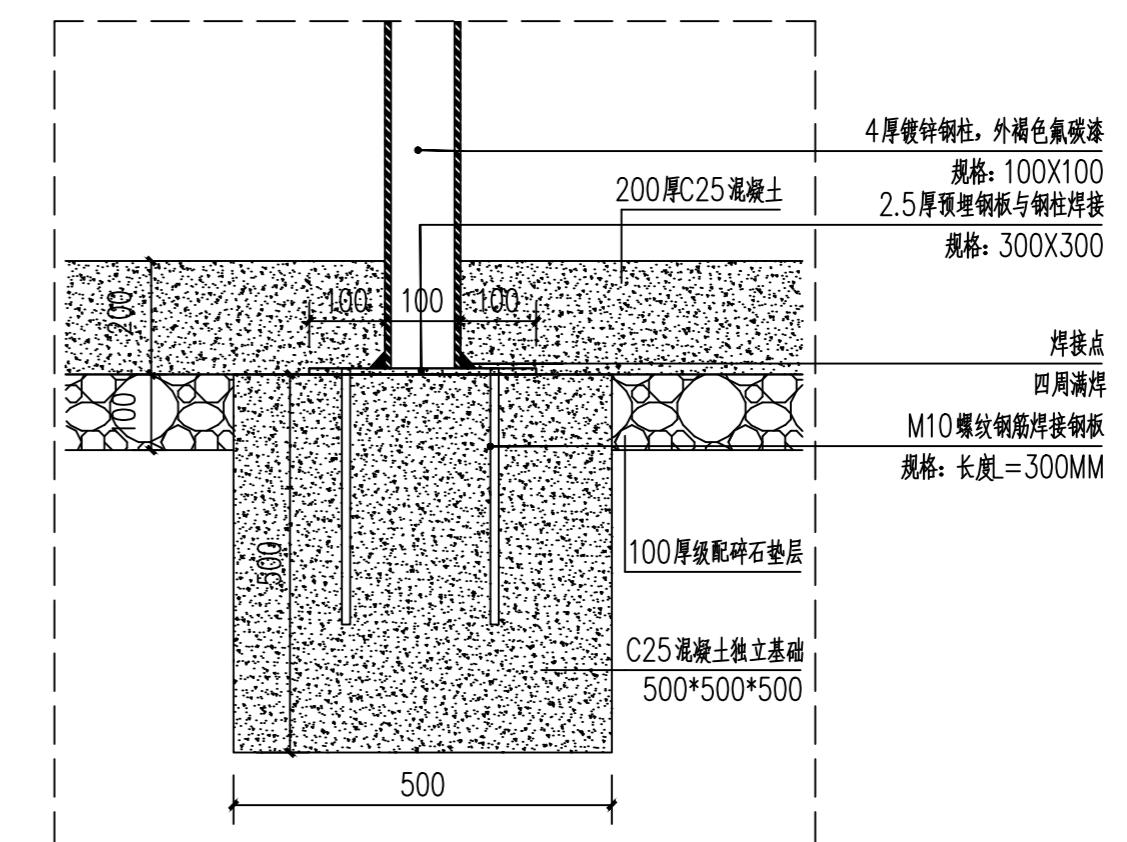


4 柱脚安装大样图大样图 1:10

中启信项目咨询有限公司 资质证书编号: A261153697	工程名称	始兴县工业园区垃圾收集棚工程	项目负责人	吴晨晨	设计	陈海晨	图名	垃圾棚详图二			
	单项名称	市政工程	专业负责人	陈海晨	审核	王十四	复核	王超	日期	2025.12	图号


专业	签名	日期	专业	签名	日期

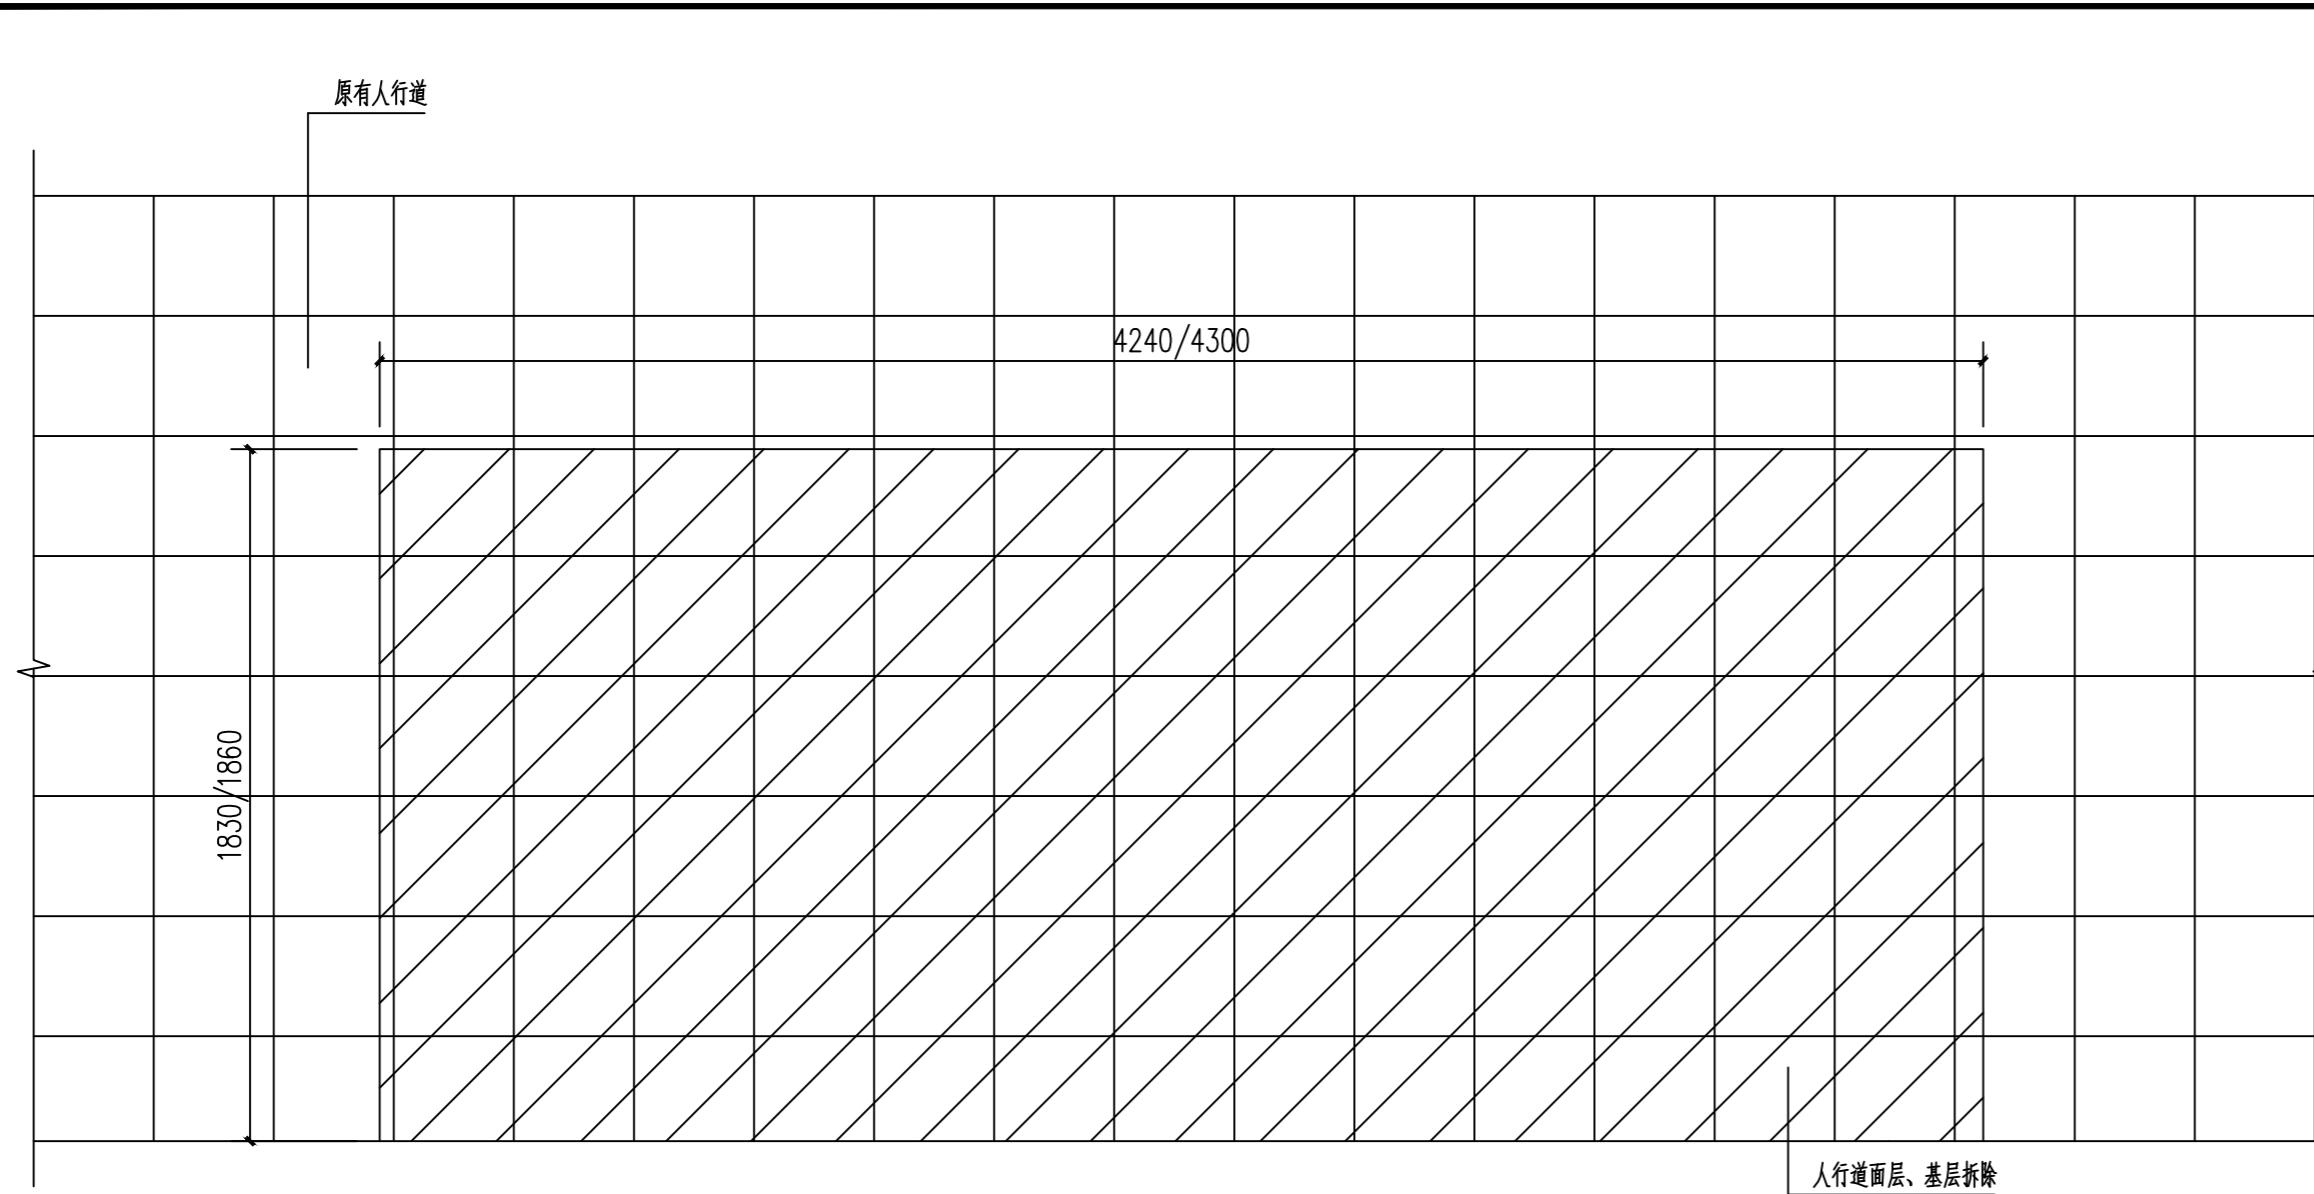


1 人行道拆除平面图 1:20

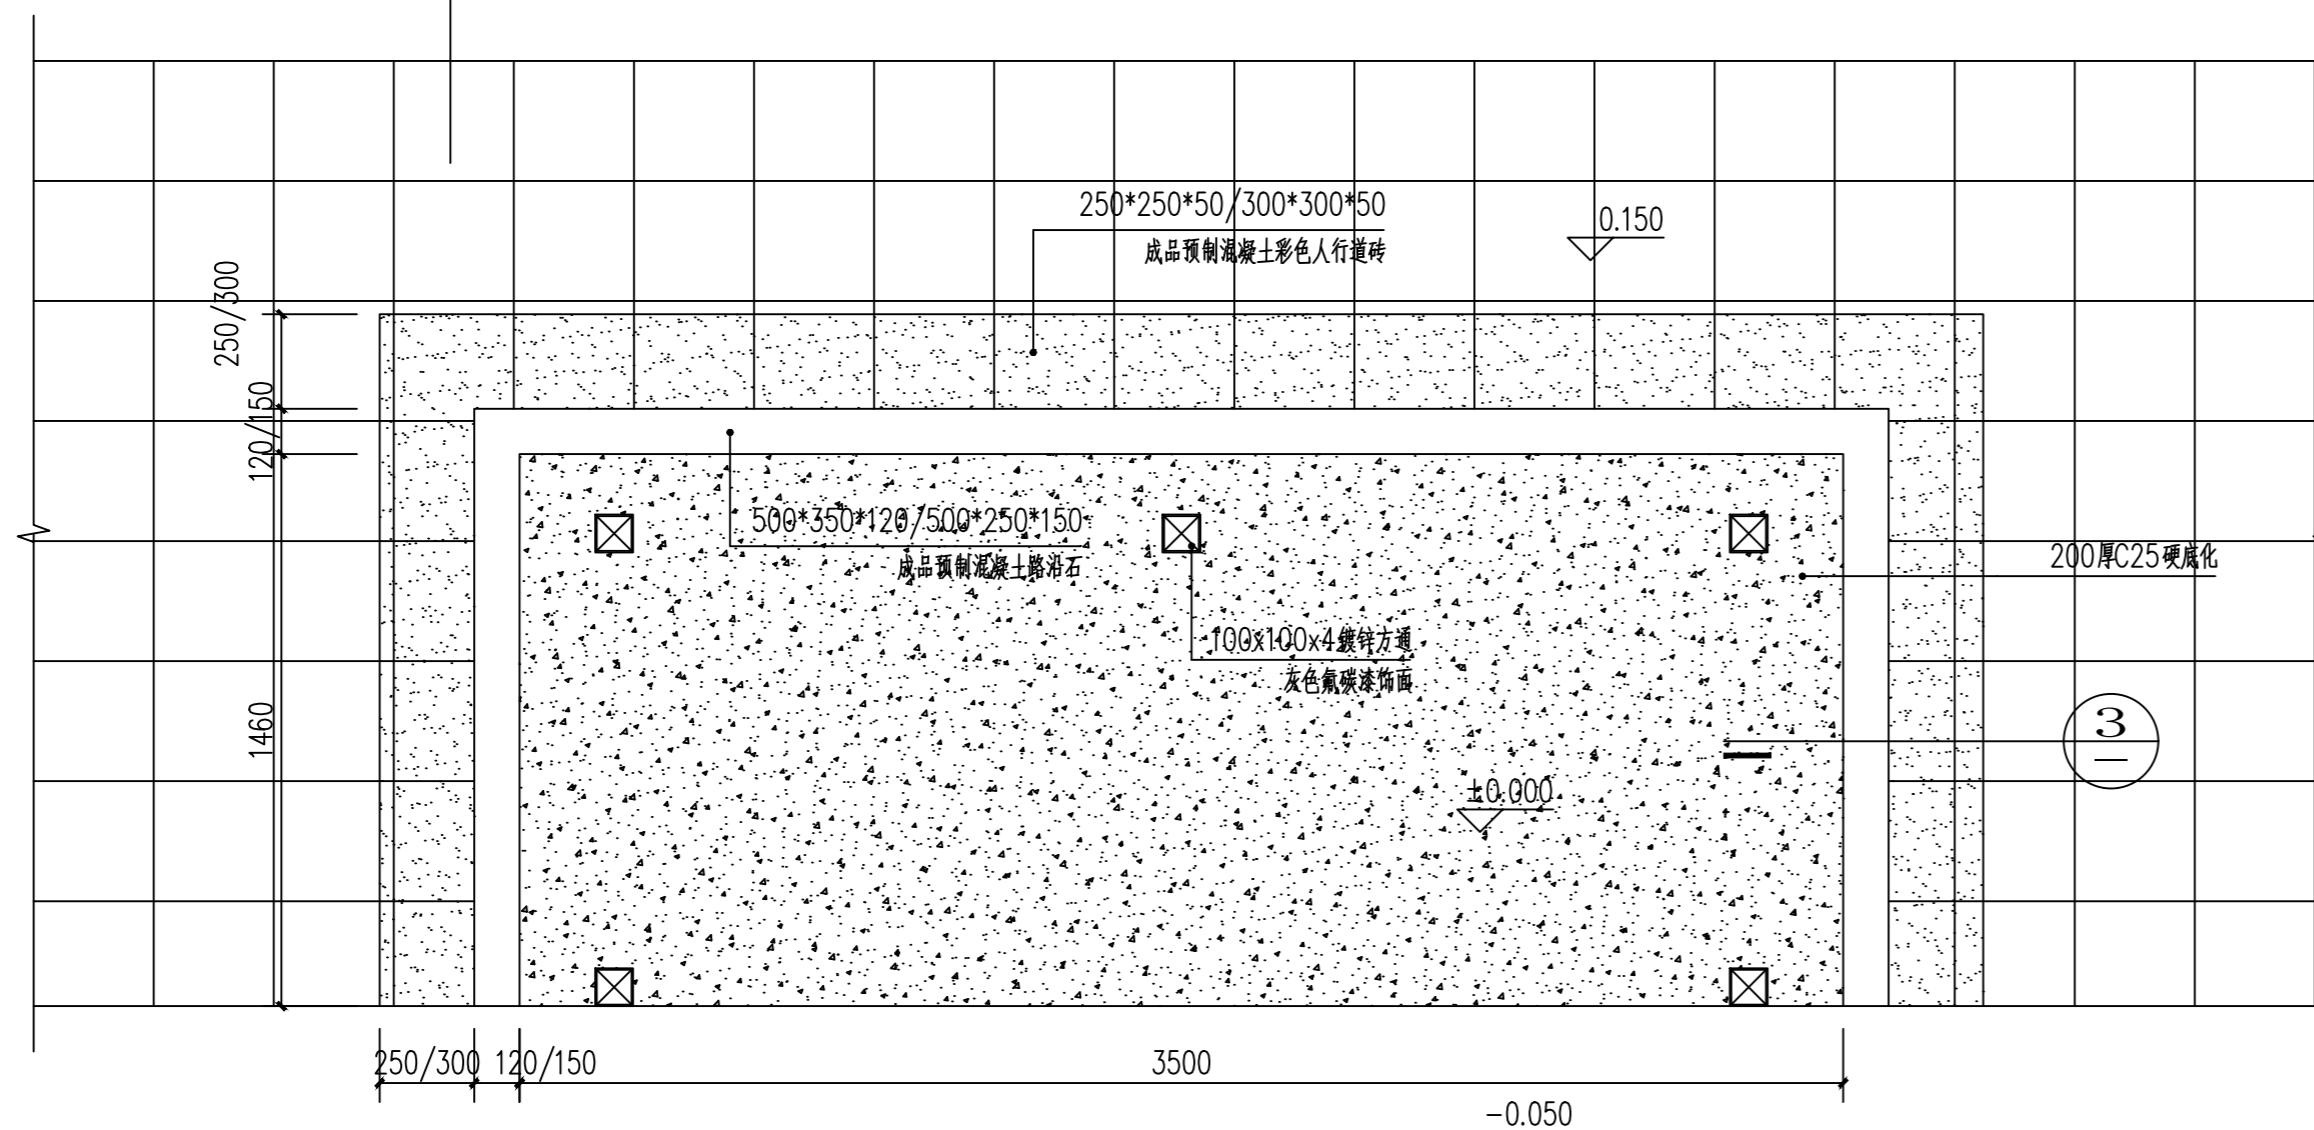

2 人行道修复平面图 1:20

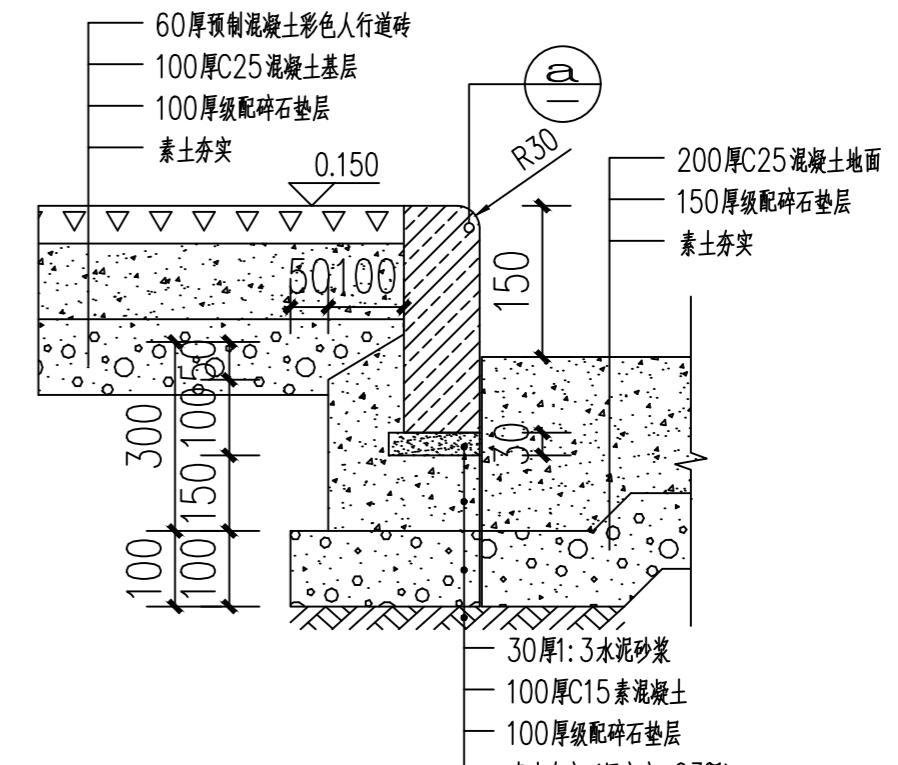

3 人行道修复剖面图 1:10

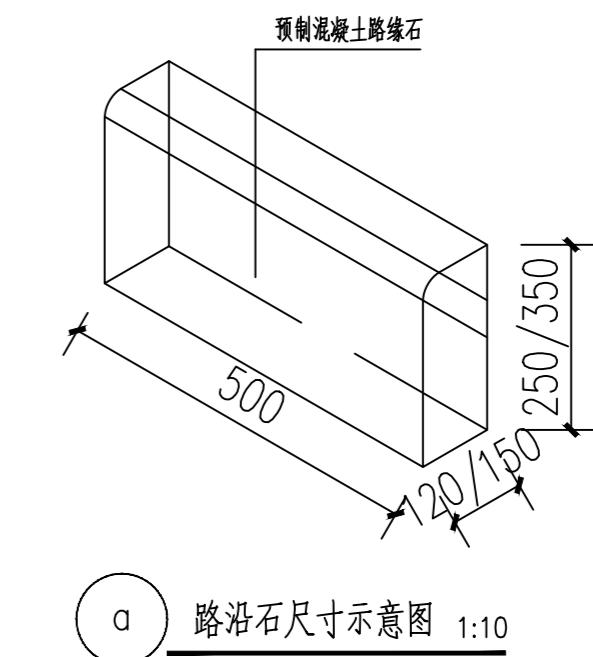

a 路沿石尺寸示意图 1:10

工程量统计表				
名称	单位	数量	位置	备注
垃圾棚	座	34	马市园区: 6座沙水园区: 21座东湖坪园区: 7座	成品240L树脂垃圾桶数量136个, 广告牌工程量: $6.57 \times 34 = 223.38\text{m}^2$
人行道拆除修复1	项	28	水园区: 21项东湖坪园区: 7项	人行道砖规格: 250*250*50路沿石规格: 500*350*120
人行道拆除修复2	项	6	马市园区: 6项	人行道砖规格: 300*300*50路沿石规格: 500*250*150

中启信项目咨询有限公司	工程名称	始兴县工业园区垃圾收集棚工程	项目负责人	吴某晨	设计	吴某晨	图名	垃圾棚详图三			
	单项名称	市政工程	专业负责人	吴某晨	审核	王七四	复核	王七四	日期	2025.12	图号

资质证书编号: A261153697

XT-03