


暖通给排水结构	ARCHITECTURE				电气弱电总图	ELECTRICAL TELECOM SITE PLAN
---------	--------------	--	--	--	--------	------------------------------

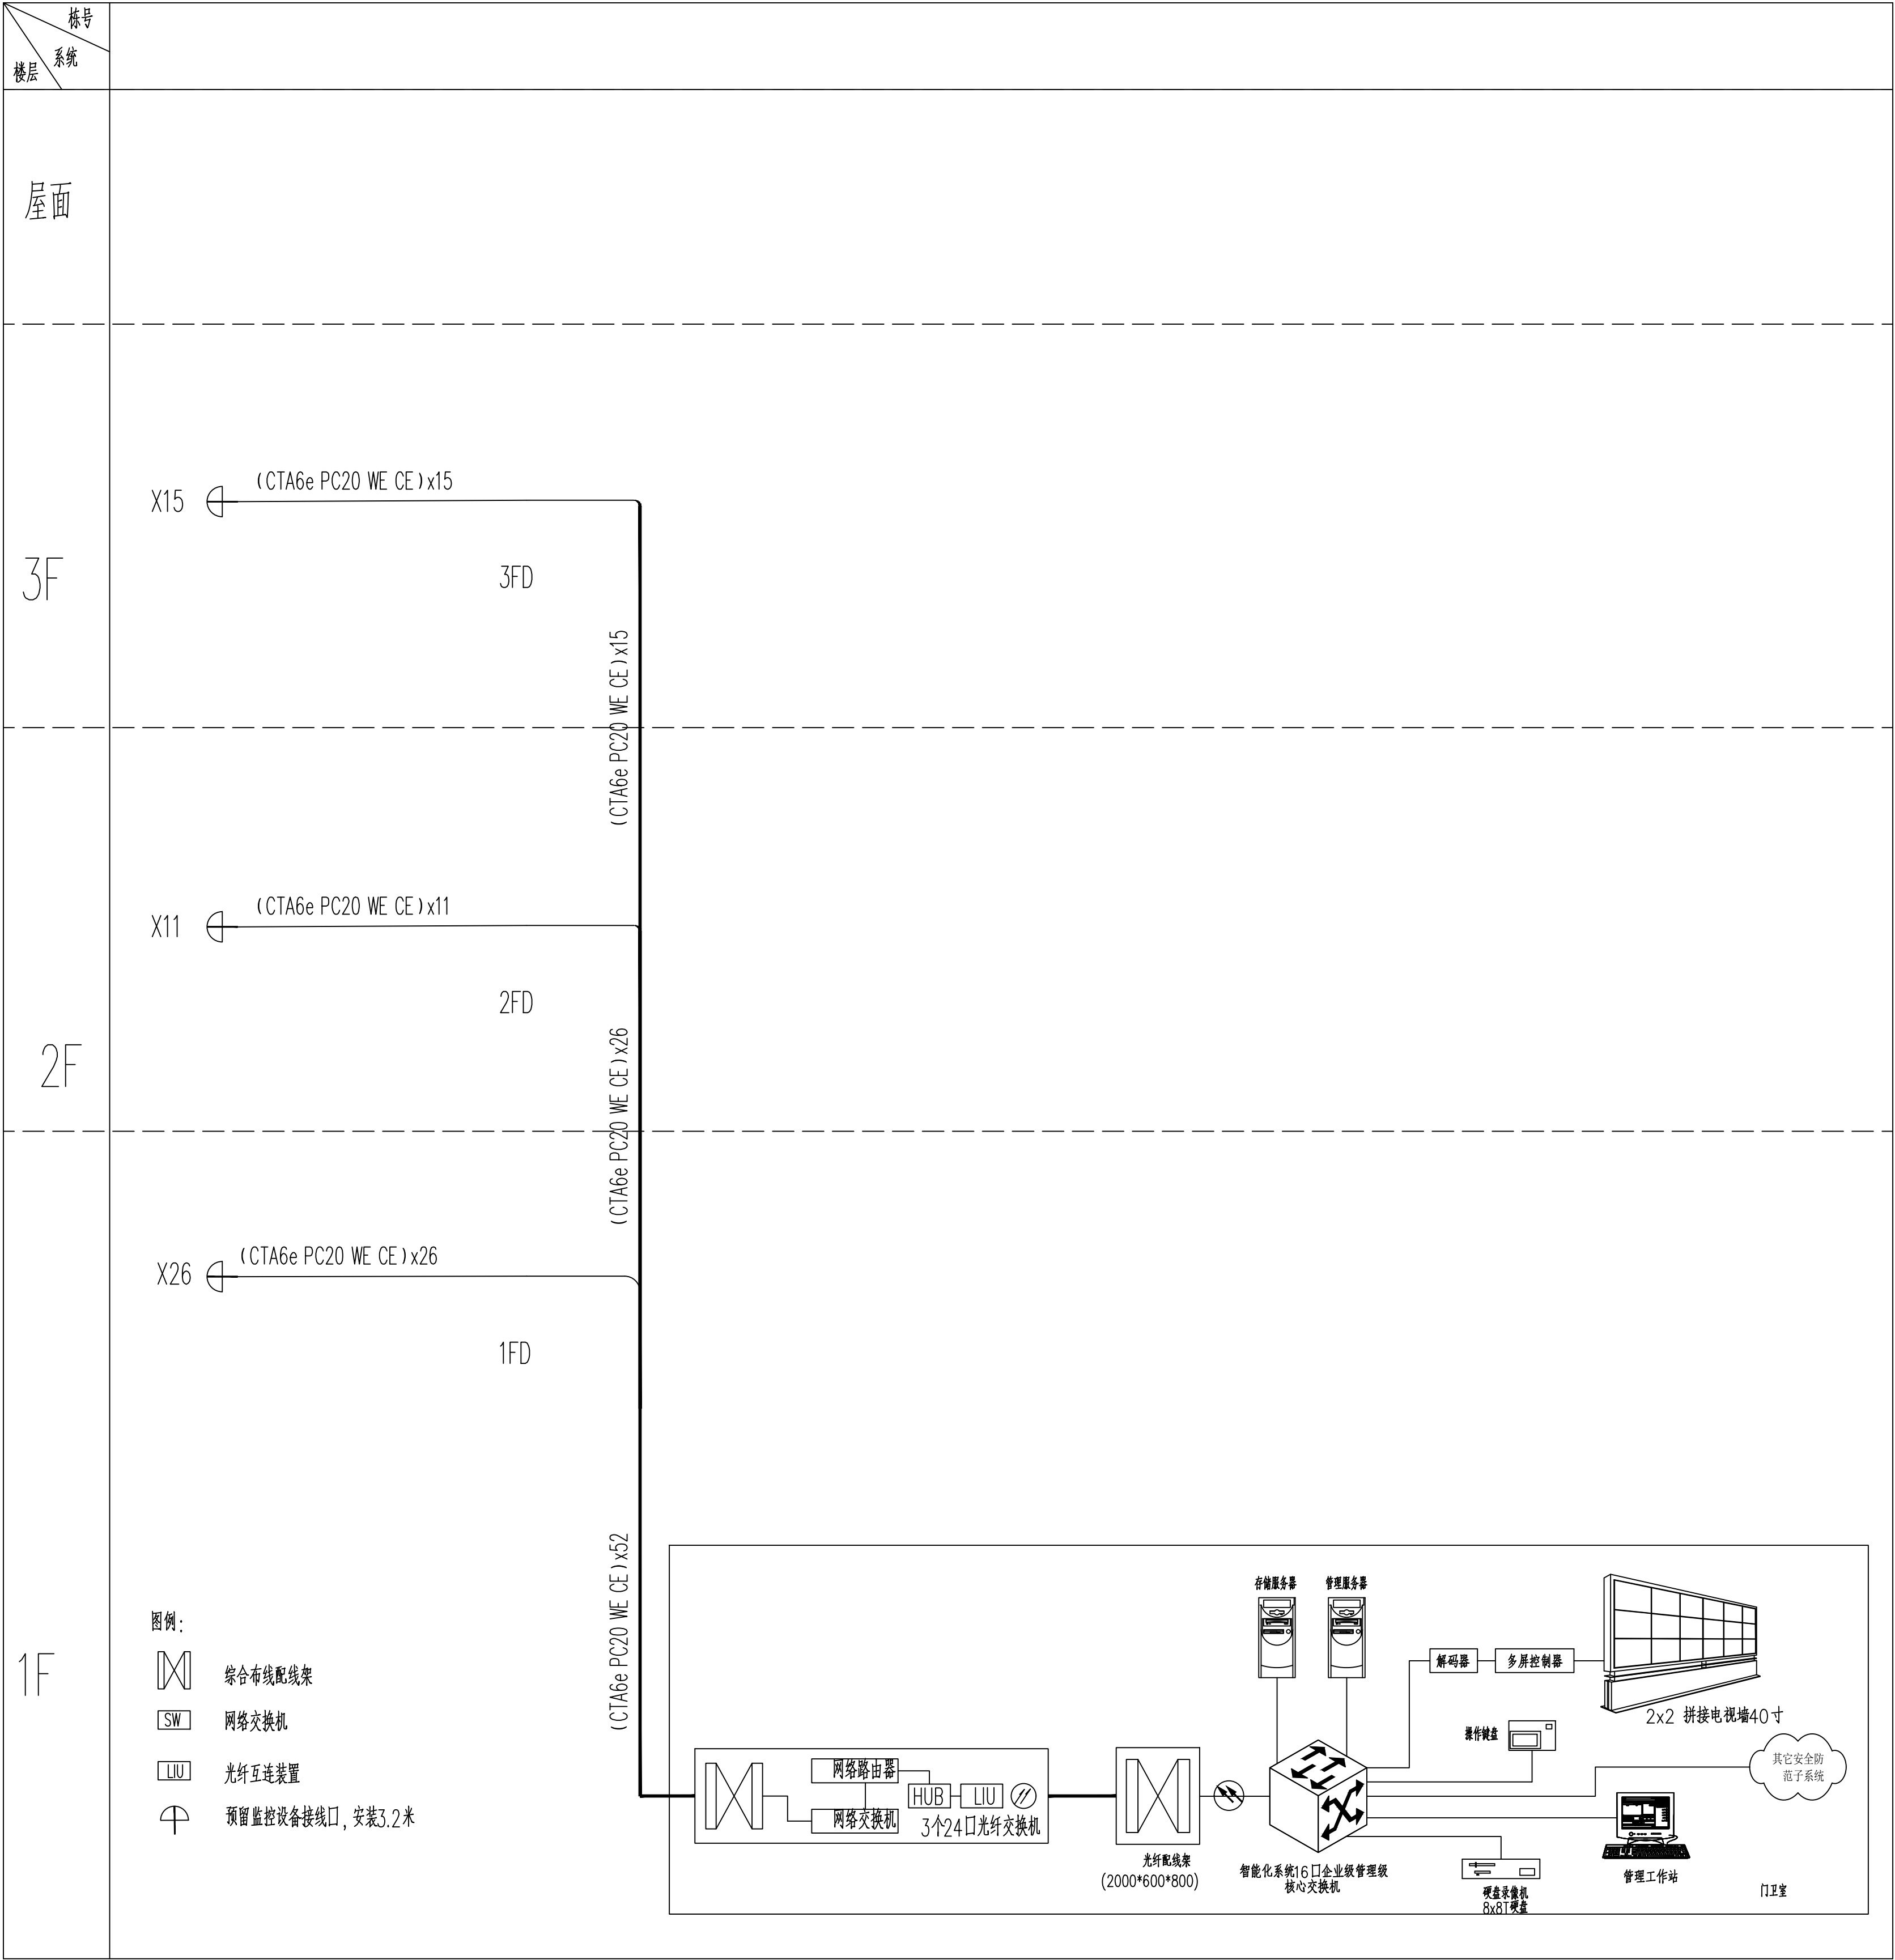

全数字型安防监控系统图

备注：监控系统本次设计只敷设线路预留，不含终端设备和末端设备

 HANGZHOU HUANGPU ARCHITECTURAL DESIGN INSTITUTE CO., LTD.					
广州黄埔建筑设计院有限公司					
☐ 建筑工程设计甲级证书号：A244018920 ☐ 城乡规划编制乙级证书号：粤自资规乙字22440022 ☐ 工程勘察设计乙级证书号：B244056666 ☐ 市政行业设计乙级证书号：A244018920 ☐ 风景园林设计乙级证书号：A244018920					
合作单位：					
图纸用途：					
所有图纸均为本公司的财产，未经许可不准复制或施工单位应就对图款式与方向建筑的报告做施，此图式的建筑名称不能用作他处。					
平面位置示意 Key Plan					
附注：					
注册章 Stamp for Certified					
工程设计出图专用章 Stamp for Engineering Design					
建设单位 Client 始兴县司前镇人民政府					
工程名称 Proj. Name 司前原切片厂标准厂房配套工程项目					
子项名称 Sub-Project Name					
审 定 Approved		李绍贵		李绍贵	
审 核 Examined		吴伟民		吴伟民	
项目负责 Proj. Architect		韦 奔		韦 奔	
专业负责 Special Field in Charge		许业超		许业超	
校 对 Design Checked		许业超		许业超	
设 计 Design		罗岩辉		罗岩辉	
第 一 图 Drawn					
图纸名称 Drawing title 全数字型安防监控系统图					
图 别 DWG. STYLE		施工图		专 业 Discipline	
设计编号 Design NO.				比 例 Scale	
图 号 DWG. NO.		RS-03		日 期 Date	
				1:100 2025.04	