



 
建筑给水排水工程	ARCHITECTURE STRUCTURE PLUMBING MECHANICAL	电气弱电总图	ELECTRICAL. TELECOM SITE PLAN
----------	---	--------	-------------------------------------

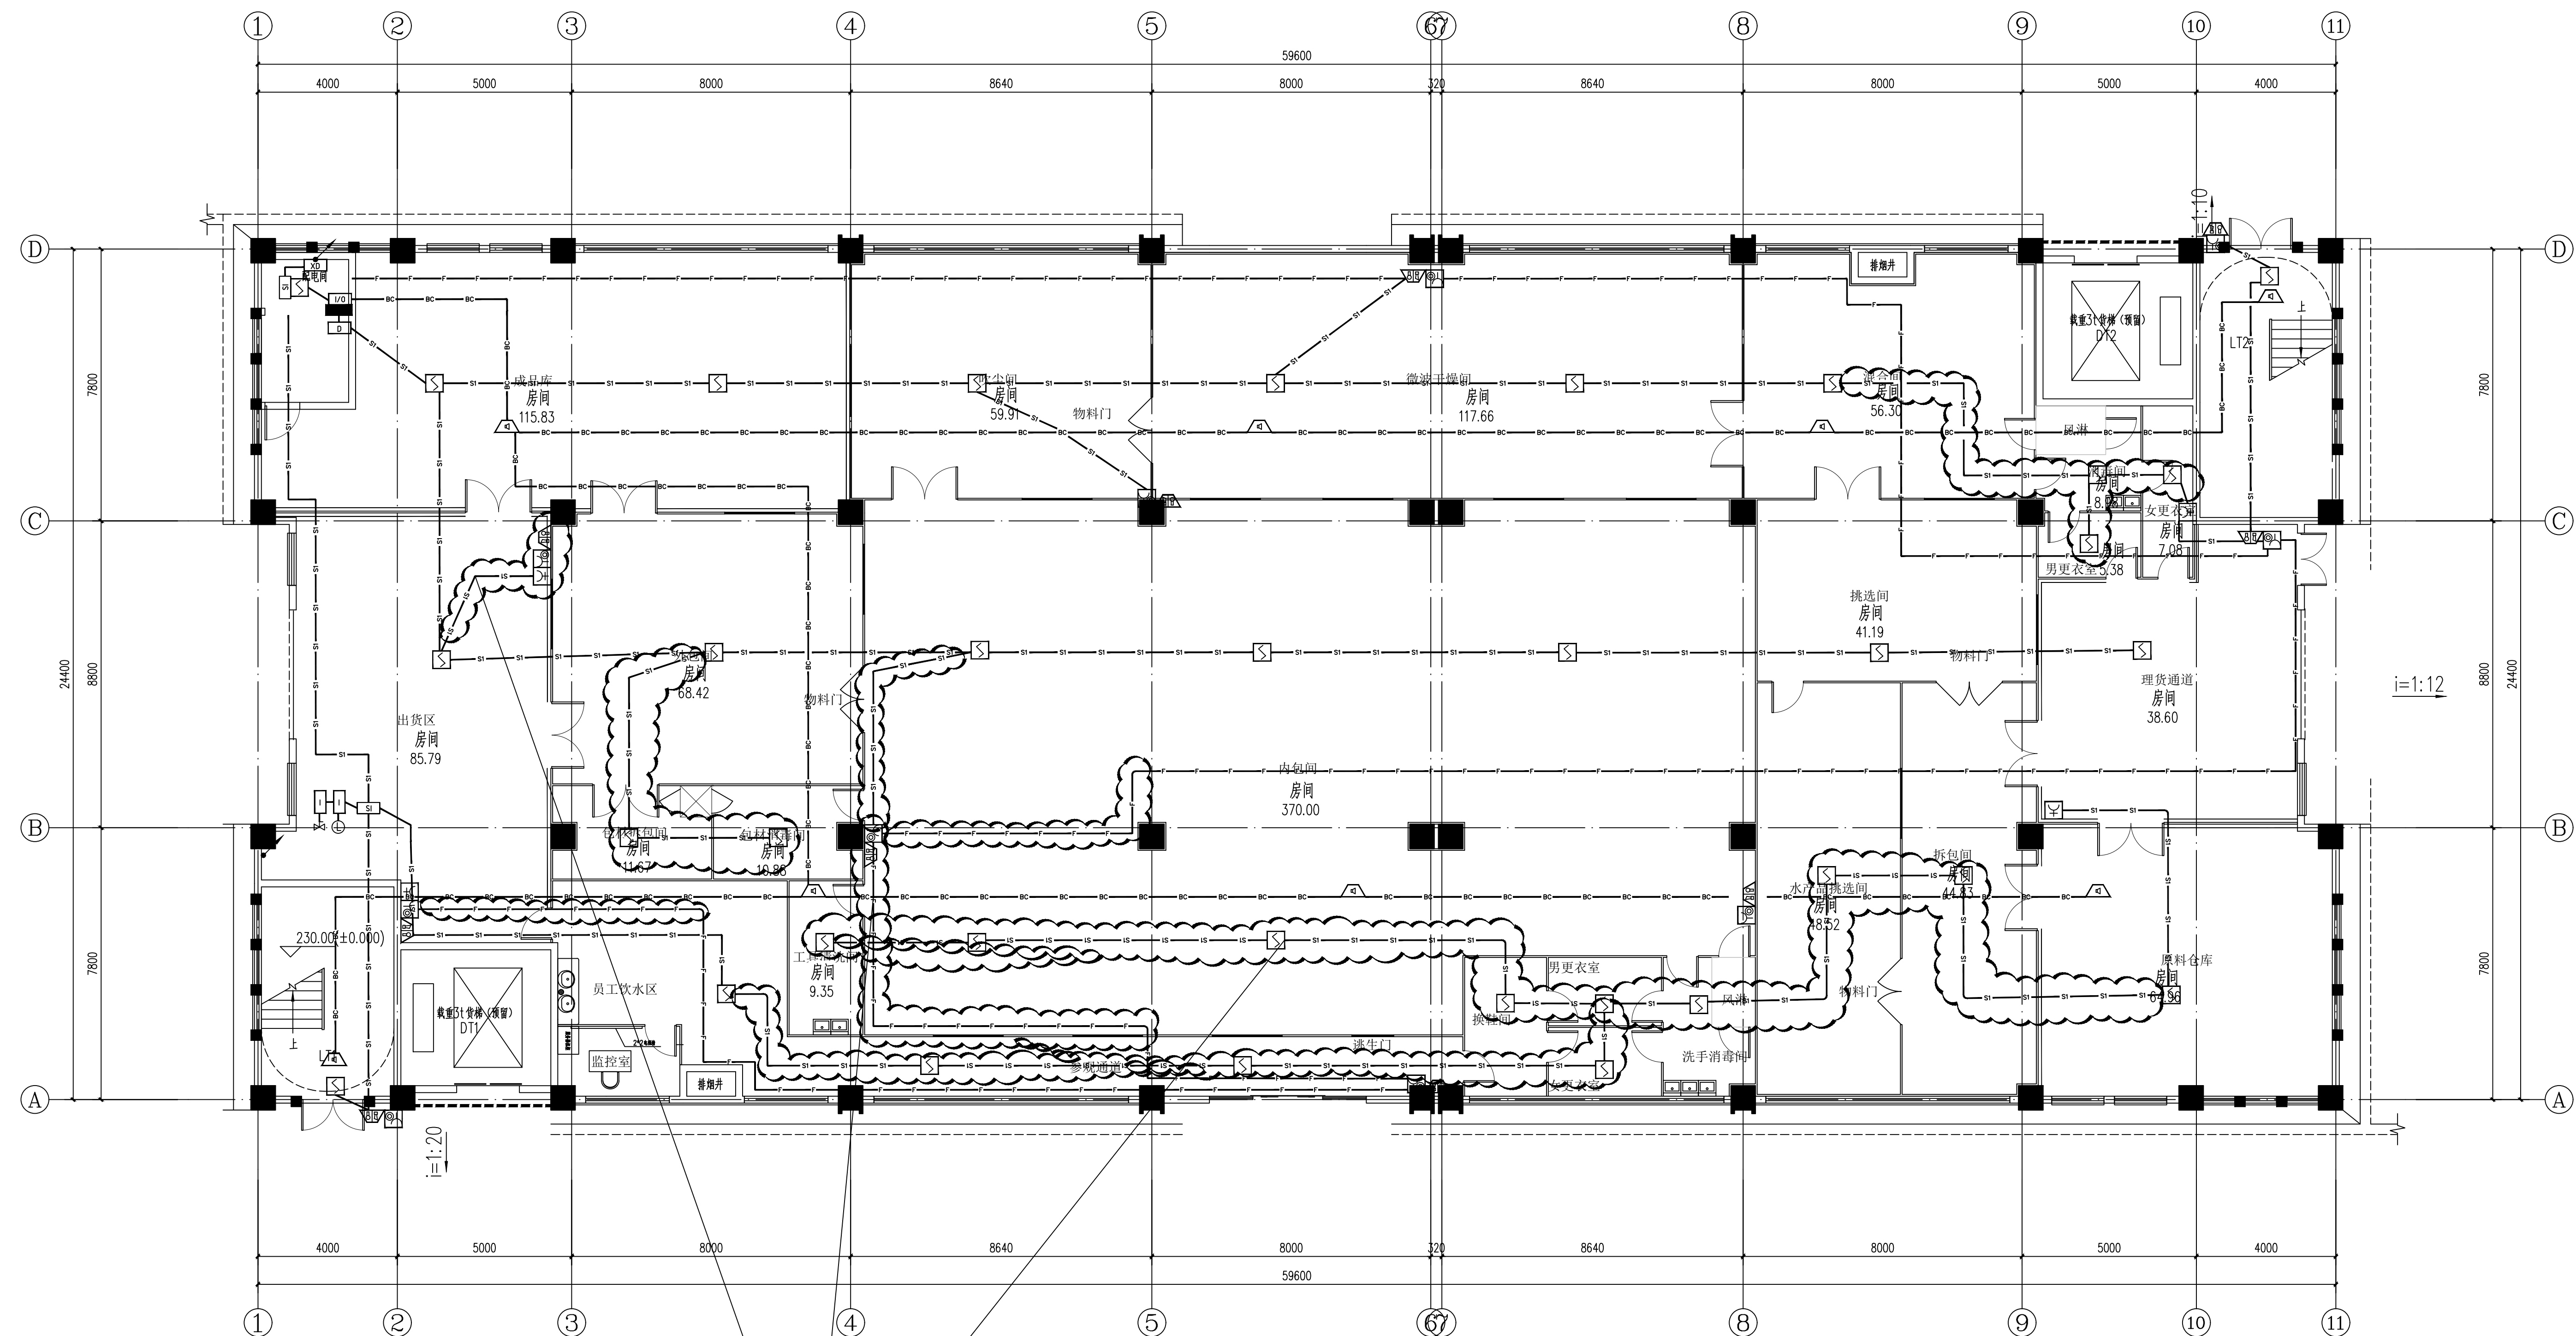

一层消防自动报警平面图 1:100

云线范围新增烟感消火栓按钮声光报警器及线路

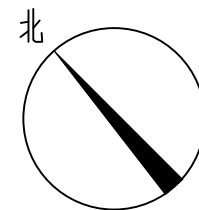

 广州黄埔建筑设计院有限公司 GUANGZHOU HUANGPU ARCHITECTURAL DESIGN INSTITUTE CO., LTD			
☐ 建筑工程专业设计甲级证书号: A244018920 ☐ 城乡规划编制乙级证书号: 粤自资规乙字22440022 ☐ 工程勘察设计乙级证书号: 8244056666 ☐ 市政行业设计乙级证书号: A244018920 ☐ 风景园林设计乙级证书号: A244018920			
合作单位:			
图纸用途:			
所有图纸均为本公司版权所有, 未经许可不得复制或施工单位应标注图 纸设计单位名称和图号, 违者必究。此图未标注图号, 请务必标注图号。			
平面位置示意 Key Plan			
附注:			
注册章 Stamp for Certified			
工程设计出图专用章 Stamp for Engineering Design			
建设单位 Client			
始兴县司前镇人民政府			
工程名称 Proj. Name			
司前镇原切片厂标准厂房配套设施工程项目			
子项名称 Sub-Proj. Name			
审查 Approved	李绍贵	李绍贵	
审核 Examined	吴伟民	吴伟民	
项目负责人 Proj. Architect	李秀	李秀	
专业负责 Special Field in Charge	许业超	许业超	
校核 Design Checked	许业超	许业超	
制图 Drawn	罗若辉	罗若辉	
图纸名称: Drawing title			
一层消防自动报警平面图			
比例 Scale	施工图	专业 Discipline	电气
比例 Scale		比例 Scale	1:100
图号 Drawing No.	RS-11	日期 Date	2025.04