
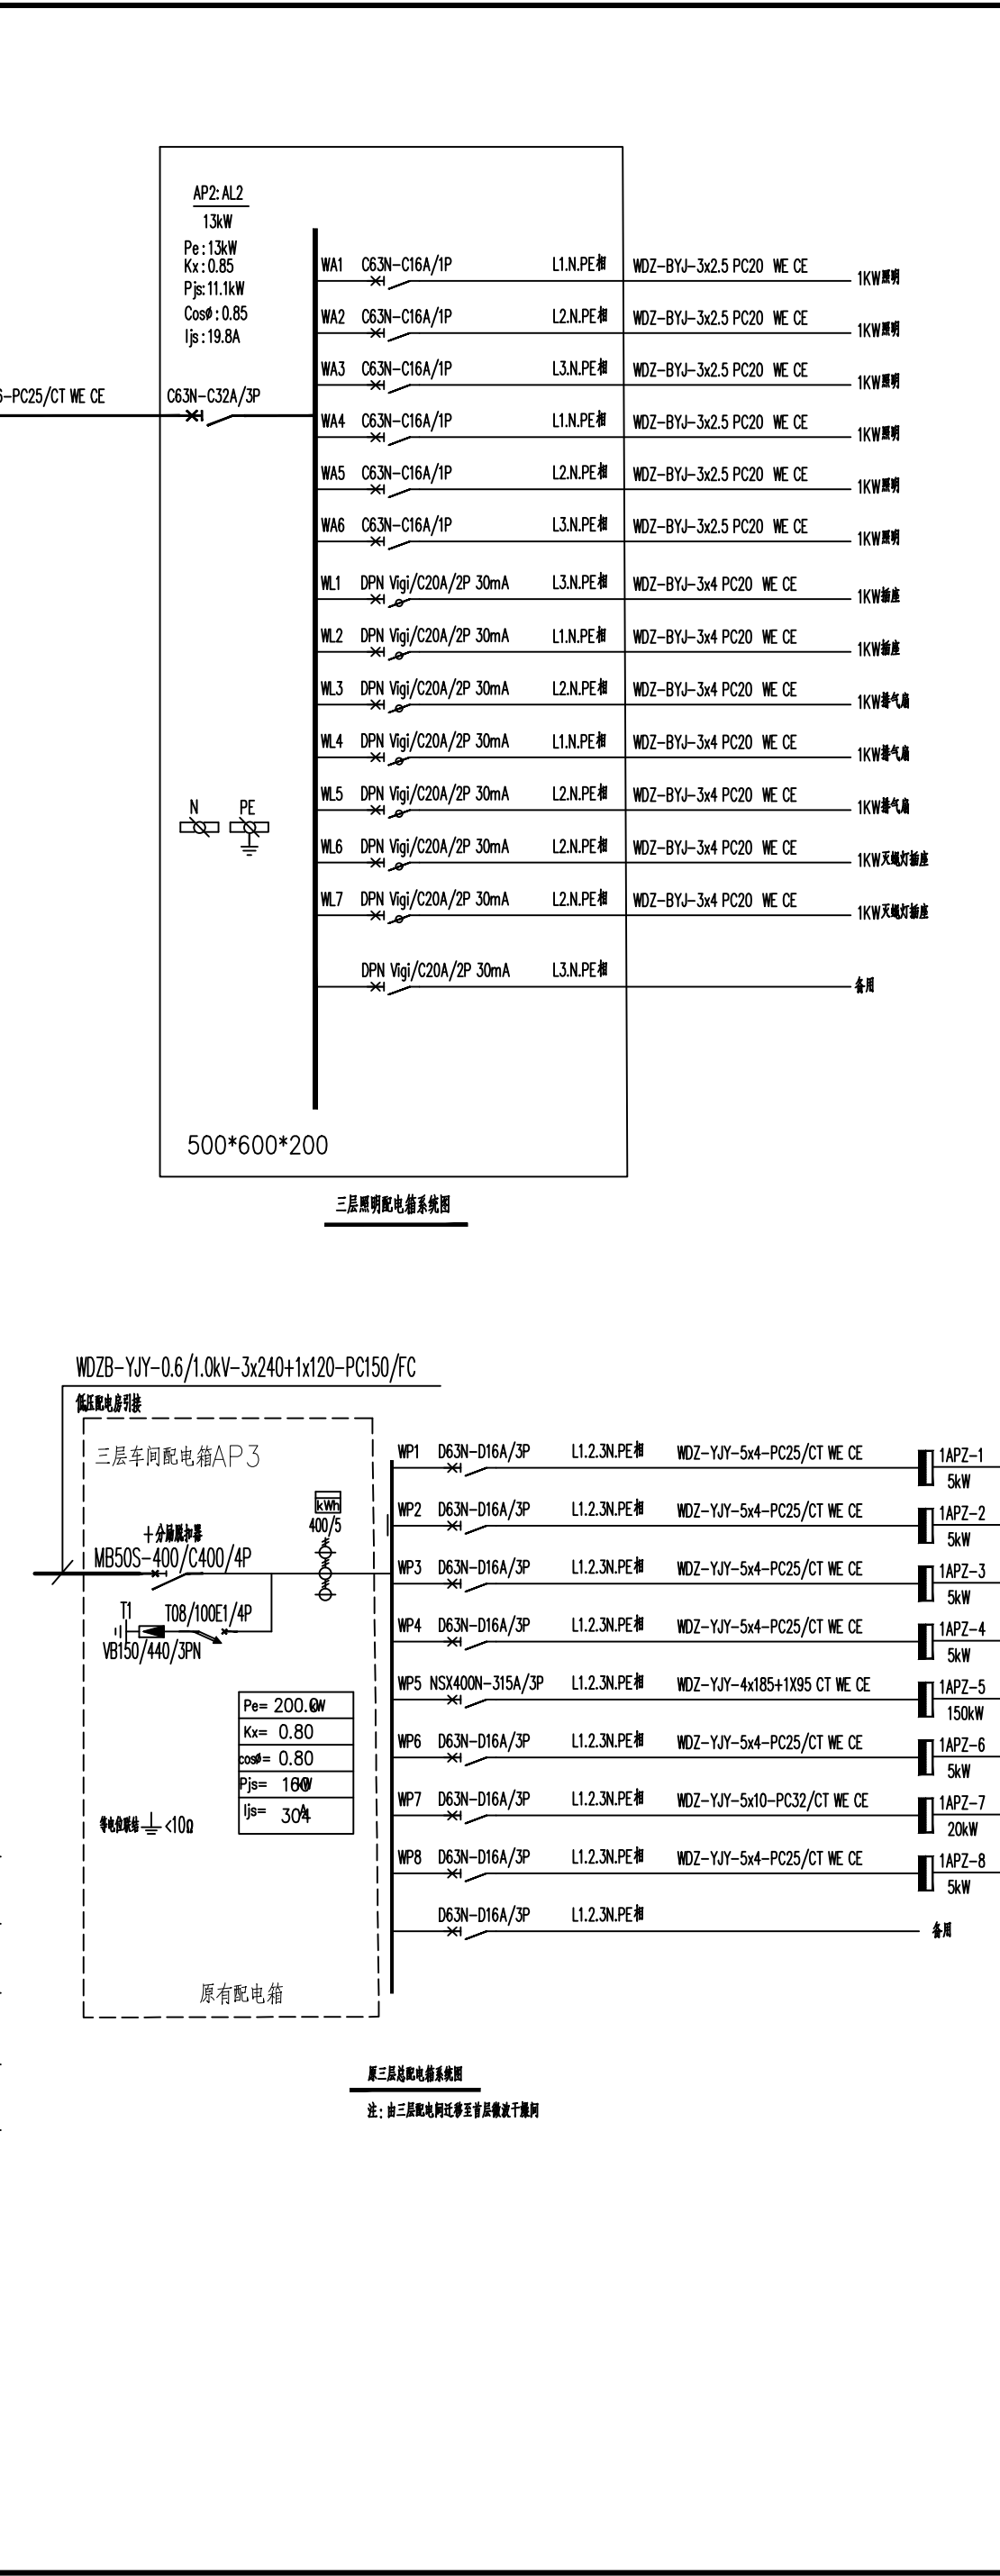
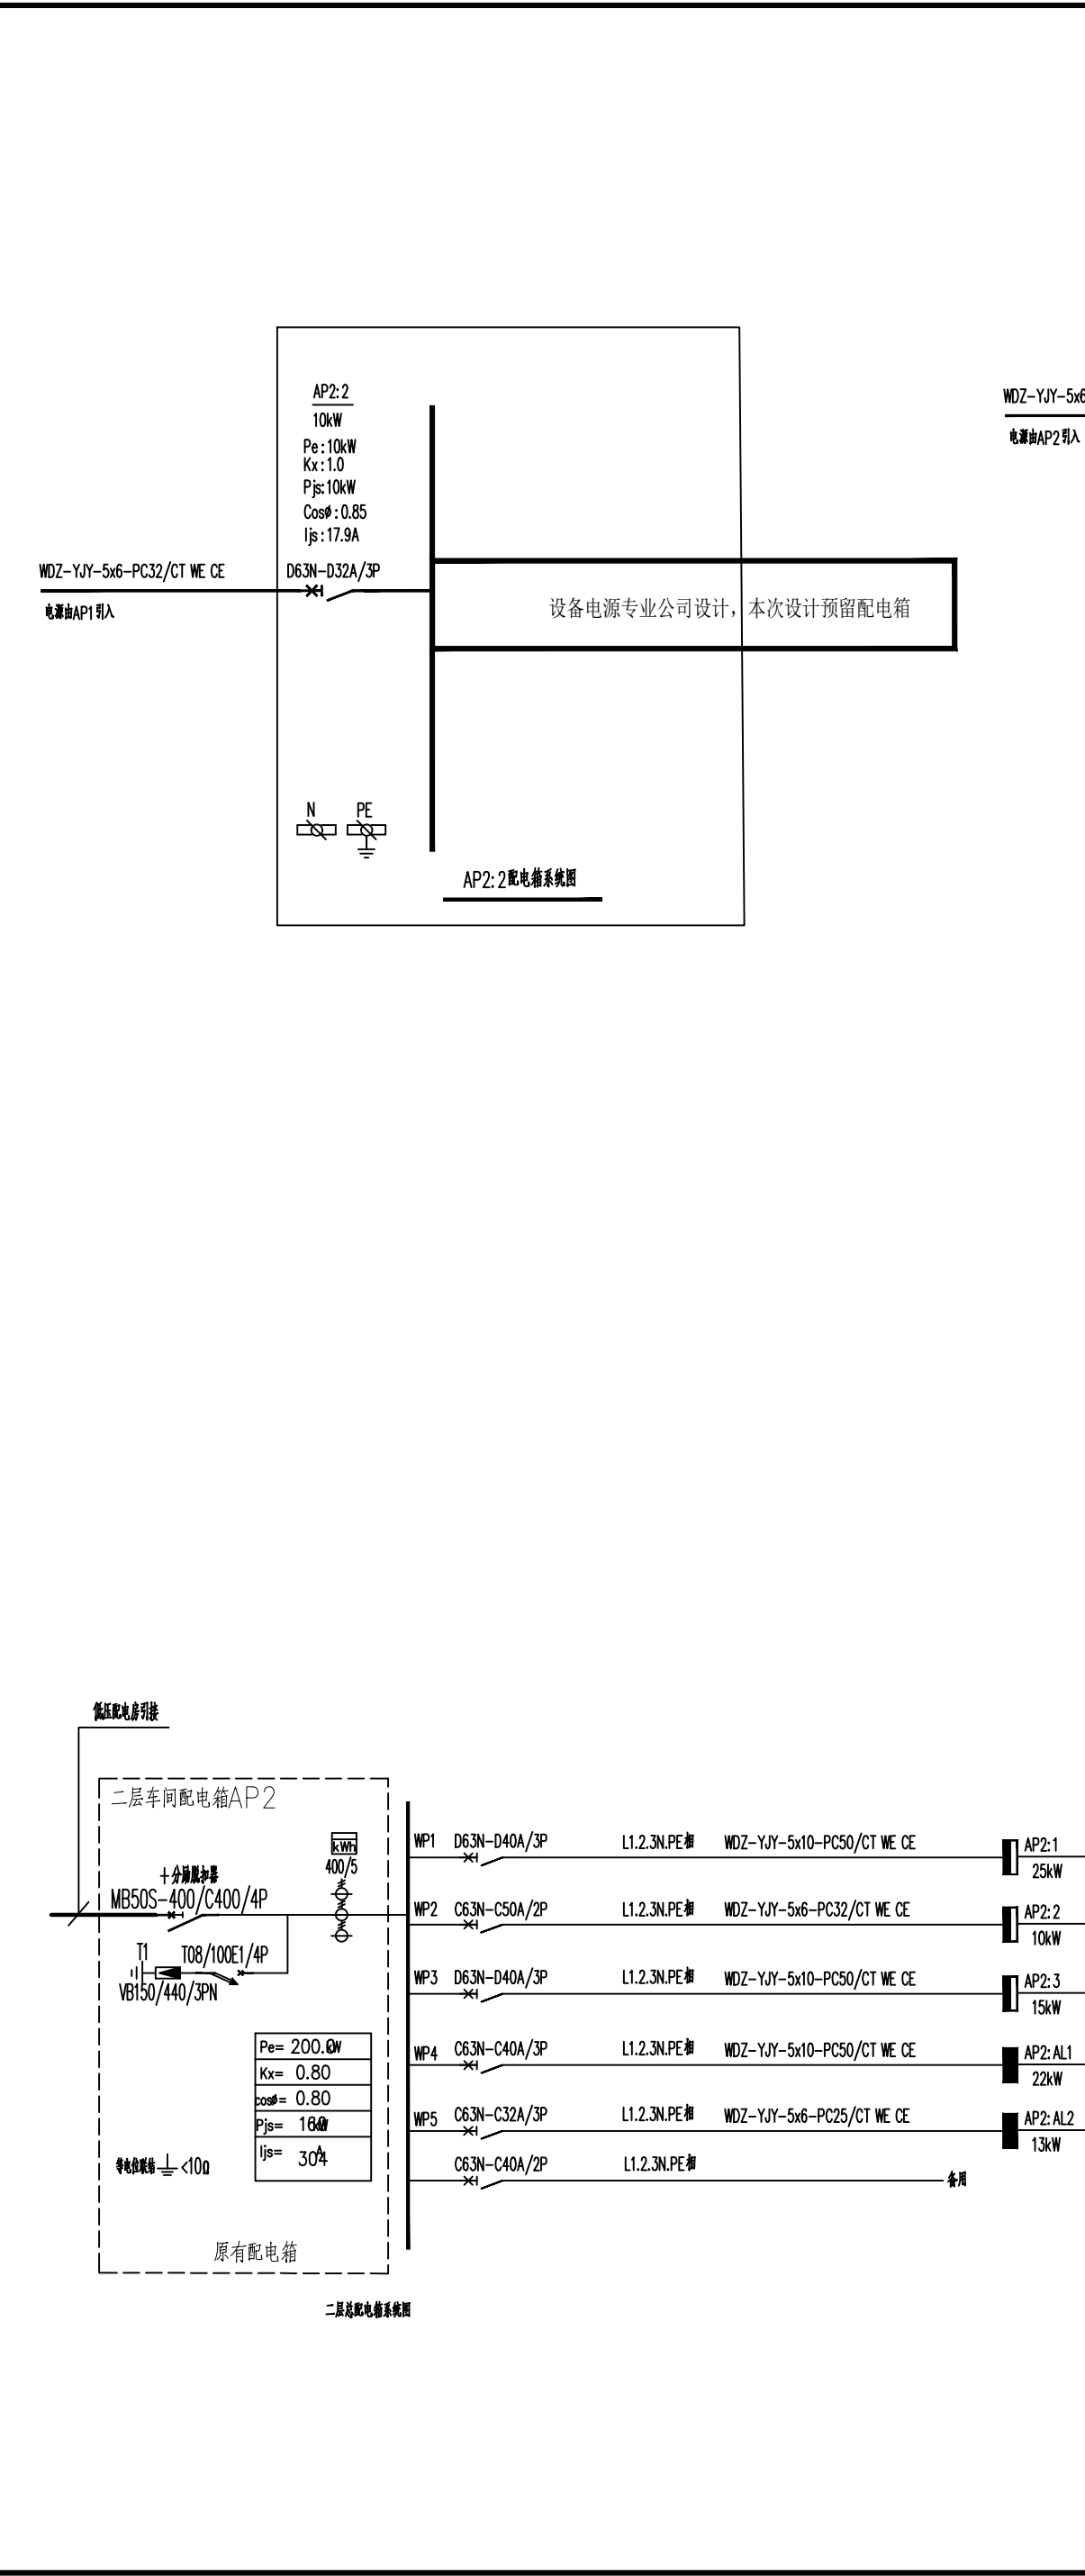


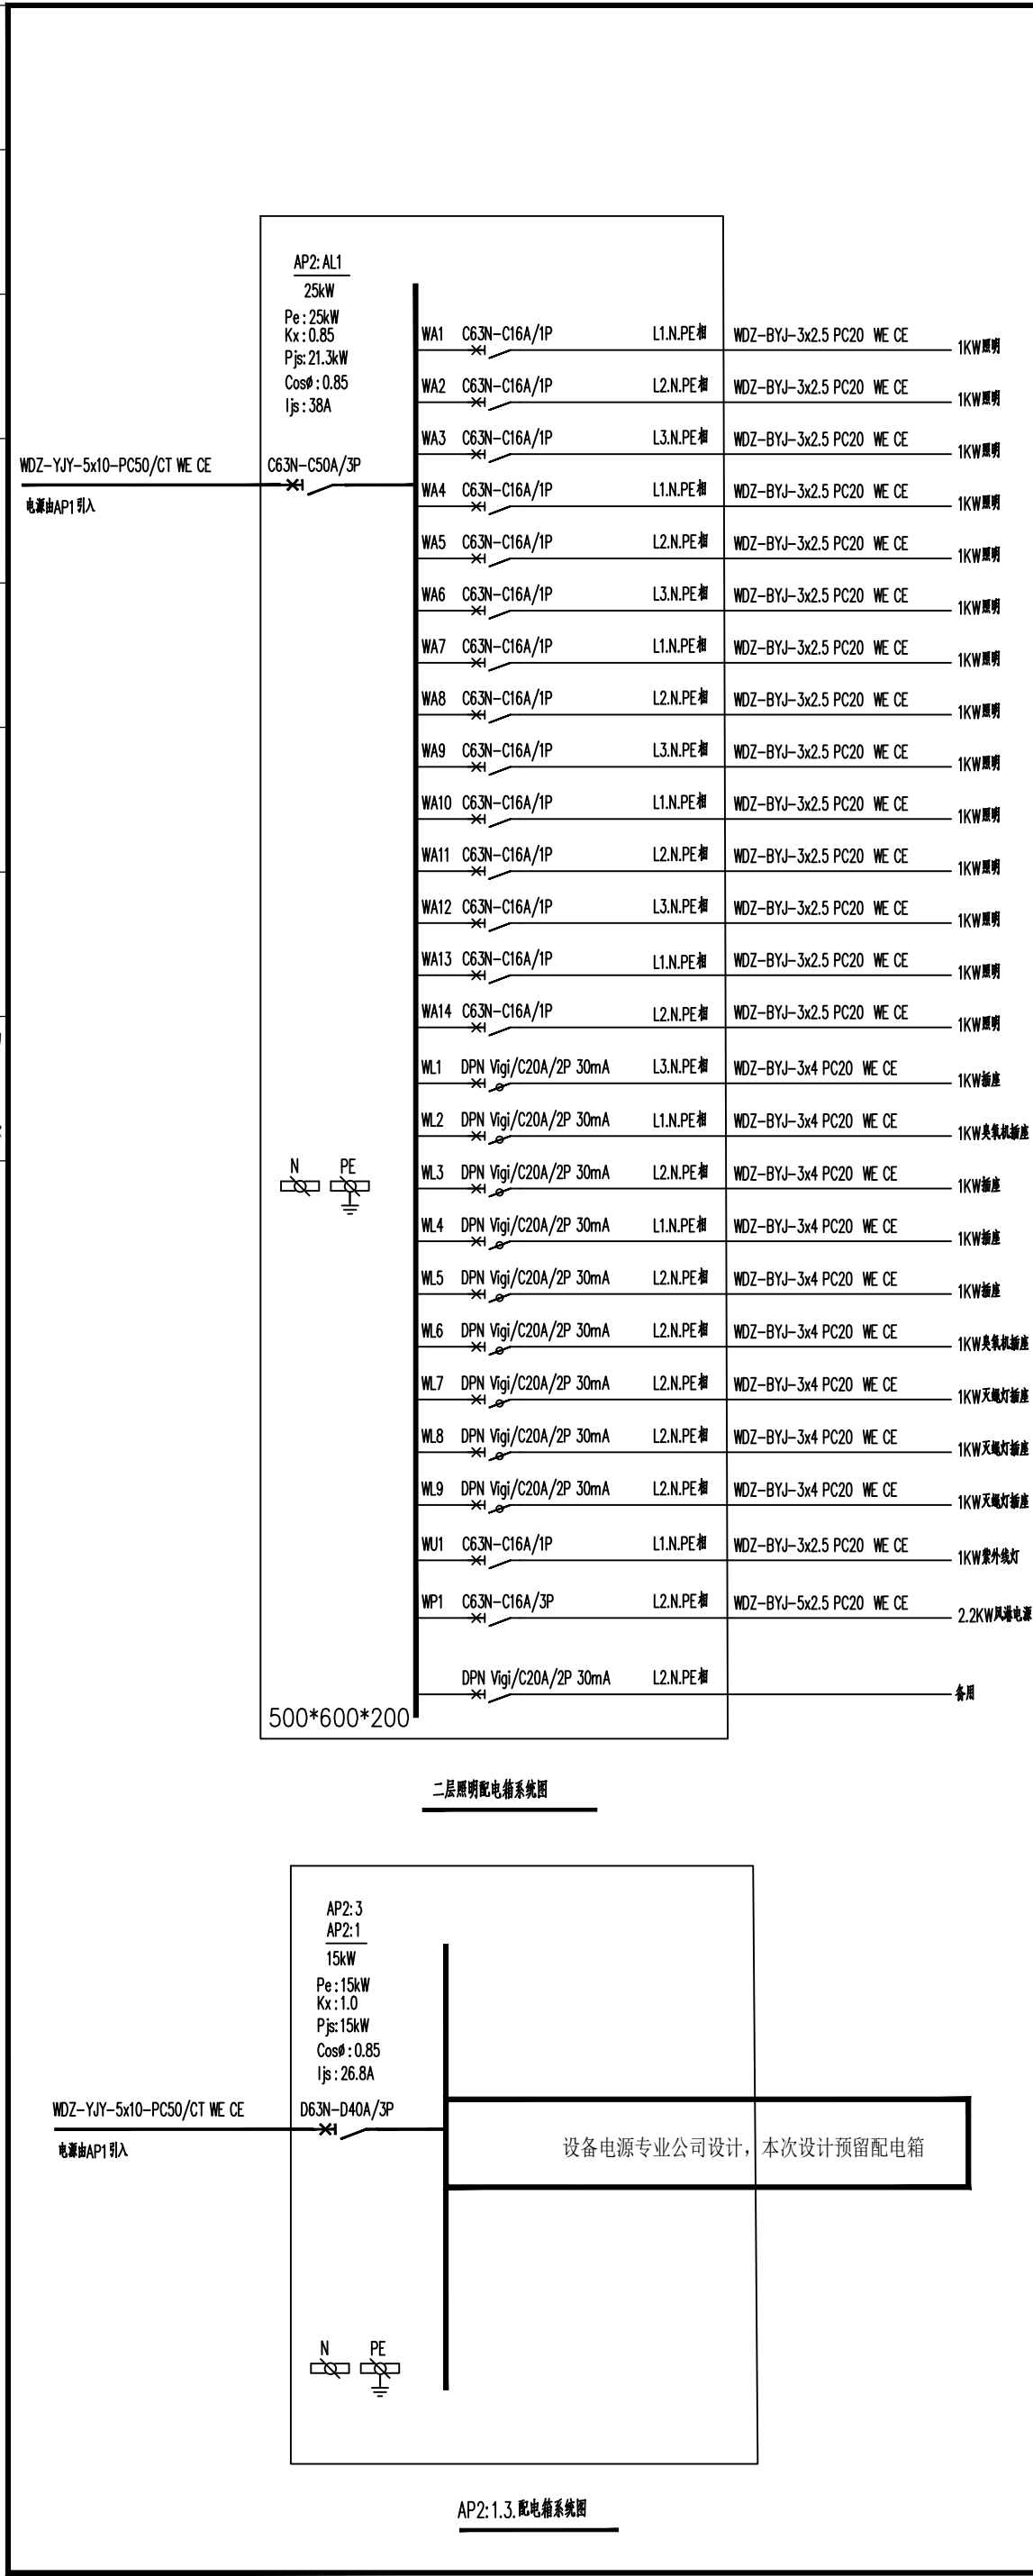

IIP DESIGN WHAMPOA					
广州黄埔建筑设计院有限公司 GUANGZHOU HUANGPU ARCHITECTURAL DESIGN INSTITUTE CO., LTD.					
☐ 建筑工程设计甲级证书号：A244018920 ☐ 城乡规划编制乙级证书号：粤自资规乙字22440022 ☐ 工程勘察设计乙级证书号：B244056666 ☐ 市政行业设计乙级证书号：A244018920 ☐ 风景园林设计乙级证书号：A244018920					
合作单位：					
图纸用途：					
所有图纸皆为本公司的财产，未经许可不准复制、施工单位应校对现场尺寸并向建筑师报告错漏，此图未经建筑师签名不许用作施工。					
平面位置示意 Key Plan					
注册章 Stamp for Certified					
工程设计出图专用章 Stamp for Engineering Design					
建设单位 Client					
始兴县司前镇人民政府					
工程名称 Proj. Name					
司前原切片厂标准厂房配套工程项目					
子项名称 Sub-Proj. Name					
审 定 Approved		李绍贵			
审 核 Examined		吴伟民			
项目负责 Proj. Architect		韦 奔			
专业负责 Special Field in Charge		许业超			
校 对 Design Checked		许业超			
设 计 Design		罗若晖			
制 图 Drawn					
图纸名称 Drawing title					
配电箱系统图二					
图 别 DWG. STYLE		施工图		专 业 Discipline	
设计编号 Design NO.		DS-05		电 气	
图 号		比例 Scale		1:100	
DWG. NO.		日 期 Date		2025. 04	