



电	气	电	图		
弱					
总					
建	ARCHITECTURE	STRUCTURE	PLUMBING	MECHANICAL	
结					
给					
水					
暖					

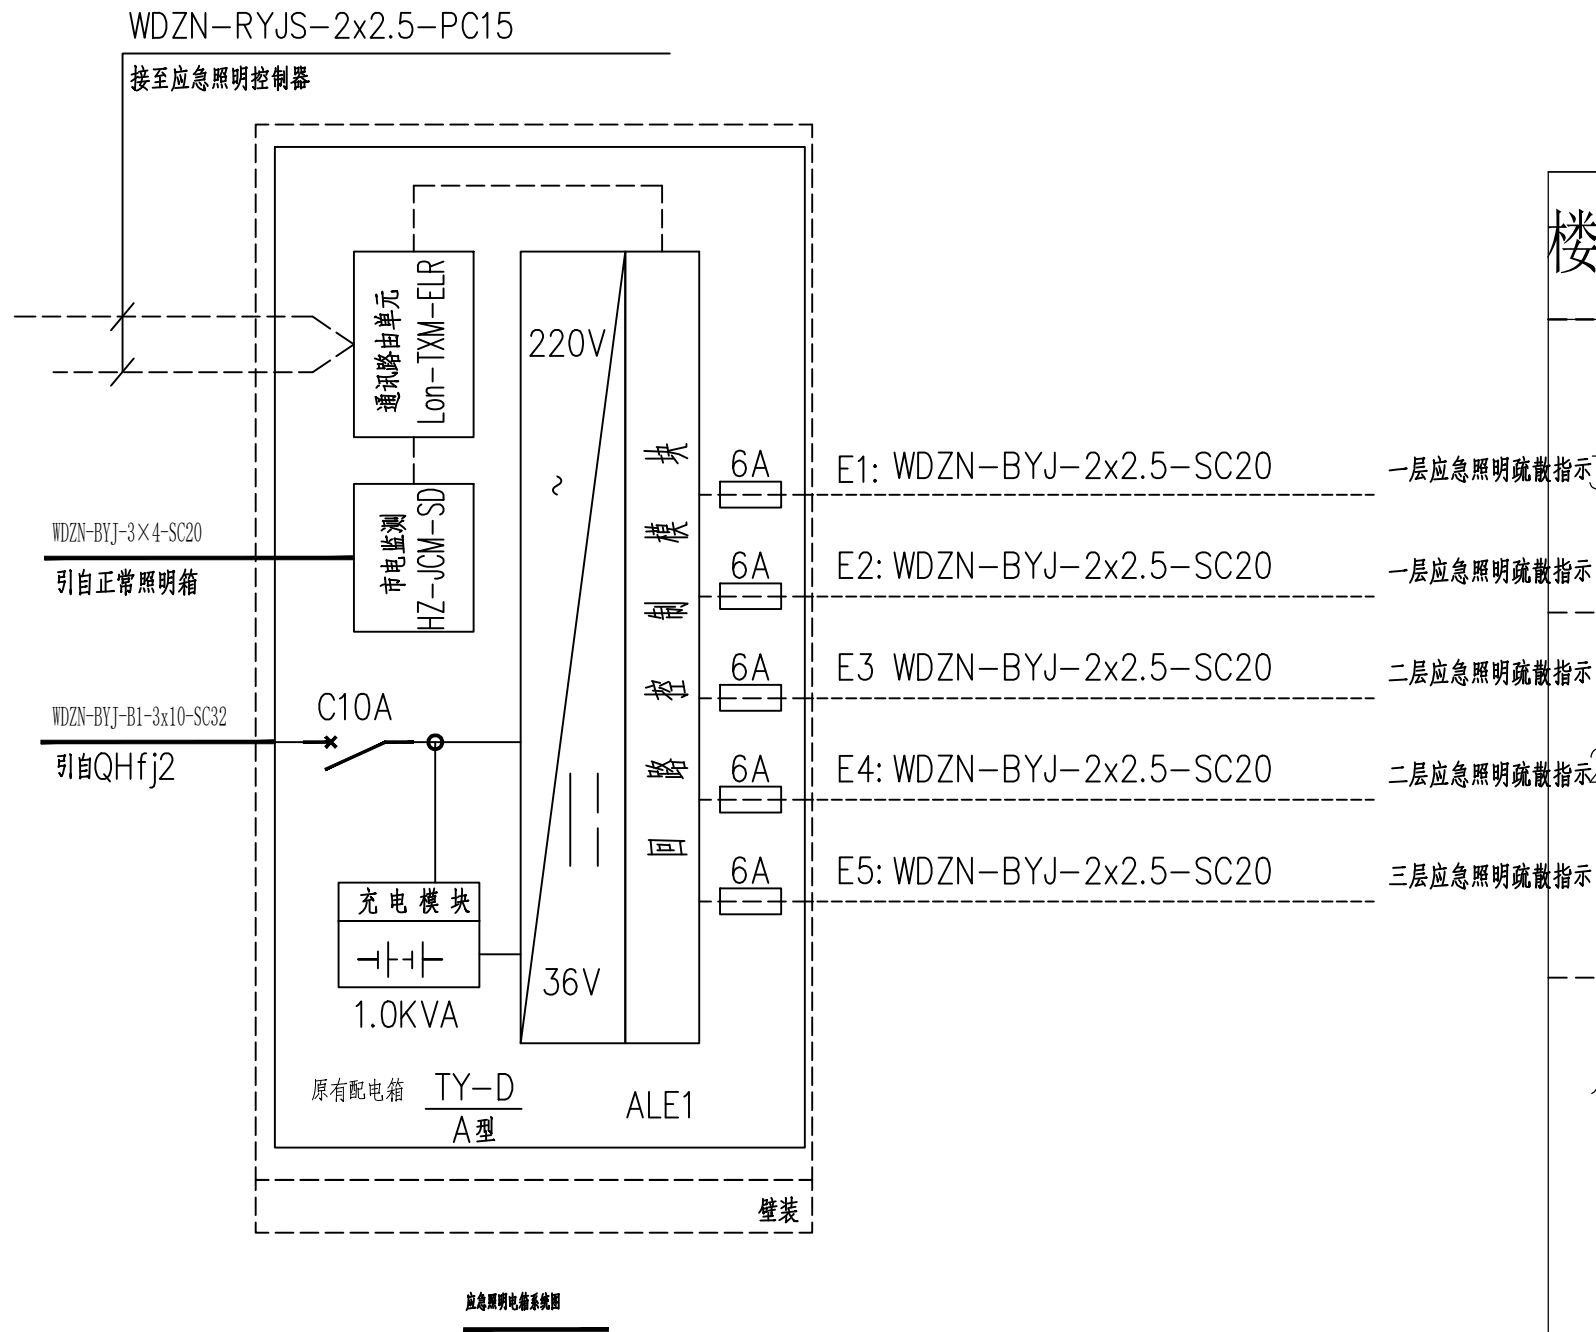

竖向配电系统图

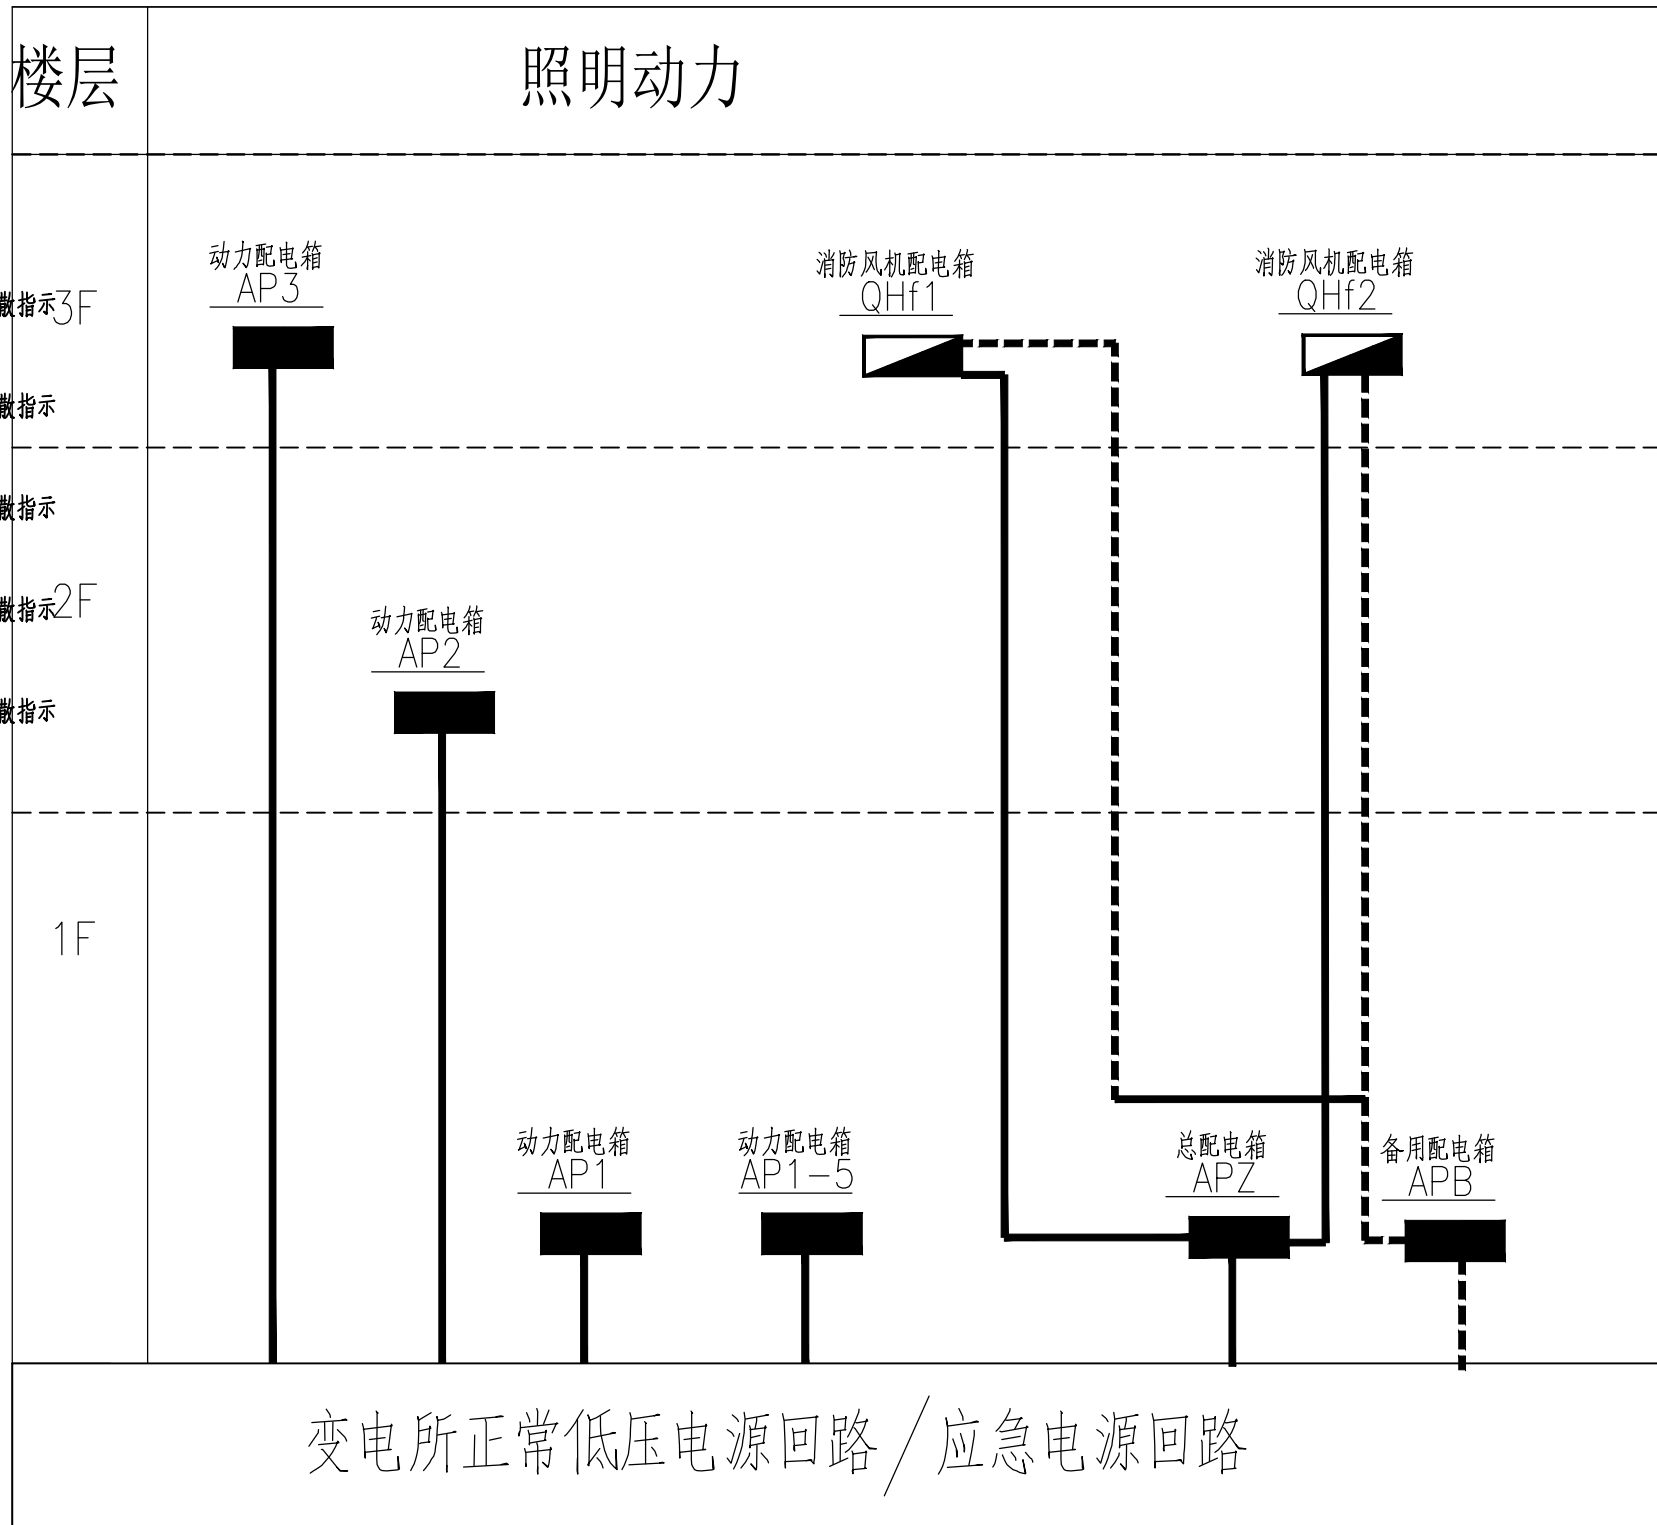

广州黄埔建筑设计院有限公司
GUANGZHOU HUANGPU ARCHITECTURAL DESIGN INSTITUTE CO., LTD.

□ 建筑工程设计甲级证书号: A244018920

□ 城乡规划编制乙级证书号: 粤自资规乙字22440022

□ 工程勘察设计乙级证书号: B244056666

□ 市政行业设计乙级证书号: A244018920

□ 风景园林设计乙级证书号: A244018920

合作单位:

图纸用途:

所有图纸均为本公司的财产,未经许可不准复制,施工单位应校对现场尺寸并向建筑师报告错漏,此图未经建筑师签名不允许作施工。

平面位置示意 Key Plan

注册章 Stamp for Certified

工程设计出图专用章 Stamp for Engineering Design

建设单位 Client

始兴县司前镇人民政府

工程名称 Proj. Name

司前原切片厂标准厂房配套工程项目

子项名称 Sub-Proj. Name

审 定 Approved	李绍贵	李绍贵
审 核 Examined	吴伟民	吴伟民
项目负责 Proj. Architect	韦 奔	韦 奔
专业负责 Special Field in Charge	许业超	许业超
校 对 Design Checked	许业超	许业超
设 计 Design	罗若辉	罗若辉
制 图 Drawn		

图纸名称 Drawing title

配电箱系统图三

图 别 DWG. STYLE	施工图	专 业 Discipline	电气
设计编号 Design NO.		比 例 Scale	1:100
图 号 DWG. NO.	DS-07	日 期 Date	2025.04

图纸盖章后有效