


建筑		电气	
结构		弱电	TELECOM
给排水	PLUMBING	总图	SITE PLAN
暖通	METHEATL.		

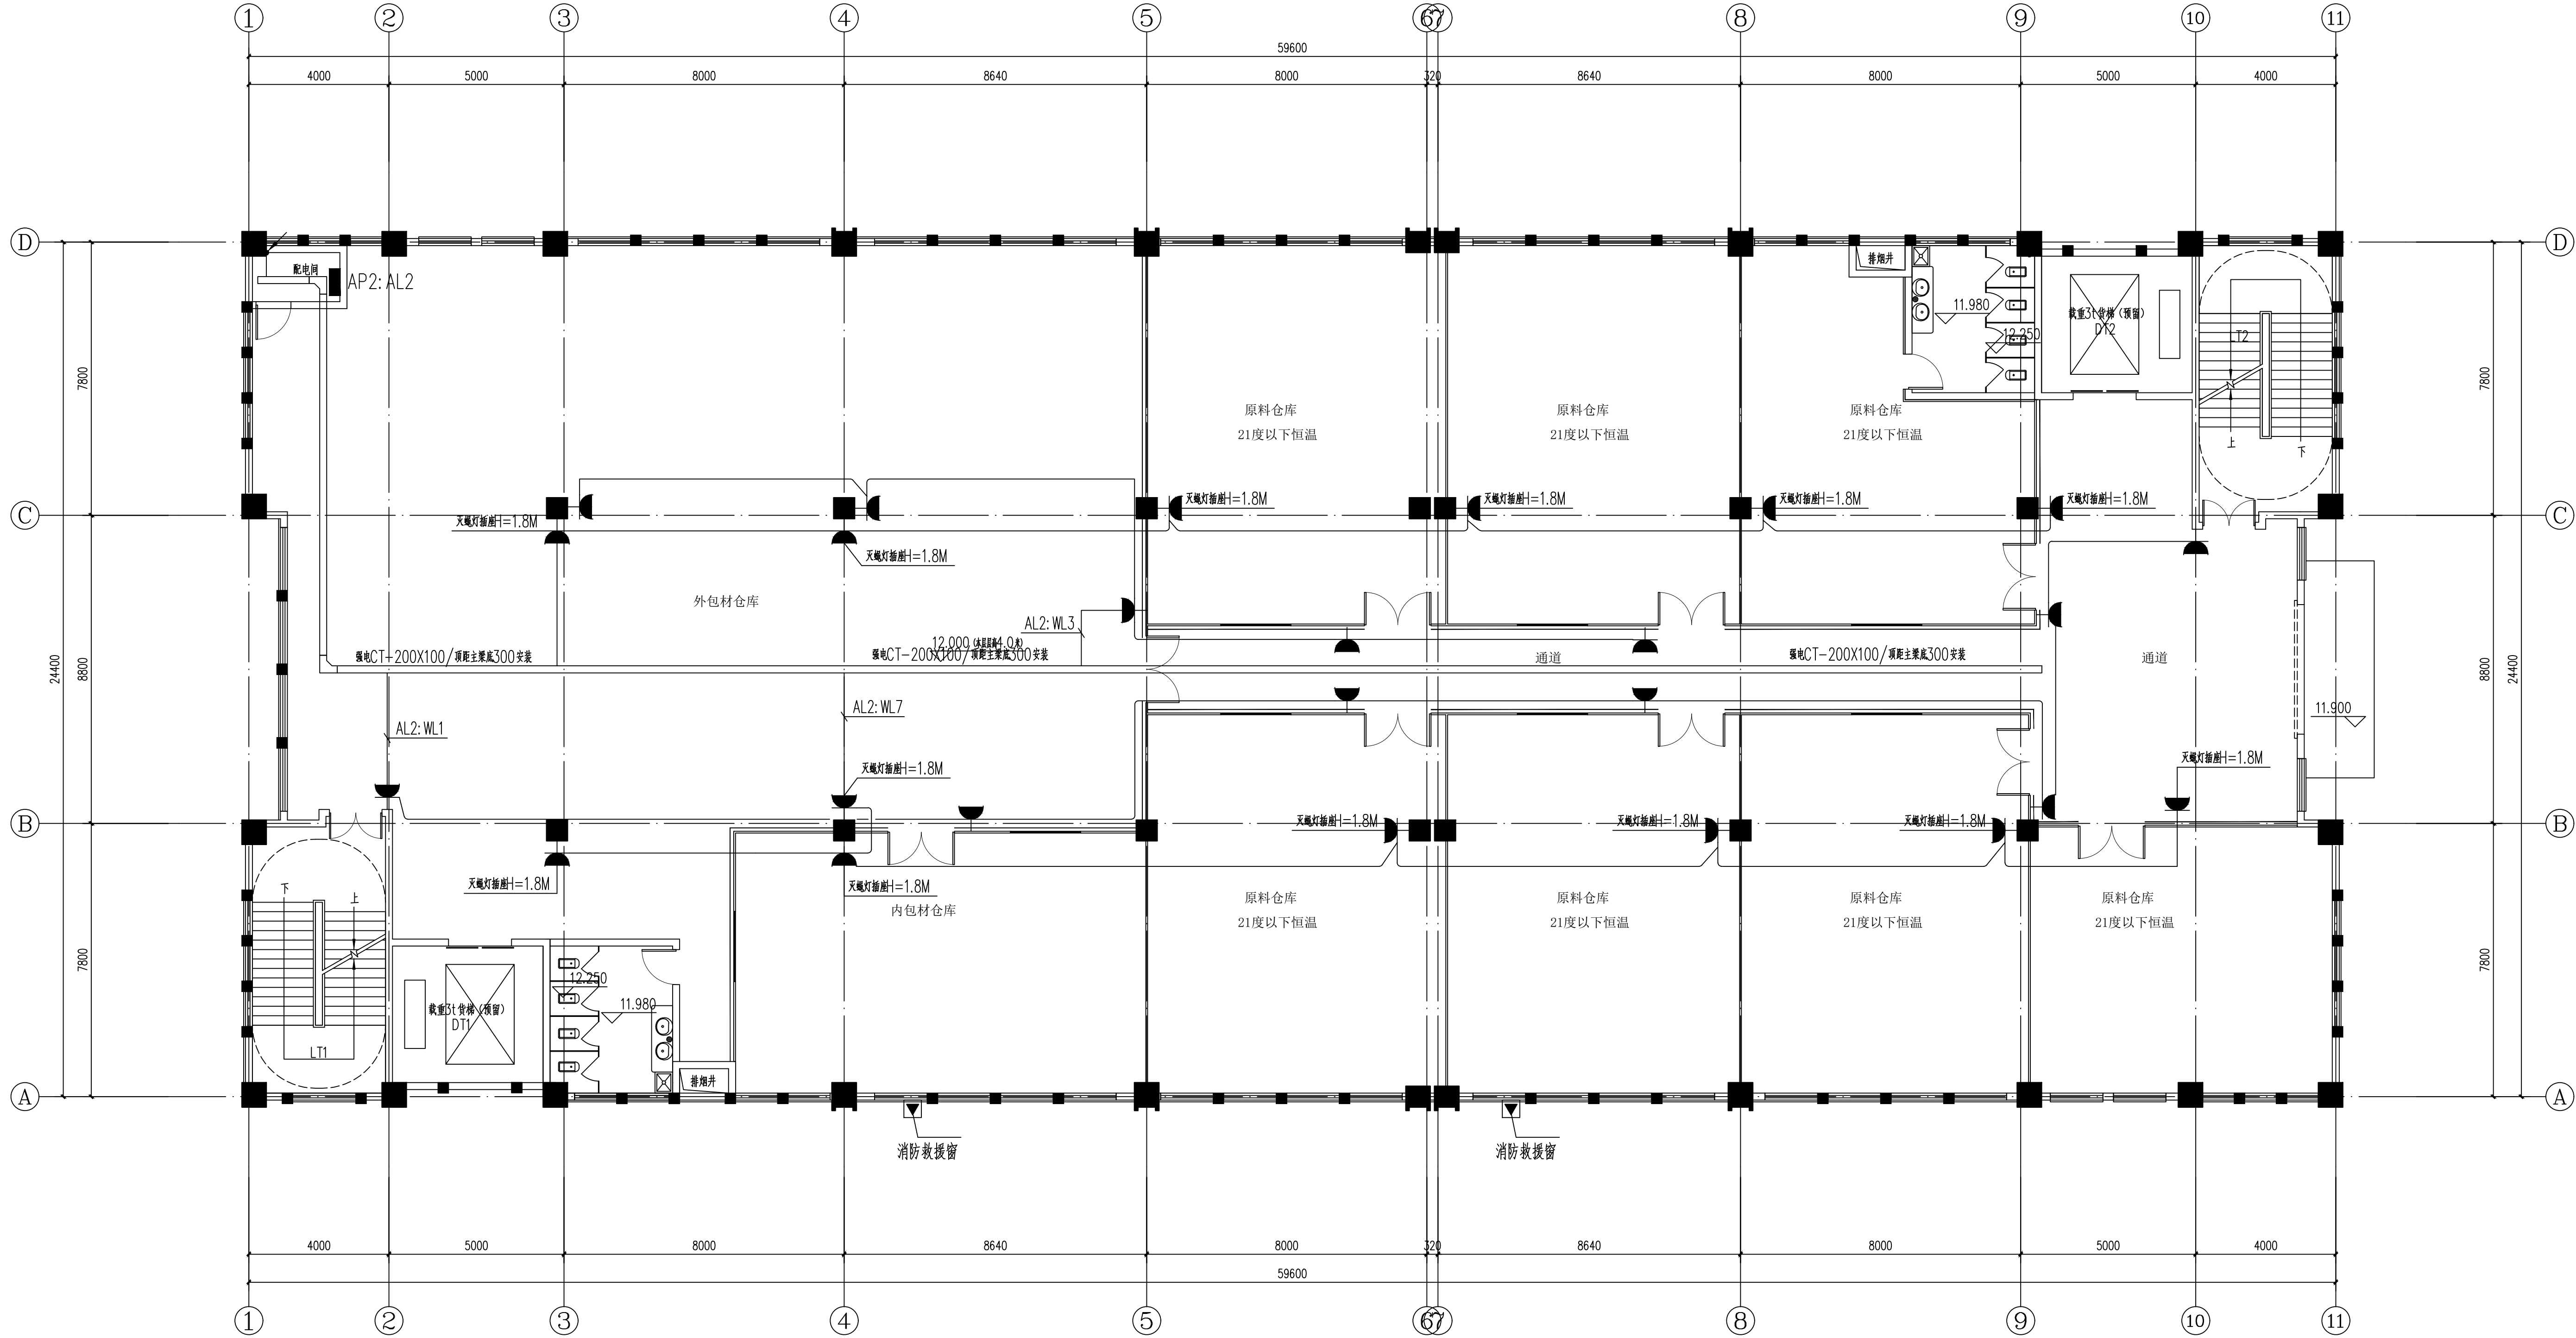

三层插座平面图 1:100

本层建筑面积: 1453.88m²

 广州黄埔建筑设计院有限公司 GUANGZHOU HUANGPU ARCHITECTURAL DESIGN INSTITUTE CO., LTD			
□ 建筑工程设计甲级证书号: A244018920 □ 城乡规划编制乙级证书号: 粤自资规乙字22440022 □ 工程勘察设计乙级证书号: B244056666 □ 市政行业设计乙级证书号: A244018920 □ 风景园林设计乙级证书号: A244018920			
合作单位:			
图纸用途: 所有图纸皆为本公司的财产。未经许可不得复制或施工单位应严格按图施工,否则造成质量事故或损失,是图本单位的编制人员必须承担责任。			
平面位置示意图 Key Plan			
备注:			
注册章 Stamp for Certified			
工程设计出图专用章 Stamp for Engineering Design			
建设单位 Client 兴始县司前镇人民政府			
工程名称 Proj. Name 司前镇原切片厂标准厂房配套工程项目			
子项名称 Sub-Project Name			
审 定 Approved	审 核 Examined	项目负责 Proj. Architect	专业负责 Special Field in Charge
校 对 Design Checked	设 计 Design	制 图 Draw	
李 招 贵	吴 伟 民	韦 奔	许 业 超
许 业 超	罗 若 辉		
图纸名称 Drawing title 三层插座平面图			
图 号 Design No.	施 工 图 Drawing	专 业 Discipline	电 气
比 例 Scale	1:100	日 期 Date	2025. 04