



建筑给水排水工程	ARCHITECTURE STRUCTURE PLUMBING MECHANICAL	电气弱电总图	ELECTRICAL TELECOM SITE PLAN
----------	---	--------	------------------------------------

建 筑	ARCHITECTURE
结 构	STRUCTURE
给 排 水	PLUMBING
暖 通	MECHANICAL

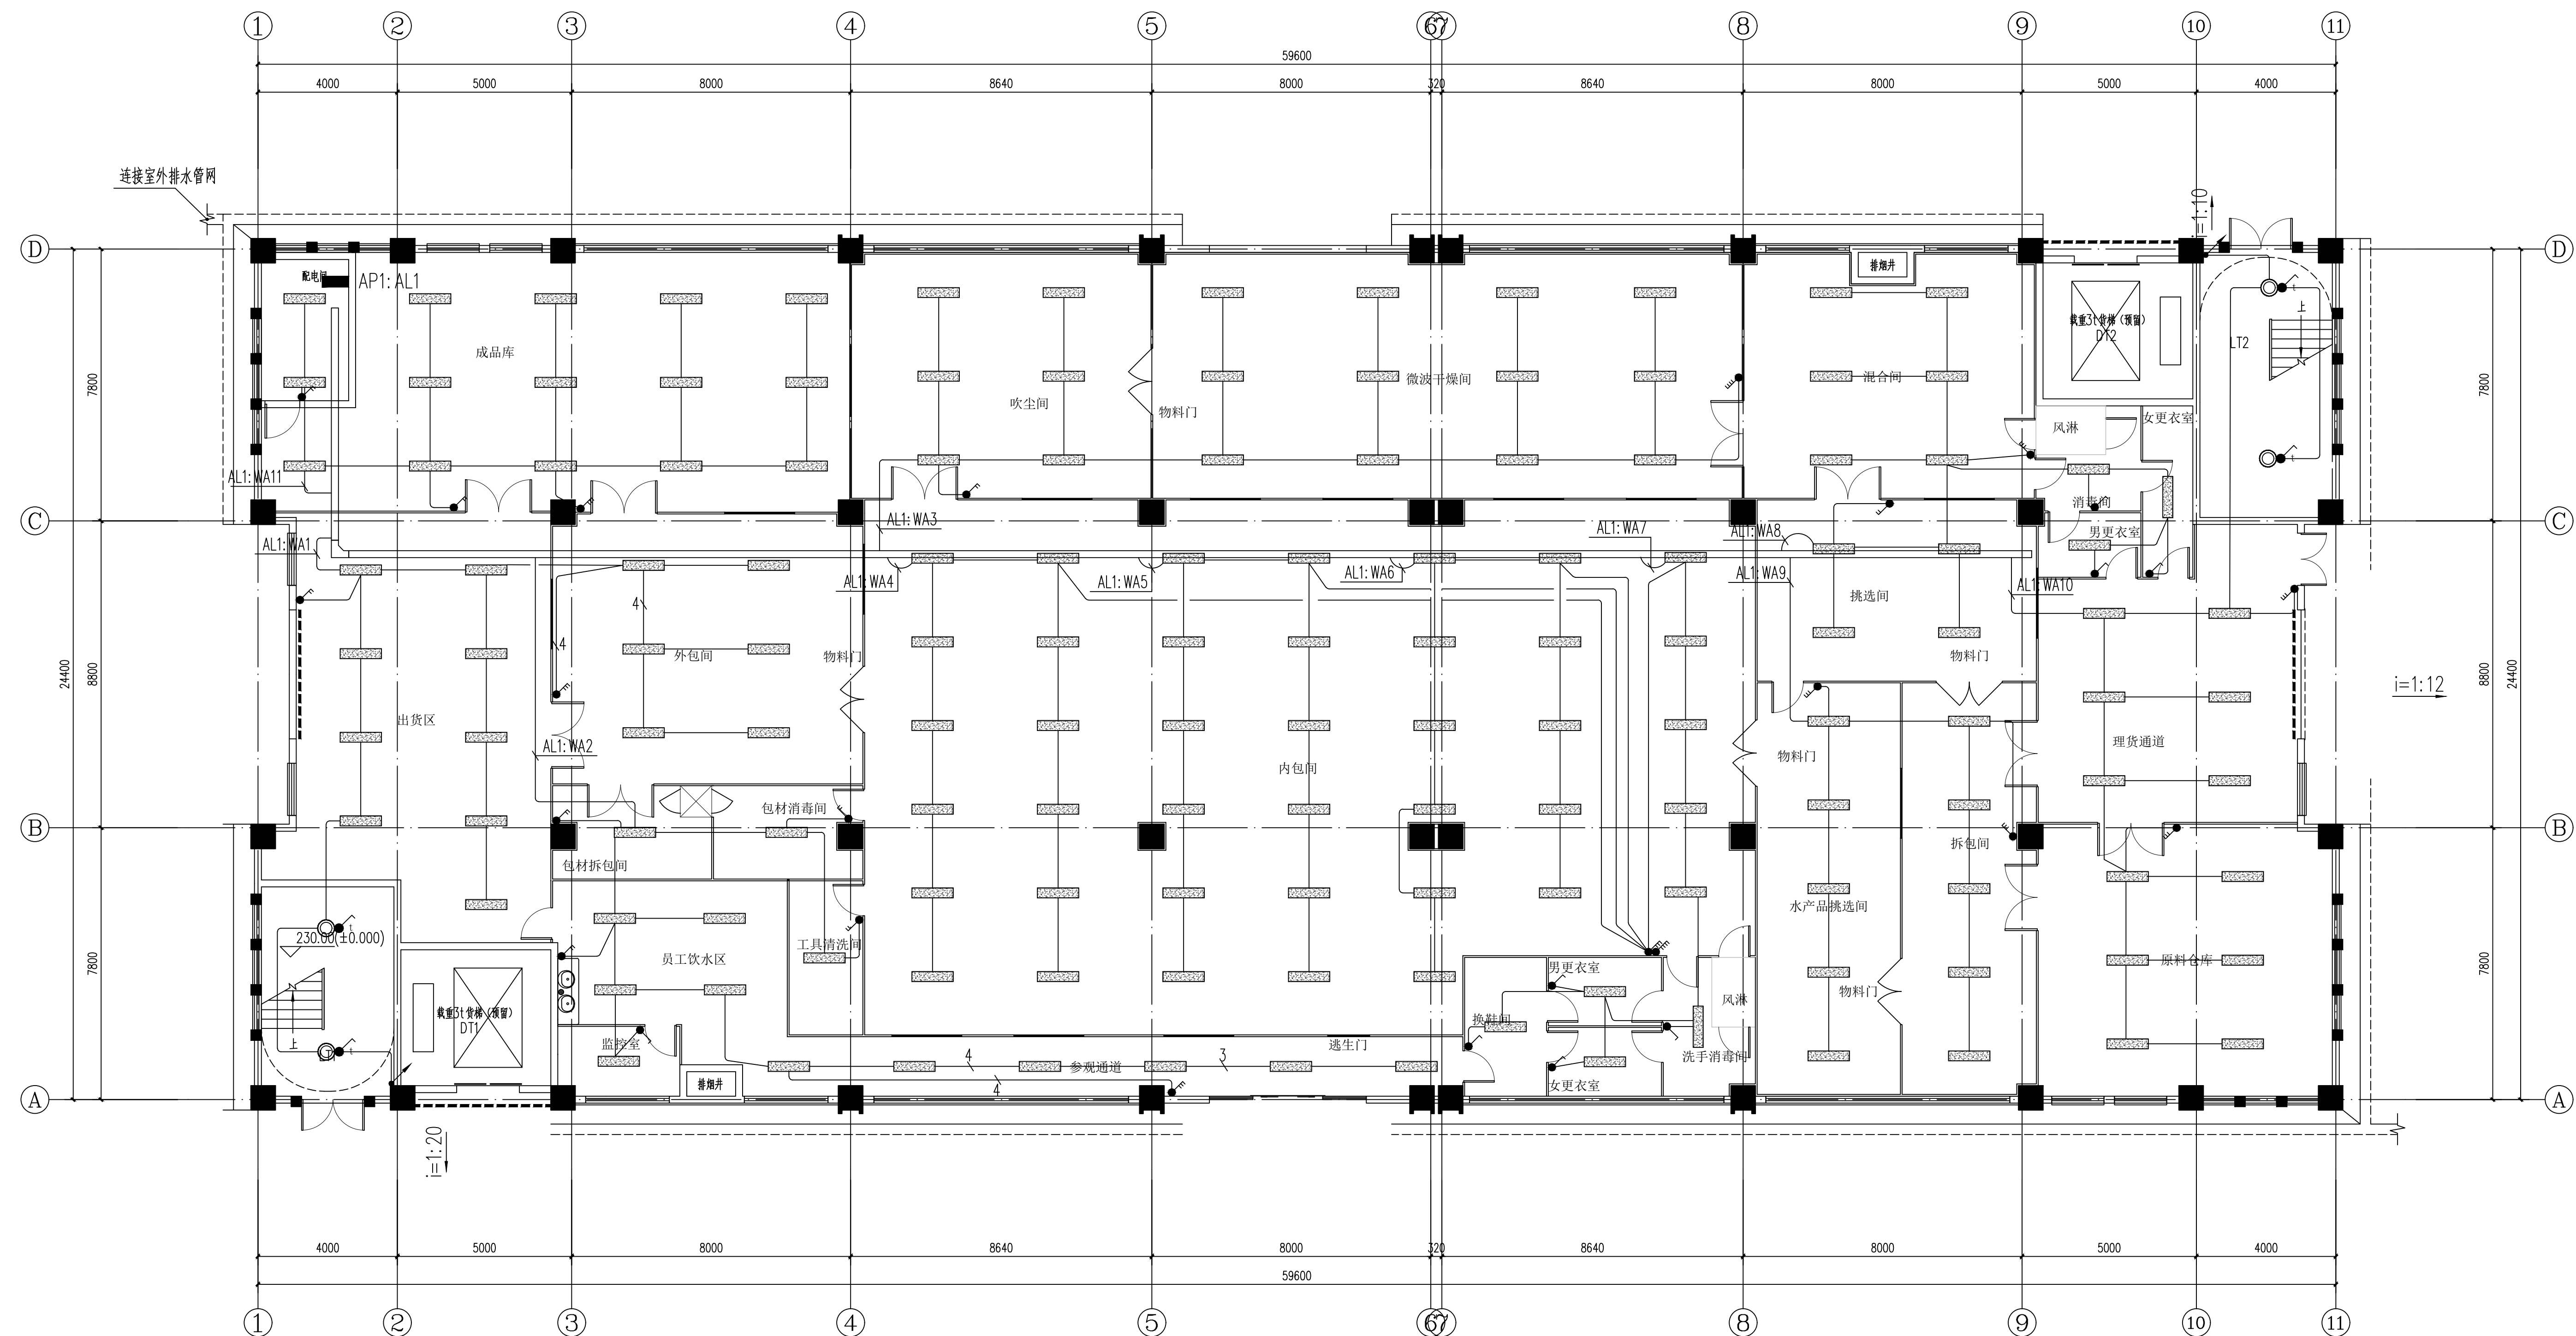

一层照明平面图 1:100

天花吊顶高度统一H+4.500

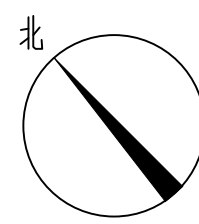

IIP
DESIGN
WHAMPOA

广州黄埔建筑设计院有限公司
GUANGZHOU HUANGPU ARCHITECTURAL DESIGN INSTITUTE CO., LTD.

□ 建筑工程设计甲级证书号: A244018920
□ 城乡规划编制乙级证书号: 粤自资规证字224400022
□ 工程勘察岩土乙级证书号: B244056666
□ 市政行业设计乙级证书号: A244018920
□ 风景园林设计乙级证书号: A244018920

合作单位:

图纸用途:

所有图纸均为本公司的财产。未经许可不准复制。施工单位应校对现场尺寸并向建筑师报告错漏。此图未经建筑师签名不许用作施工。

平面位置示意 Key Plan

附注:

注册章 Stamp for Certified

工程设计出图专用章 Stamp for
Engineering Design

建设单位 Client	始兴县司前镇人民政府
工程名称 Proj. Name	司前原切片厂标准厂房配套工程项目
子项名称 Sub-Project Name	

审 定 Approved	李绍贵	
审 核 Examined	吴伟民	
项目负责 Proj. Architect	韦 奔	
专业负责 Special Field in Charge	许业超	
校 对 Design Checked	许业超	
设 计 Design	罗若辉	
制 图 Drawn		

图名	图号	图例
图例名称 Drawing title		

一层照明平面图

图 别 DWG. STYLE	施工图	专 业 Discipline	电气
设计编号 Design NO.		比 例 Scale	1:100
图 号 DWG. NO.	DS-11	日 期 Date	2025. 04

图纸盖章后有效