


建筑给水排水工程	ARCHITECTURE STRUCTURE PLUMBING MECHANICAL	电气弱电总图	ELECTRICAL. TELECOM SITE PLAN
----------	---	--------	-------------------------------------

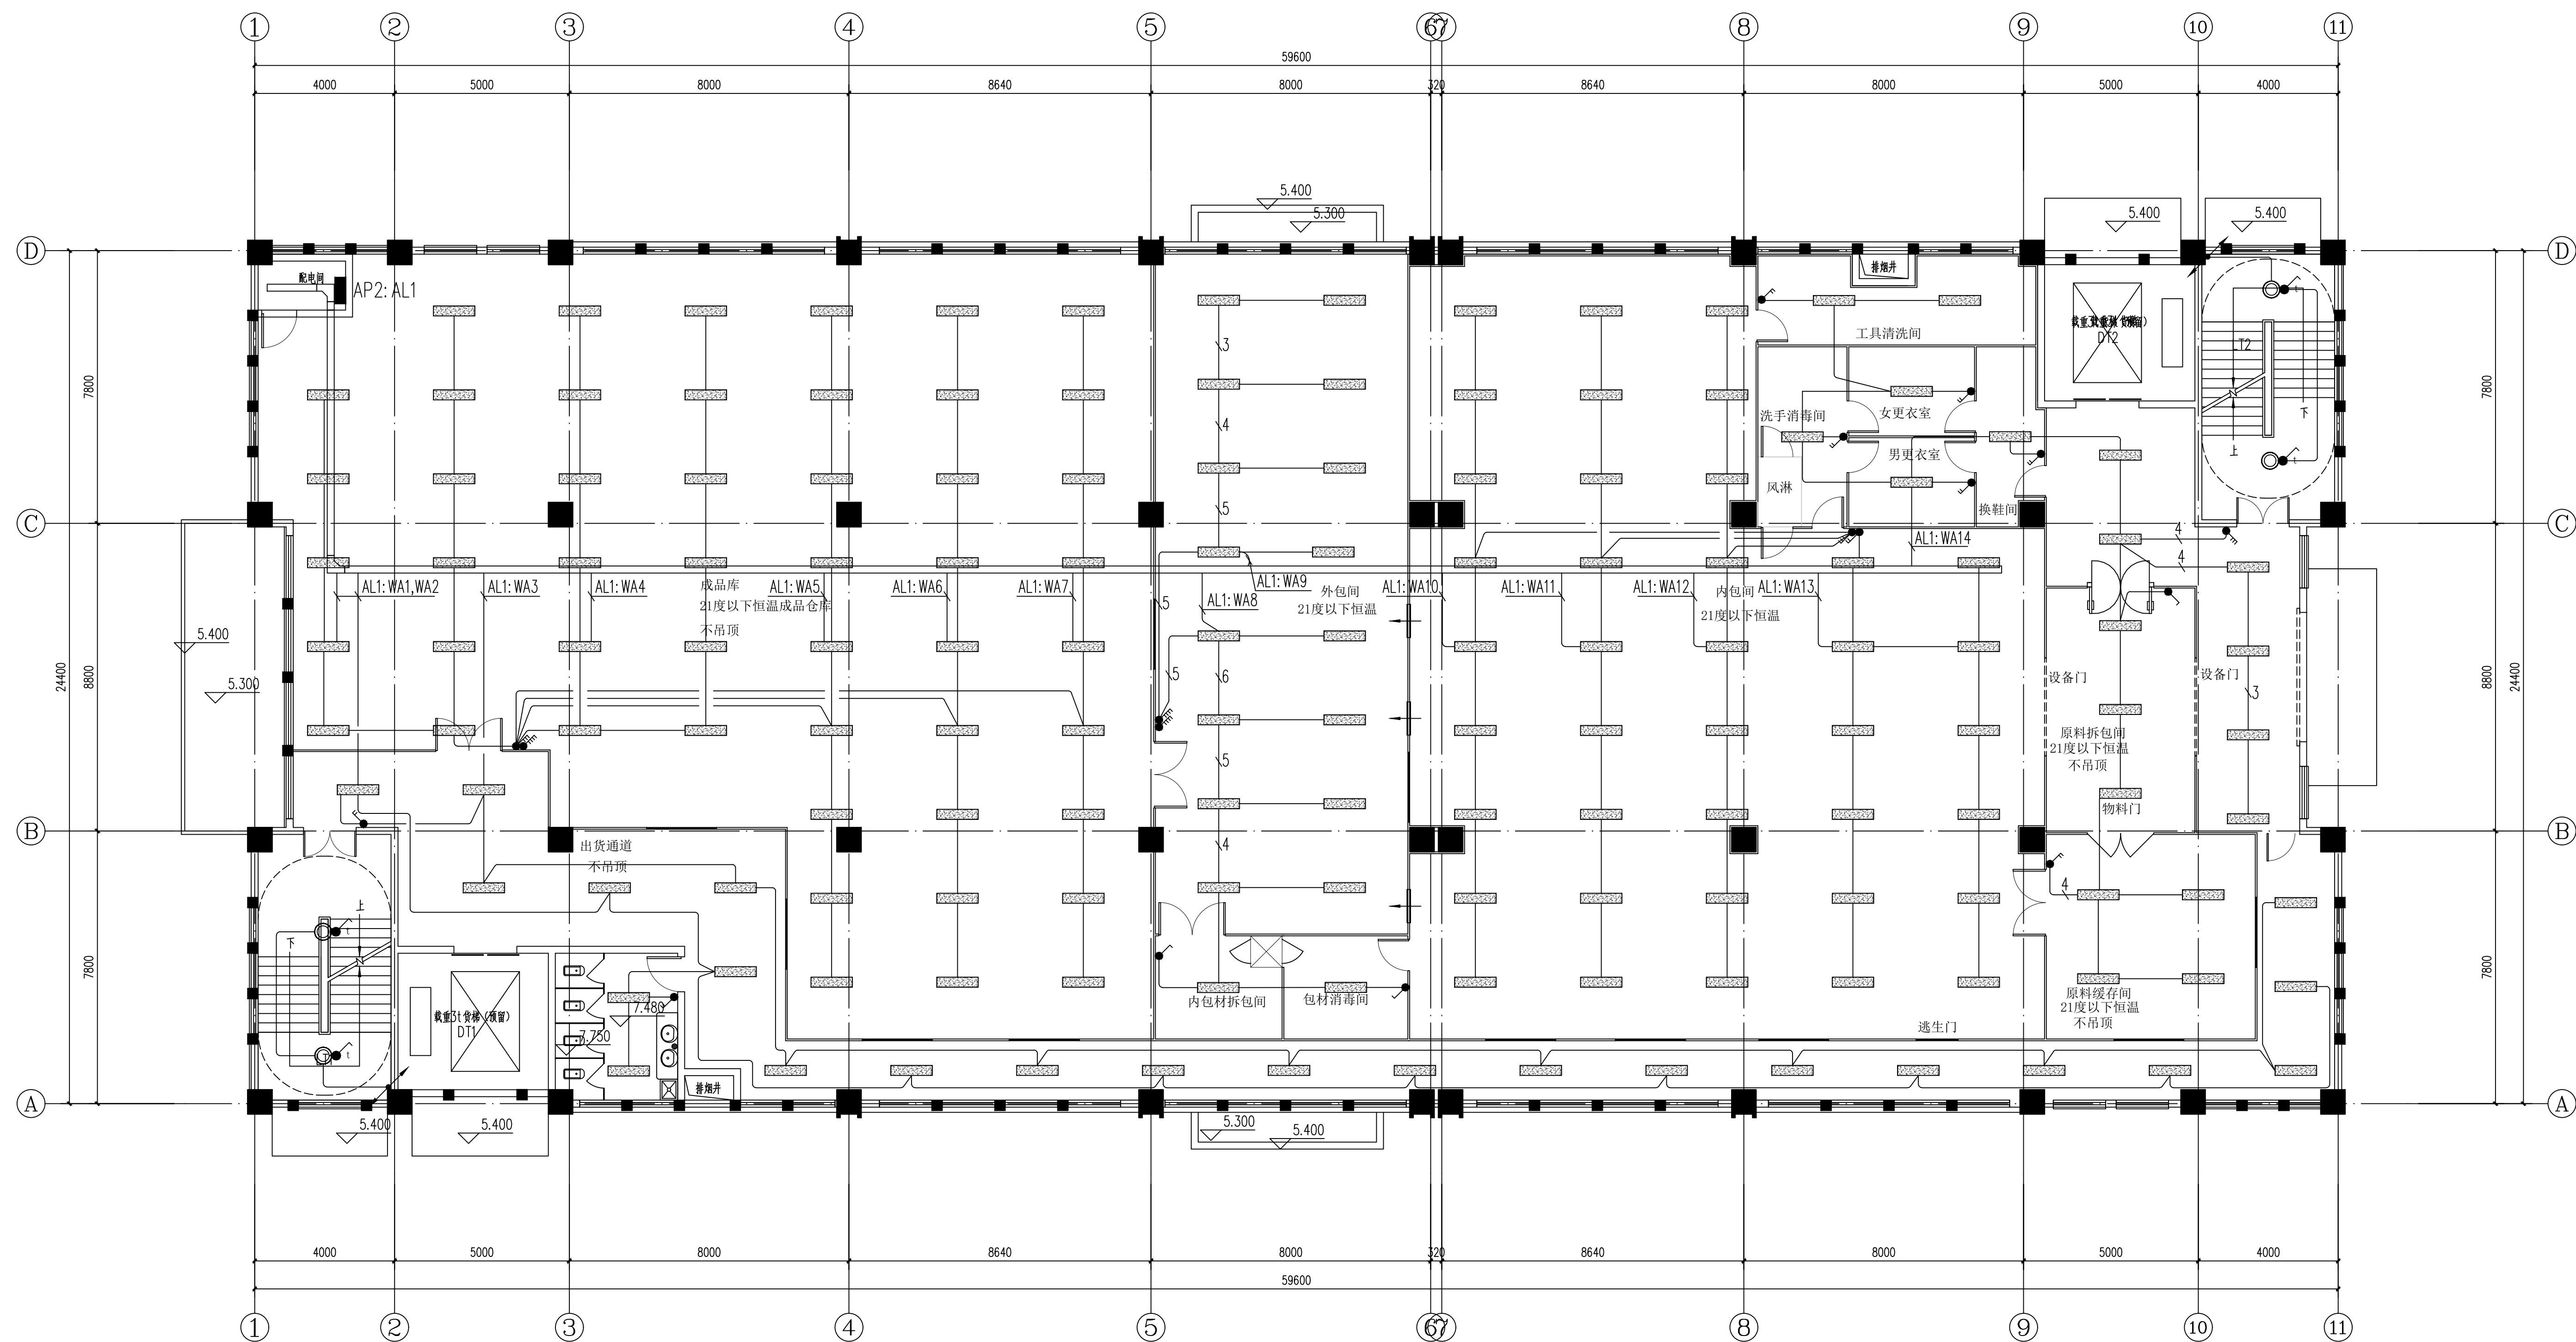

二层照明平面图 1:100

除成品仓库，通道，原料缓冲间，原料拆包间不吊顶，其他区域吊天花高度统一H+3.200

 广州黄埔建筑设计院有限公司 GUANGZHOU HUANGPU ARCHITECTURAL DESIGN INSTITUTE CO., LTD.			
☐ 建筑工程专业甲级证书号：A244018920 ☐ 城乡规划编制乙级证书号：粤自资规乙字22440022 ☐ 工程勘察设计乙级证书号：B2440056666 ☐ 市政行业设计乙级证书号：A244018920 ☐ 风景园林设计乙级证书号：A244018920			
合作单位:			
图纸用途:			
所有图纸均为本公司的财产，未经许可不得复制或施工单位按图施工 如发生非图造成损失的自行承担，如未造成损失则不予追究责任。			
平面位置示意 Key Plan			
备注:			
注册章 Stamp for Certified			
工程设计出图专用章 Stamp for Engineering Design			
建设单位 Client			
始兴县司前镇人民政府			
工程名称 Proj. Name			
司前镇切片厂标准厂房配套工程项目			
子项名称 Sub-Project Name			
审 定 Approved	李绍贵	李绍贵	
评 核 Examined	吴伟民	吴伟民	
项目负责 Proj. Architect	韦 奔	韦 奔	
专业负责 Special Field in Charge	许业超	许业超	
校 对 Design Checked	许业超	许业超	
设 计 Design	罗若辉	罗若辉	
新 图 Drawn			
图纸名称 Drawing title			
二层照明平面图			
图 别 IMG. STYLE	施工图	专 业 Discipline	电气
设计编号 Design No.		比 例 Scale	1:100
版本号 Ver. No.	DS-12	日 期 Date	2025.04
图经盖章后有效			