



建筑给水排水工程	ARCHITECTURE STRUCTURE PLUMBING MECHANICAL	电气弱电总图	ELECTRICAL TELECOM SITE PLAN
----------	---	--------	------------------------------------

建 筑	ARCHITECTURE
结 构	STRUCTURE
给 排 水	PLUMBING
暖 通	MECHANICAL

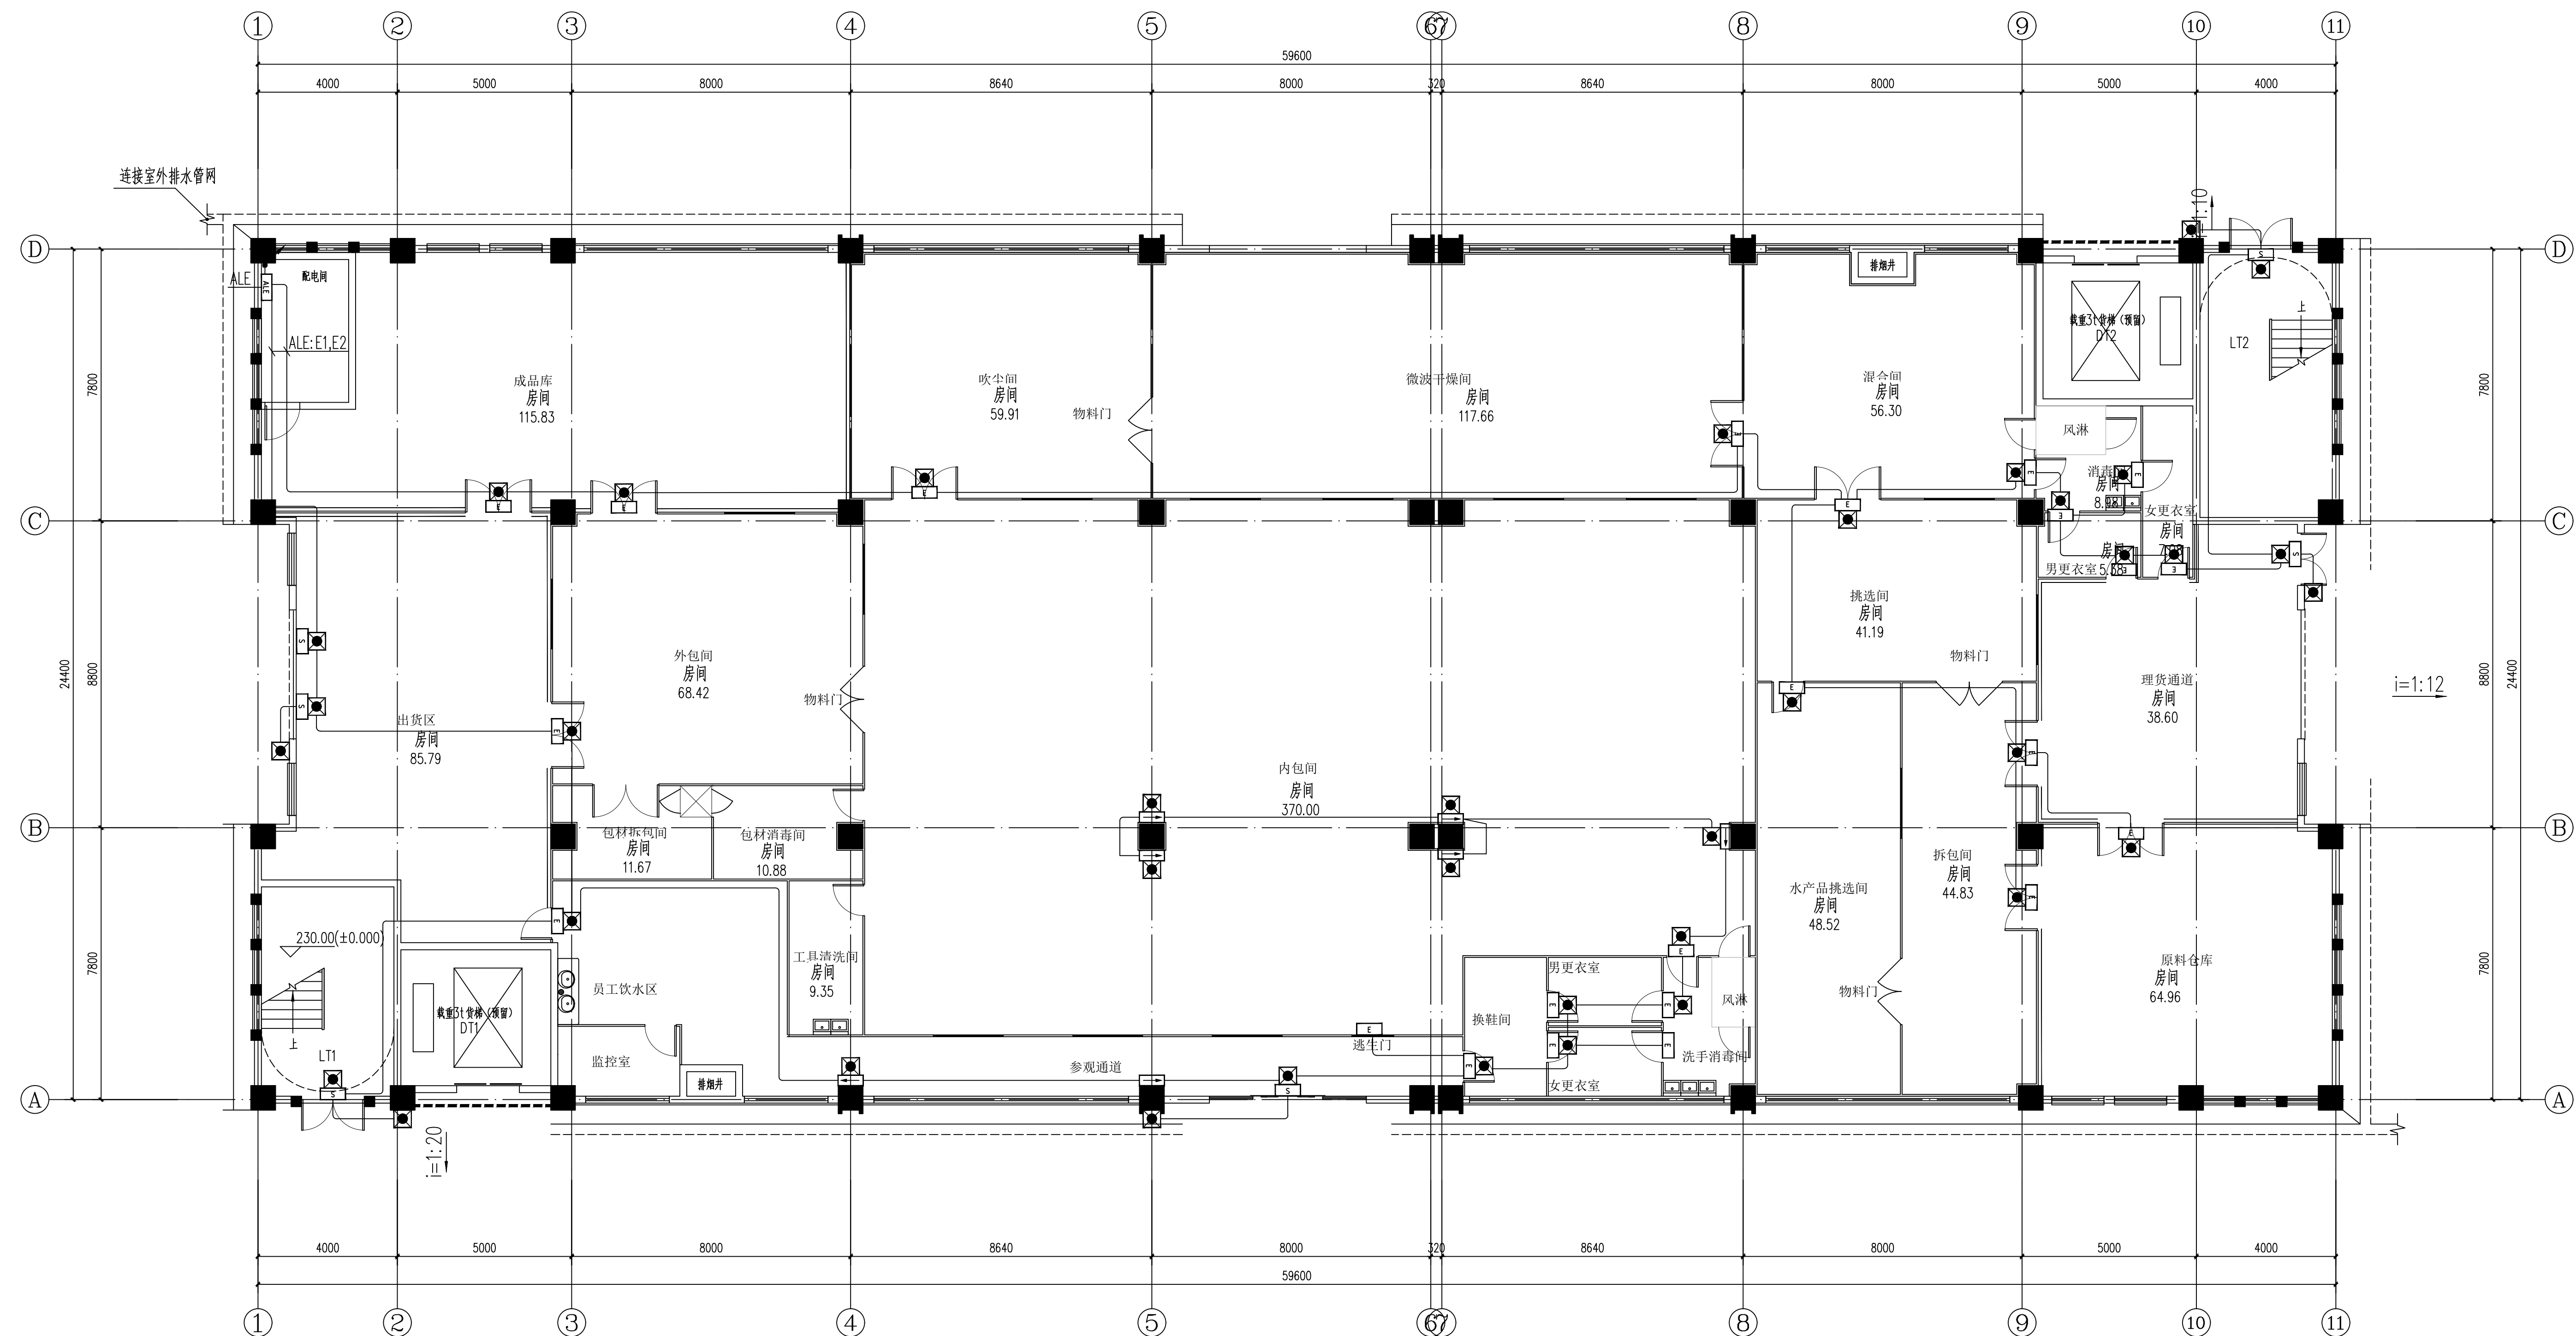

一层应急照明平面图 1:100

本层建筑面积: 1453.88m²
本栋建筑面积: 4569.82m²

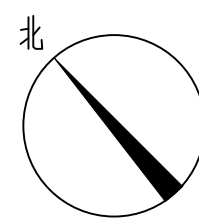

广州黄埔建筑设计院有限公司
GUANGZHOU HUANGPU ARCHITECTURAL DESIGN INSTITUTE CO., LTD.

□ 建筑工程设计甲级证书号: A244018920

□ 城乡规划设计乙级证书号：粤自资规乙字22440022

□ 工程勘察设计乙级证书号: 8244056666

□ 市政行业设计乙级证书号: A244018920

□ 风景园林设计乙级证书号: A244018920

合作单位:

图纸用途:

所有图纸皆为本公司财产,未经许可不准复制,施工单位应校对图
纸尺寸,并向建筑师领号,并图章须经建筑师签名,不许用作施工

平面位置示意 Key Plan

附注:

注册章 Stamp for Certified

工程设计出图专用章 Stamp for
Engineering Design

建设单位 Client

始興縣司前鎮人民政府

丁巳夕登	Pro: Ximo
------	-----------

司前臣切片厂标准厂房配套工程项目

アセチルコリン (ACh) : 10

审 定 Approved	李绍贵	李绍贵
审 核 Examined	吴伟民	吴伟民
项目负责 Proj. Architect	韦 奔	韦奔
专业负责 Special Field in Charge	许业超	许业超
校 对 Design Checked	许业超	许业超
设 计 Design	罗若辉	罗若辉
制 图 Drawn		

图 纸 名 称	Drawing title
---------	---------------

一、应急照明平面图

图 别 DWG. STYLE	施工图	专 业 Discipline	电气
设计编号 Design NO.		比 例 Scale	1:100
图 号 DWG. NO.	DS-19	日 期 Date	2025. 04