
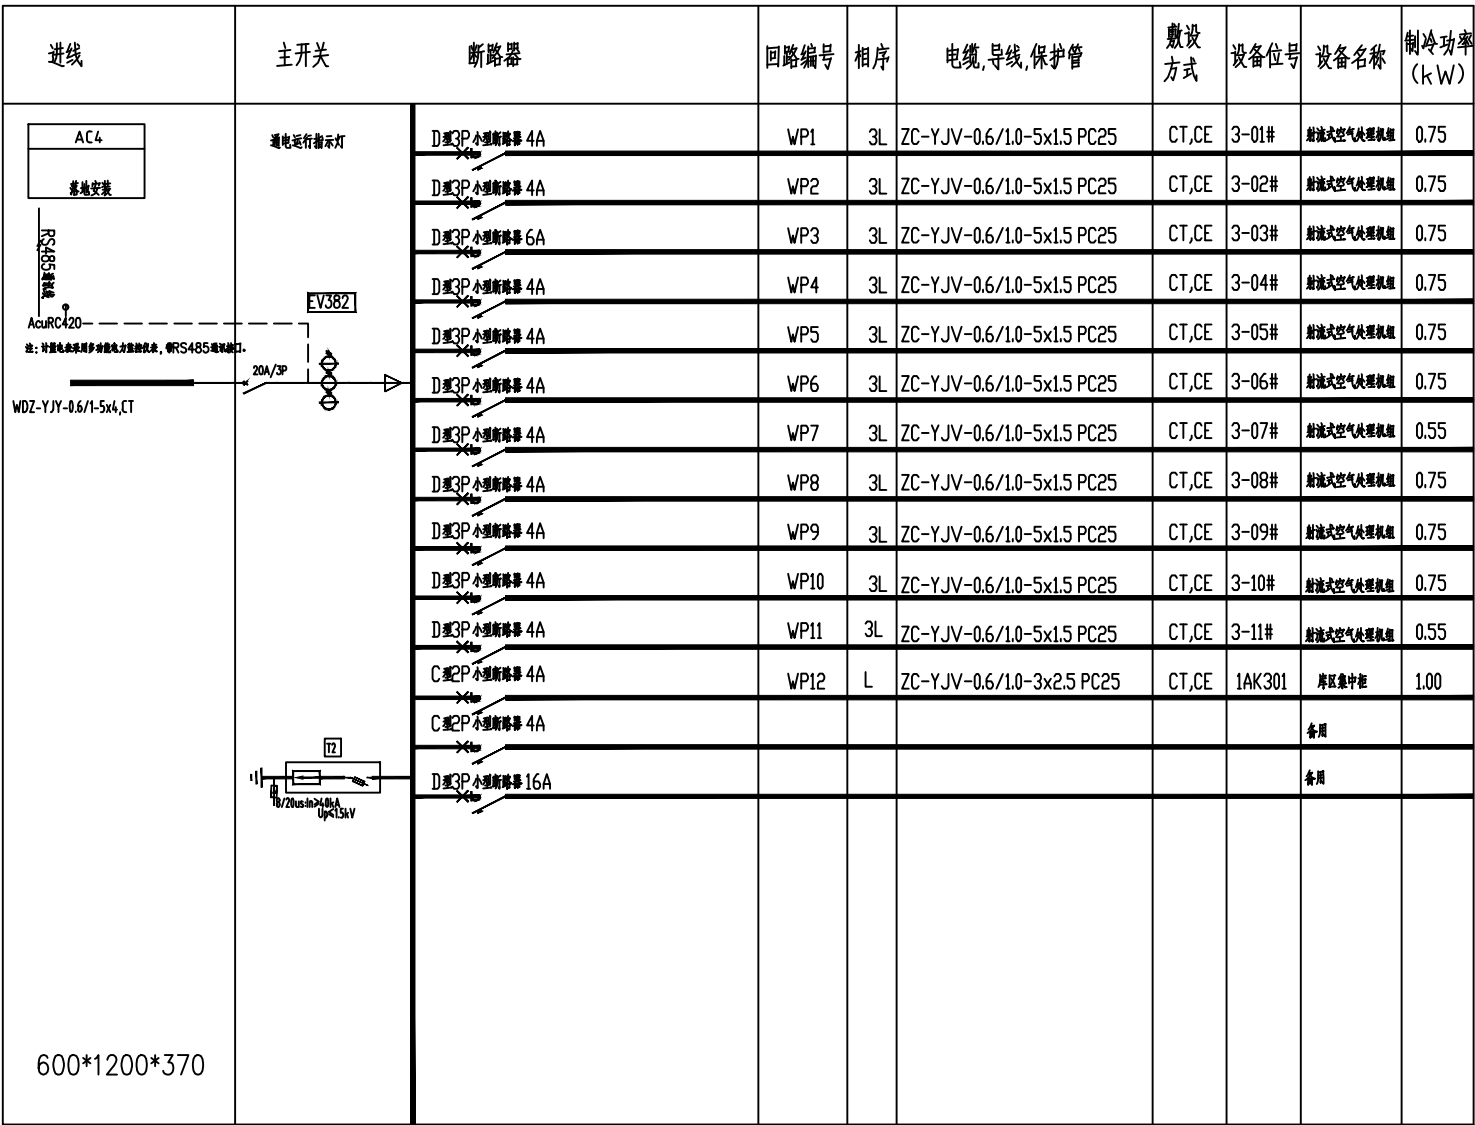
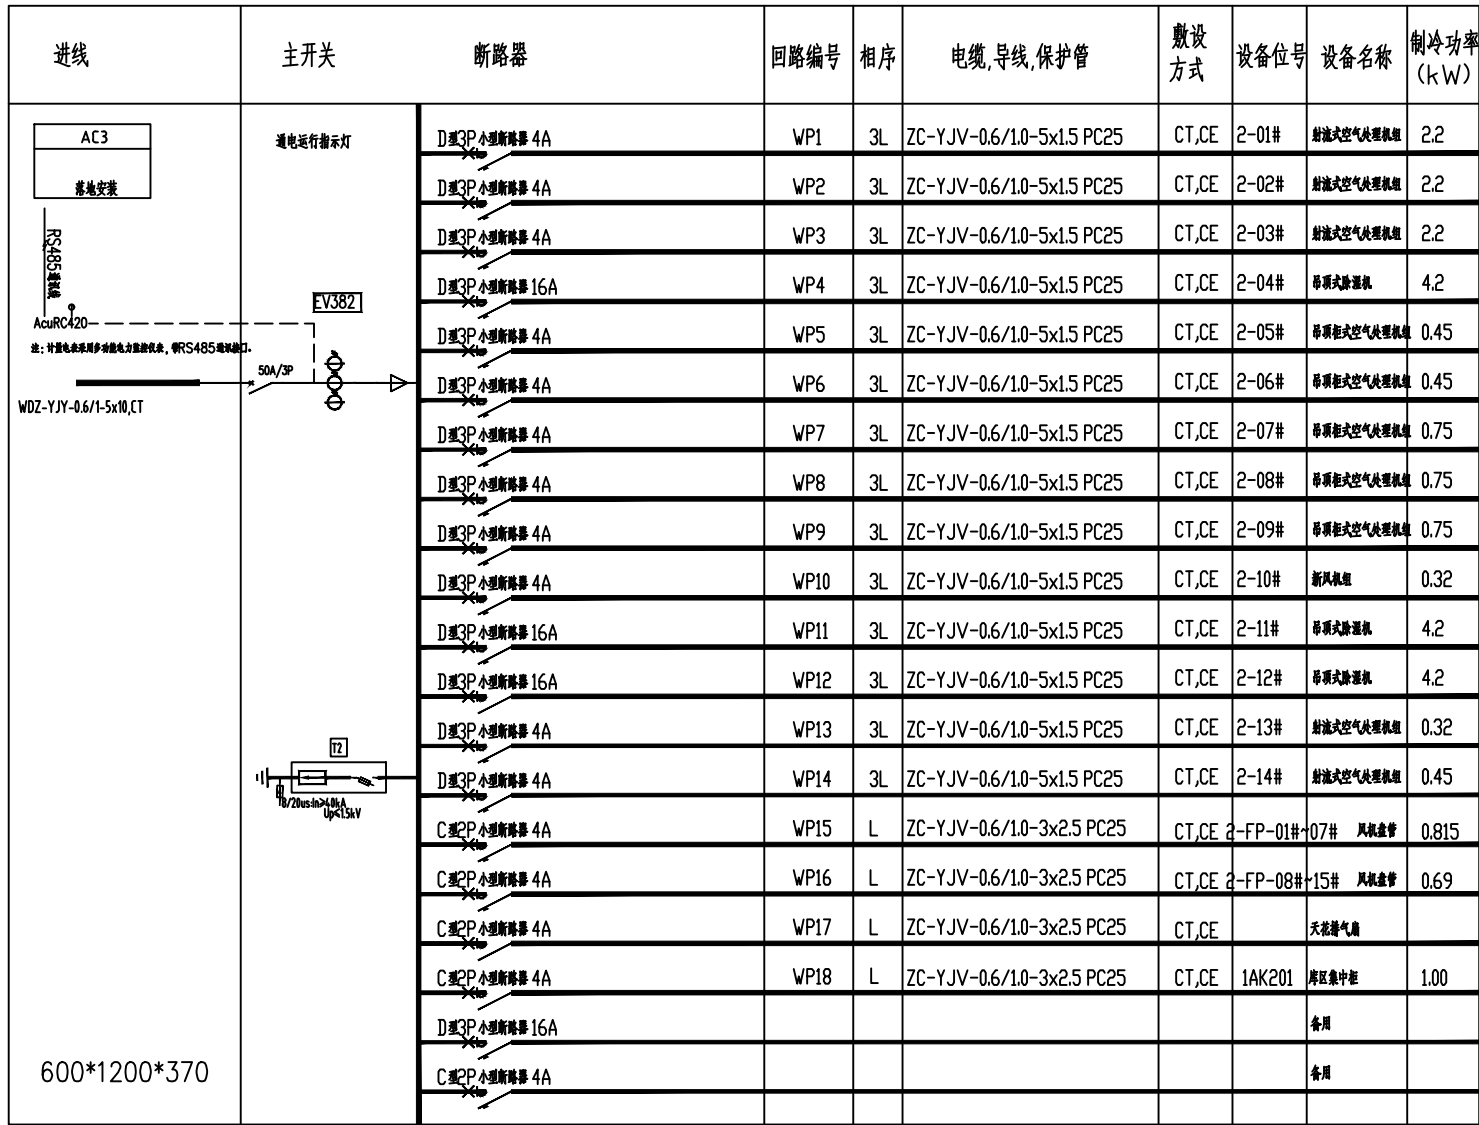
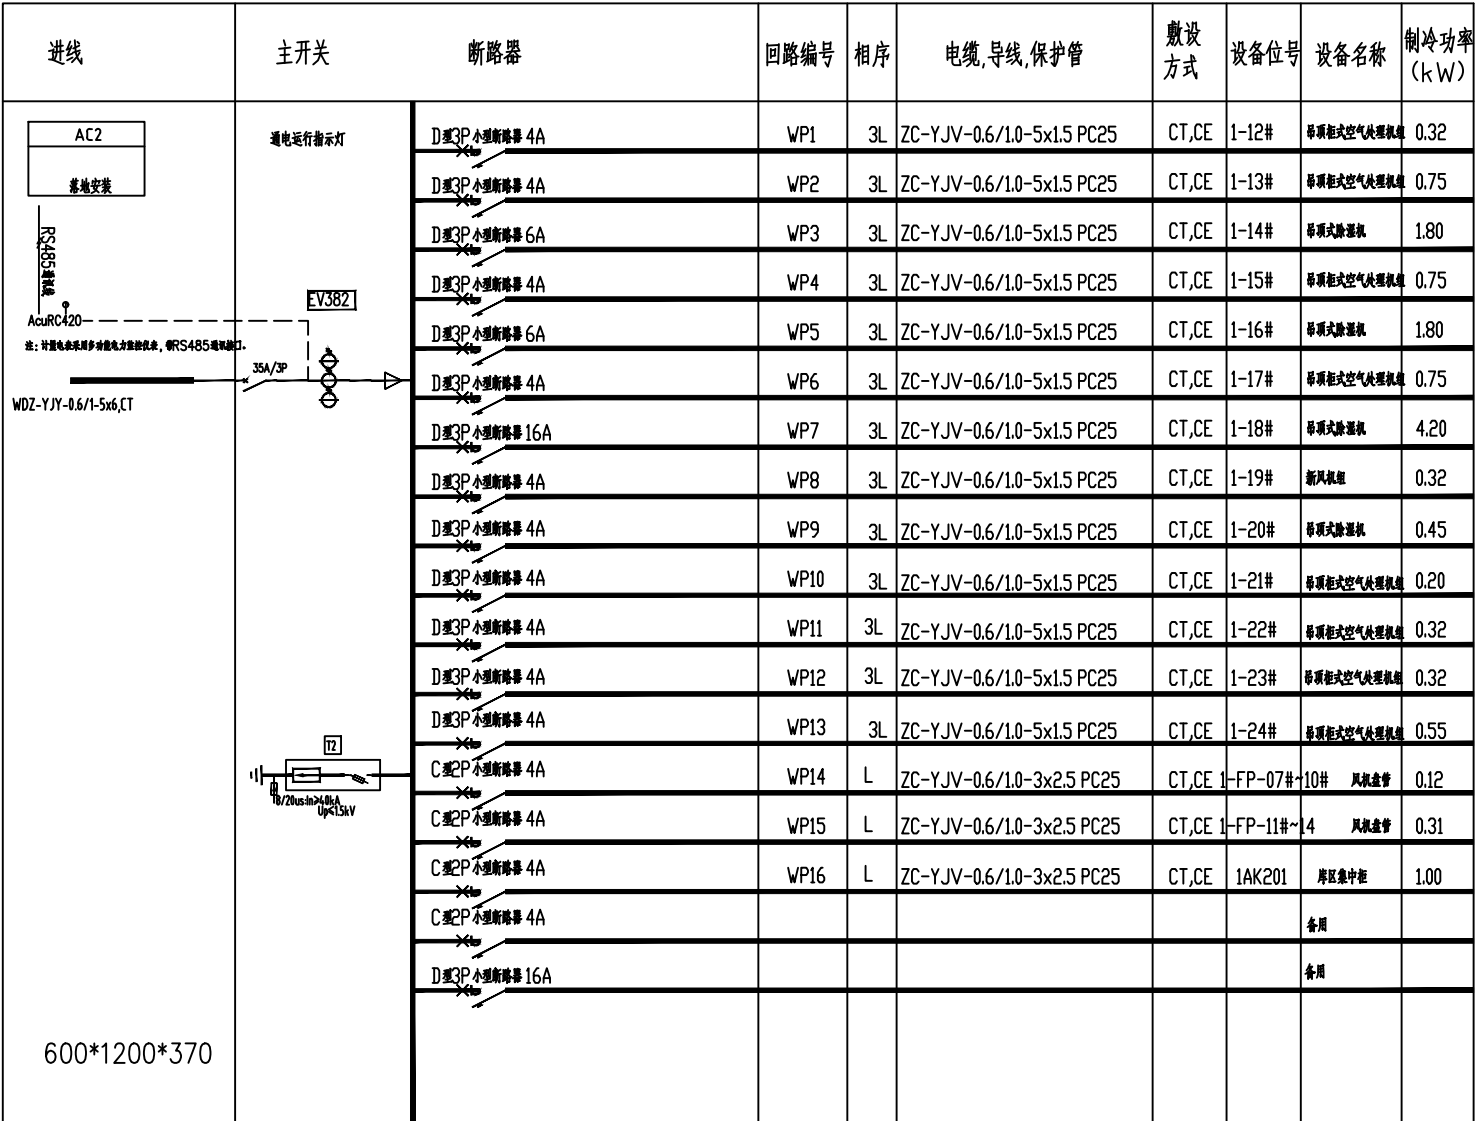


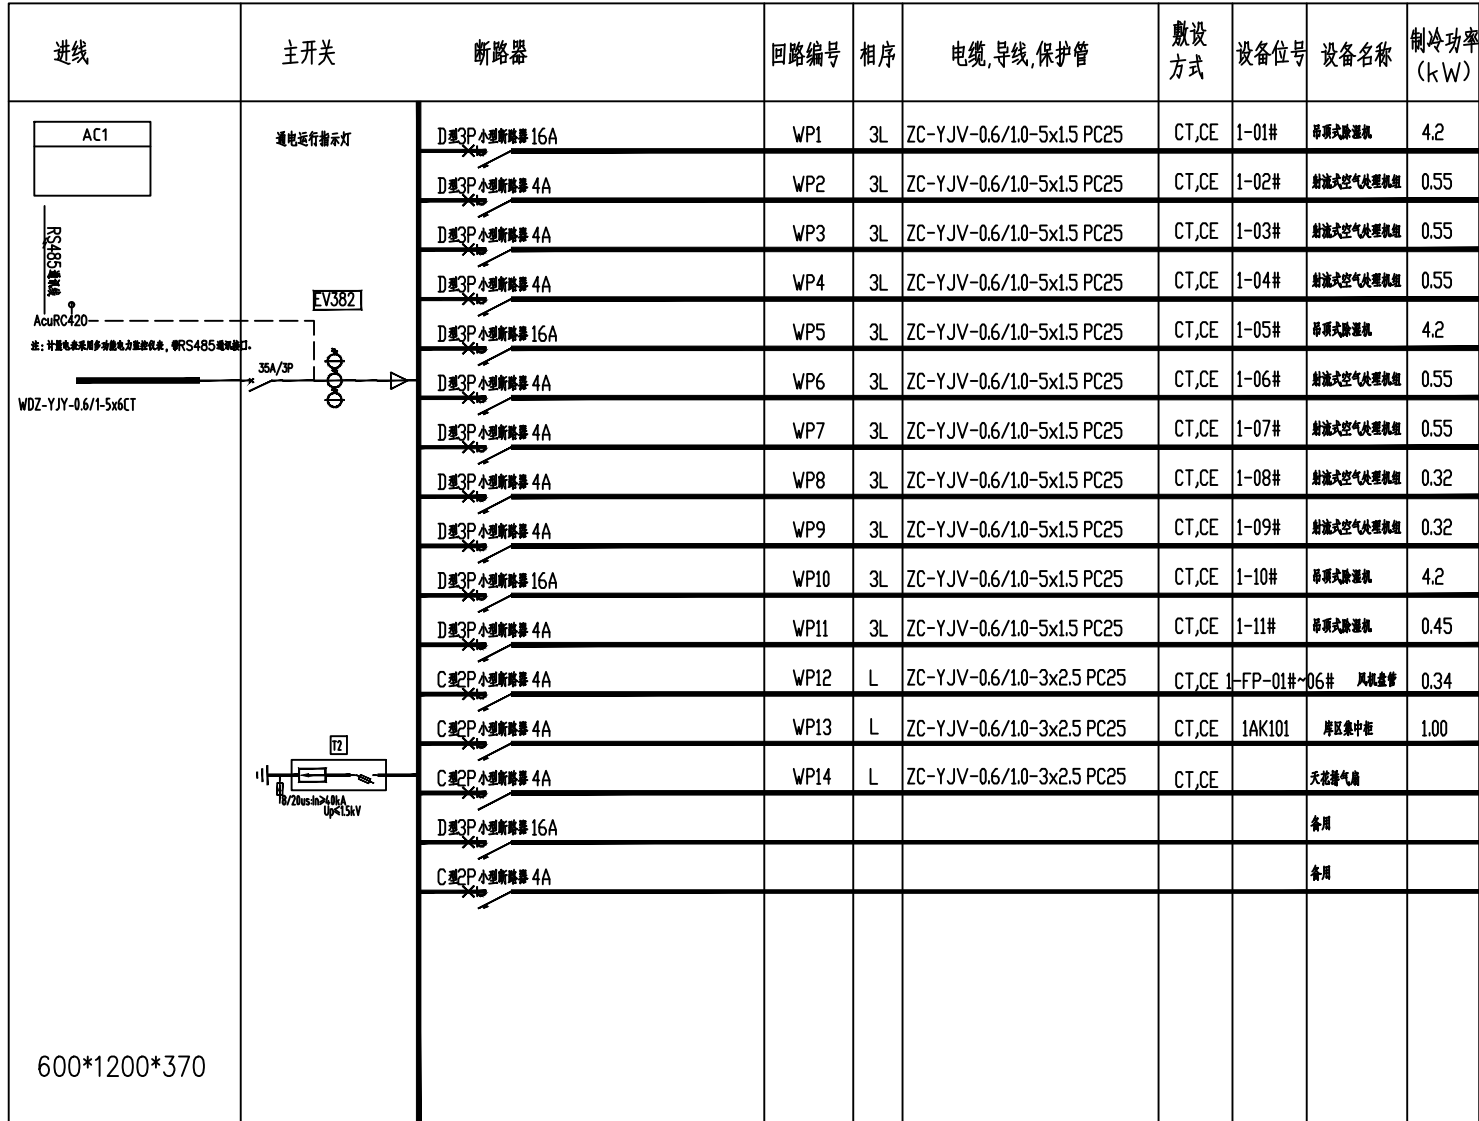

IP
DESIGN
WHAMPOA

广州黄埔建筑设计院有限公司
GUANGZHOU HUANGPU ARCHITECTURAL DESIGN INSTITUTE CO., LTD

□ 建筑工程设计甲级证书号: A244018920

□ 城乡规划编制乙级证书号: 粤自资规乙字22440022

□ 工程勘察设计乙级证书号: B244056666

□ 市政行业设计乙级证书号: A244018920

□ 风景园林设计乙级证书号: A244018920

合作单位:

图纸用途:

所有图纸均为本公司的财产,未经许可不准复制或施工单位应校对现场尺寸并向建筑师报告错误,此图未经建筑师签名不许用作施工。

平面位置示意 Key Plan

注册章 Stamp for Certified

工程设计出图专用章 Stamp for Engineering Design

建设单位 Client

始兴县司前镇人民政府

工程名称 Proj. Name

司前原切片厂标准厂房配套工程项目

子项名称 Sub-Proj. Name

审 定
Approved

李绍贵

李绍贵

审 核
Examined

吴伟民

吴伟民

项目负责
Proj. Architect

韦 奔

韦 奔

专业负责
Special Field in Charge

许业超

许业超

校 对
Design Checked

许业超

许业超

设 计
Design

罗若辉

罗若辉

制 图
Dram

图纸名称 Drawing title

空调配电箱系统图二

图 别
DWG. STYLE

施工图

专 业
Discipline

电气

设计编号
Design NO.

比 例
Scale

1:100

图 号
DWG. NO.

DS-23

日 期
Date

2025.04

图纸盖章后有效