


审定	李绍贵	李绍贵
审核	温海山	温海山
制图	韦秀	韦秀
专业负责	刘双和	刘双和
设计	刘双和	刘双和
制图	韩志志	韩志志

图例	施工图	专业	给排水
设计编号	SS-02	比例	1:100
图号	SS-02	日期	2025.04

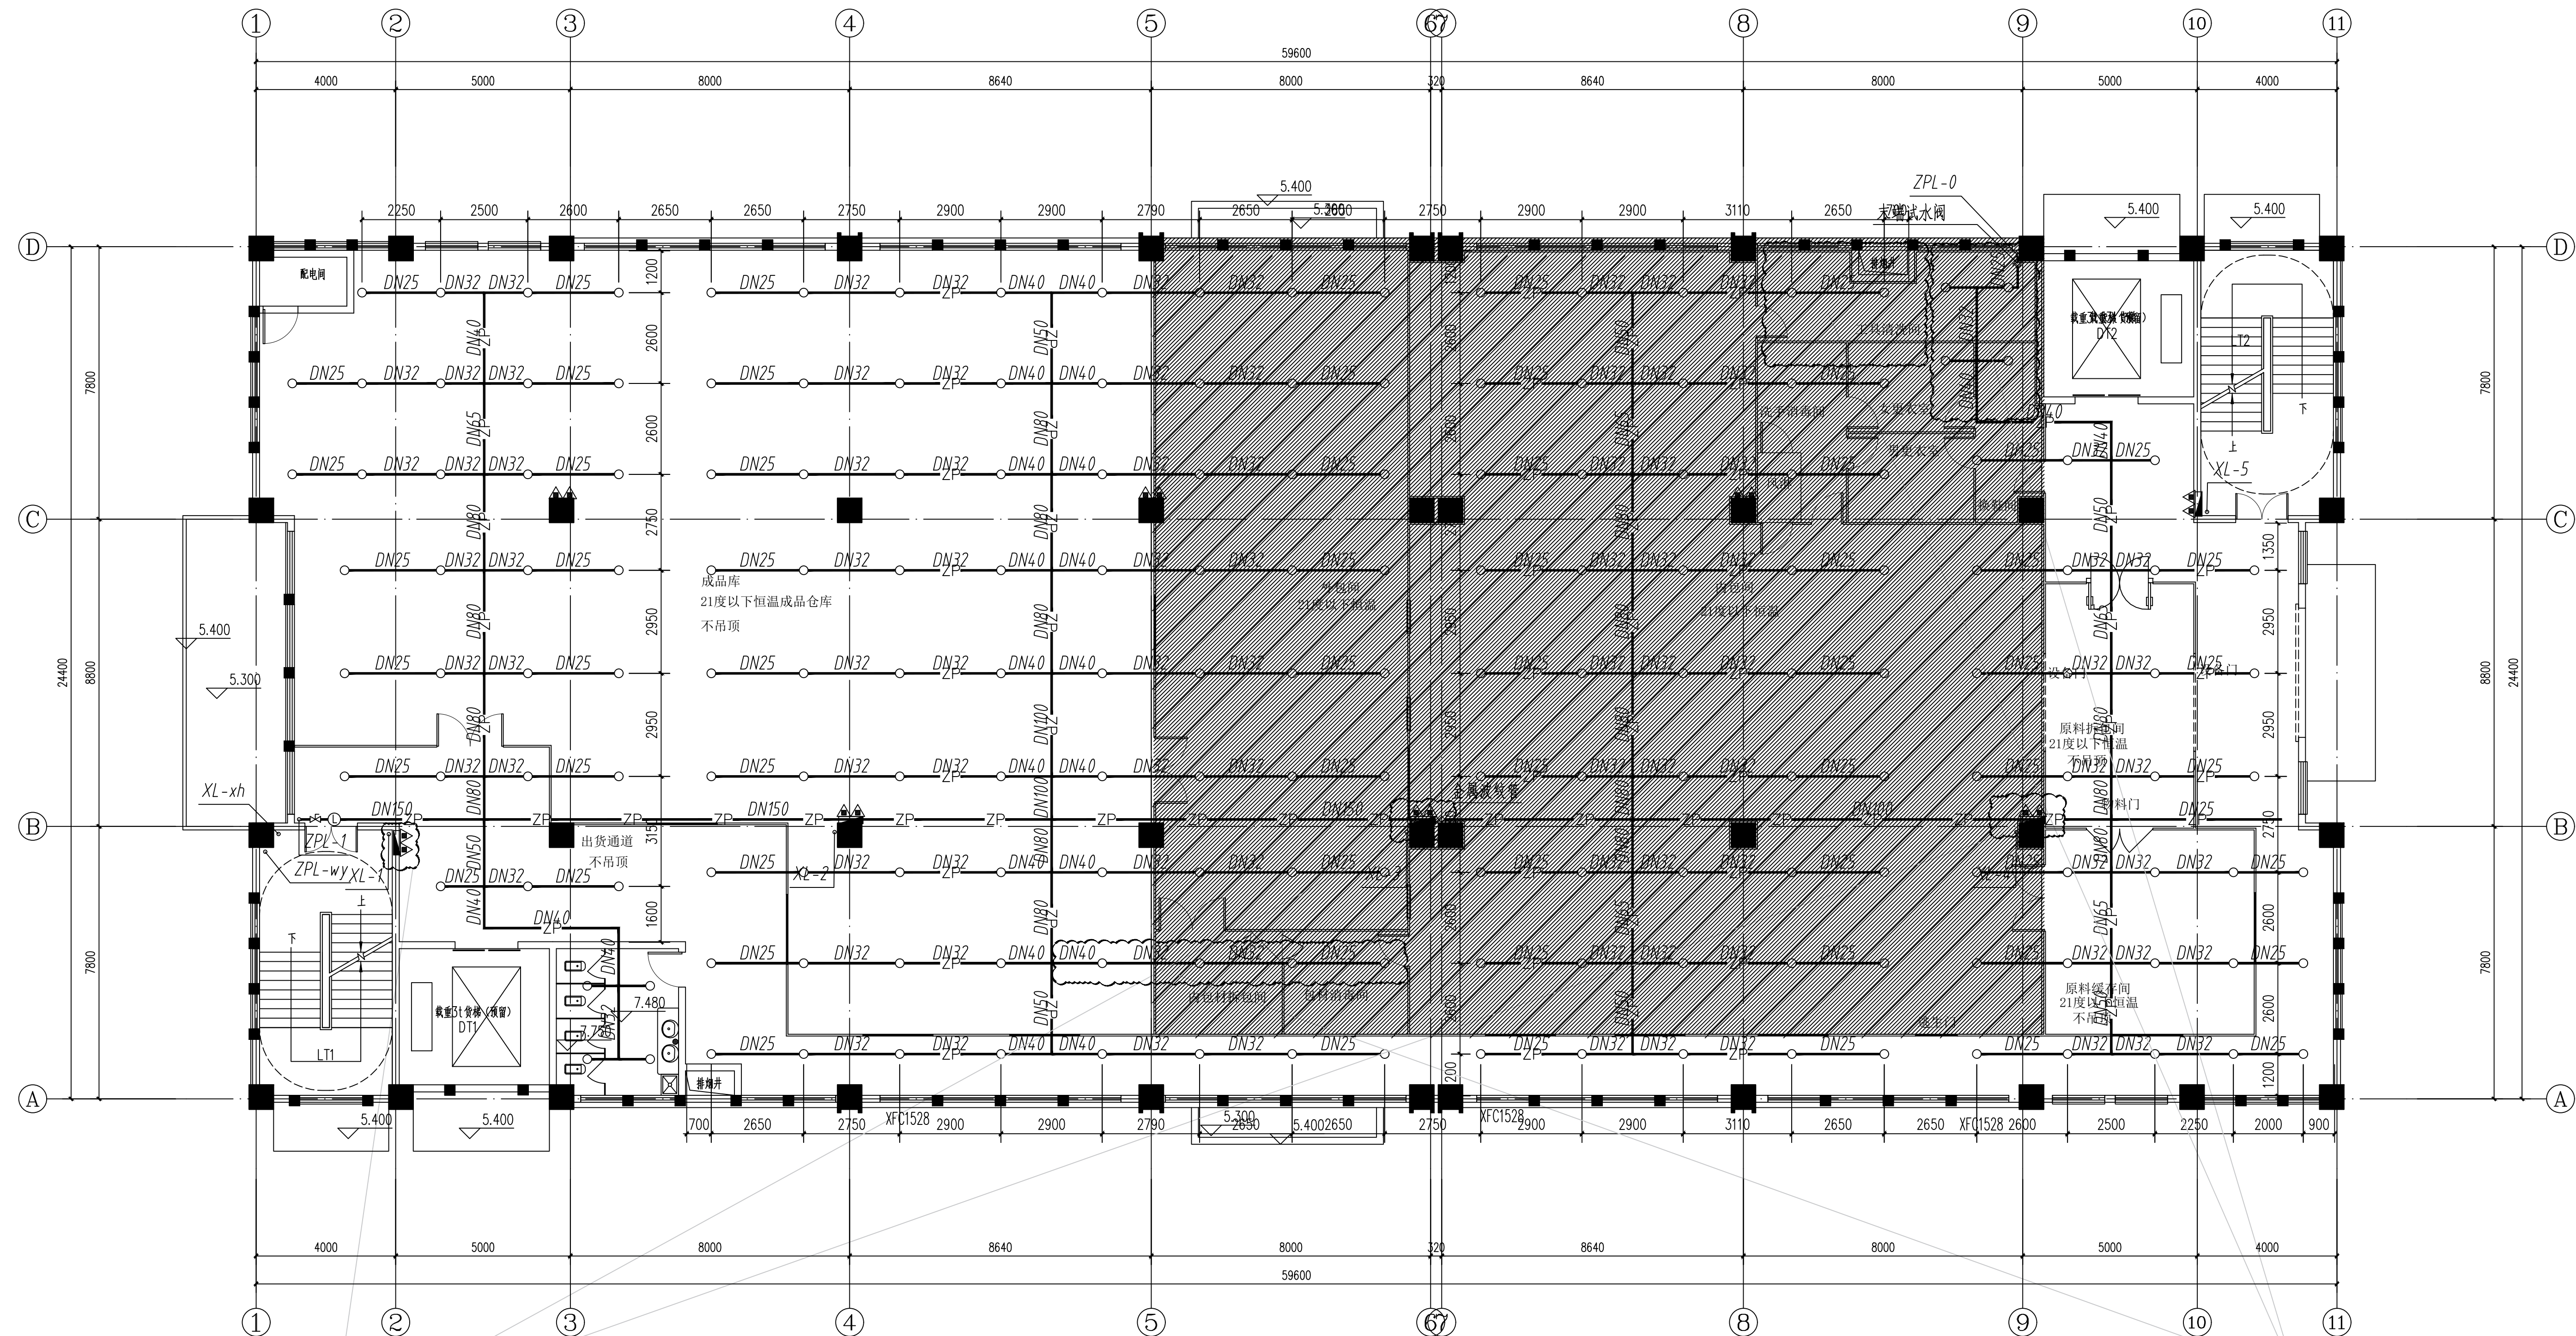

云线范围拆除消防栓系统支管及消防栓

二层给排水拆除平面图 1:100

备注: 阴影部分为吊顶部分, 仅拆除上喷淋嘴和上喷淋嘴至水平位置支管的竖向支管部分。

云线范围拆除喷淋支管和喷淋嘴