


建筑给水排水工程	ARCHITECTURE STRUCTURE PLUMBING MECHANICAL	电气弱电总图	ELECTRICAL. TELECOM SITE PLAN
----------	---	--------	-------------------------------------

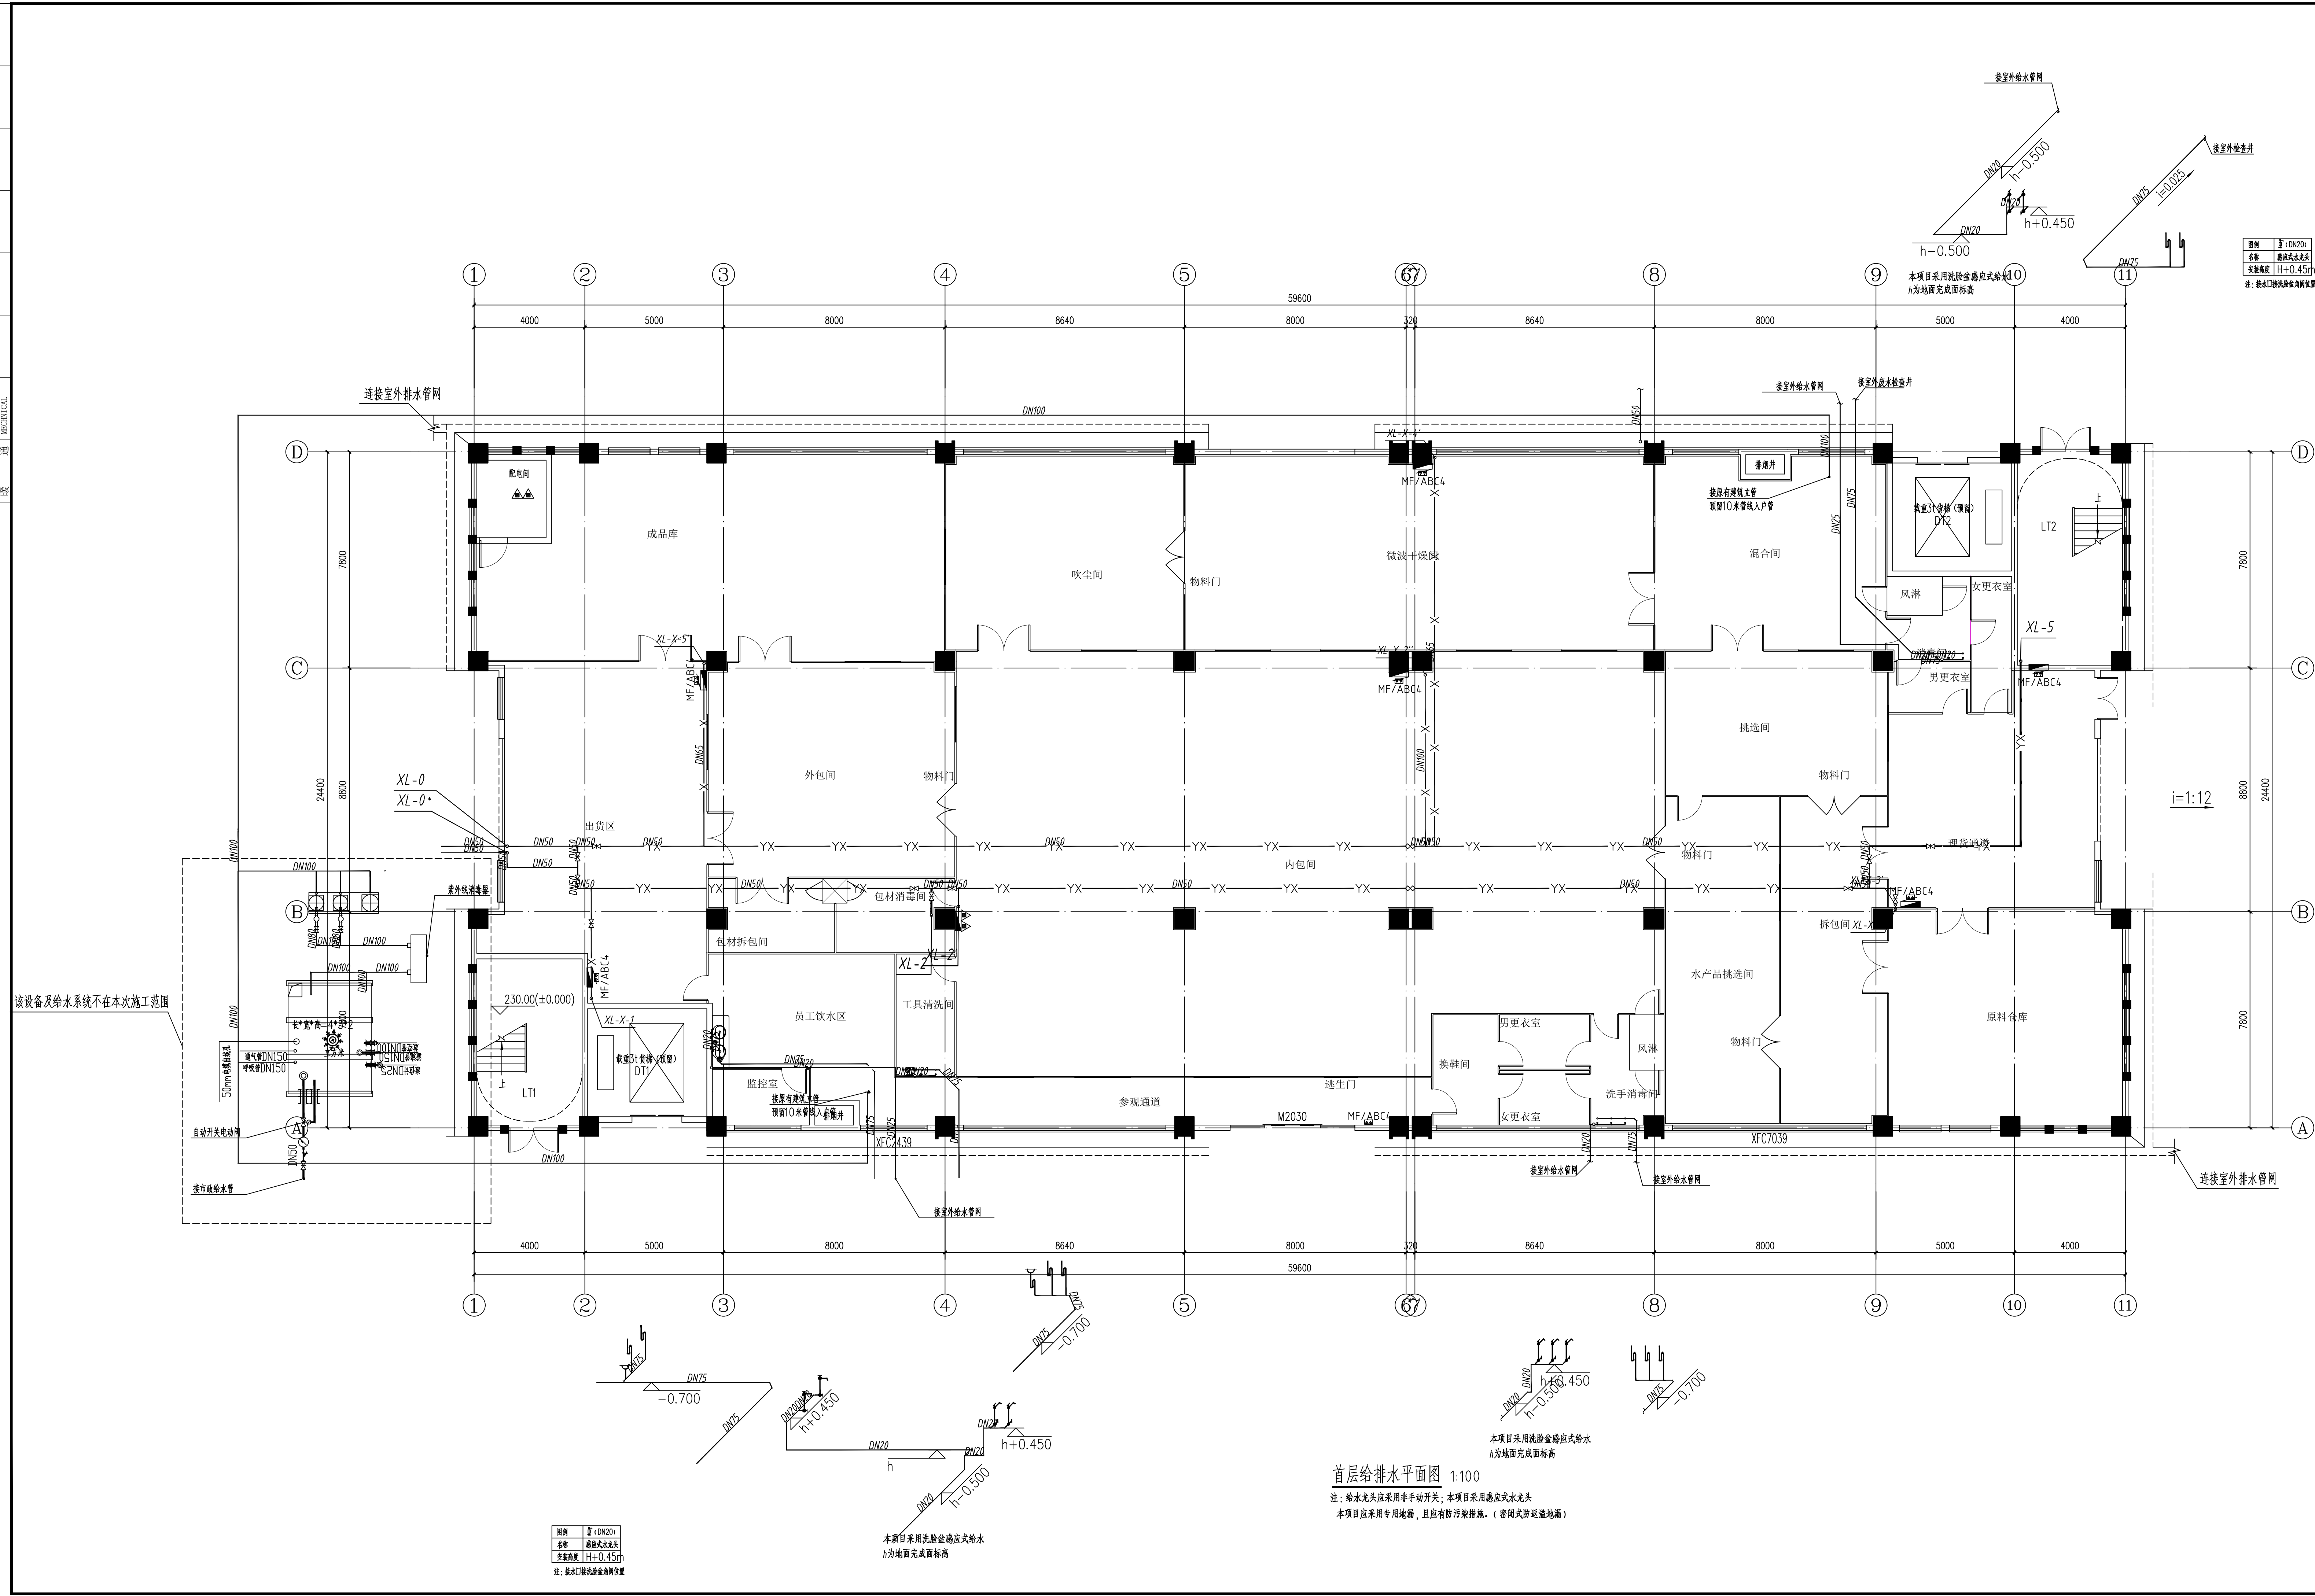

IIP DESIGN WHAMPOA					
广州黄埔建筑设计院有限公司 GUANGZHOU HUANGPU ARCHITECTURAL DESIGN INSTITUTE CO., LTD.					
☐ 建筑工程设计甲级证书号：A244018920 ☐ 城乡规划编制乙级证书号：粤自资规乙字J22440022 ☐ 工程勘察设计乙级证书号：B244056666 ☐ 市政行业设计乙级证书号：A244018920 ☐ 风景园林设计乙级证书号：A244018920					
合作单位：					
图纸用途： 所有图纸皆为本公司之财产，未经许可不准复制或施工单位应严格按图施工，如有更改须先经原编制人同意，否则本图作废或引发安全事故均与提供者无关。					
平面位置示意图 Key Plan					
附注：					
注册章 Stamp for Certified					
工程设计出图专用章 Stamp for Engineering Design					
建设单位 Client					
兴宁市县前镇人民政府					
项目名称 Proj. Name					
司前原切片厂标准厂房配套工程项目					
子项名称 Sub-Proj. Name					
审 定 Approved 审 核 Examined 项目负责人 Proj. Architect 专业负责 Design Chief in Charge 校 对 Design Checked 设 计 Design 可 用 Comm.		李招贵 温海山 韦 奔 刘双和 刘双和 韩远志			
		李招贵 温海山 韦 奔 刘双和 刘双和 韩远志			
图底名称 Drawing title					
首层给排水平面图					
编 制 Dwg. STYLE 设计编号 (Design NO.) 图 号 (Fig. No.)		施工图		专 业 Discipline 比 例 Scale 日 期 Date	给排水 1:100 2025.04