



|            |    |    |    |           |
|------------|----|----|----|-----------|
| 建筑给水排水采暖工程 | 结构 | 建筑 | 电气 | 电气        |
|            | 构造 |    | 弱电 | TELECOM   |
|            | 防水 |    | 总图 | SITE PLAN |
|            | 暖通 |    |    |           |

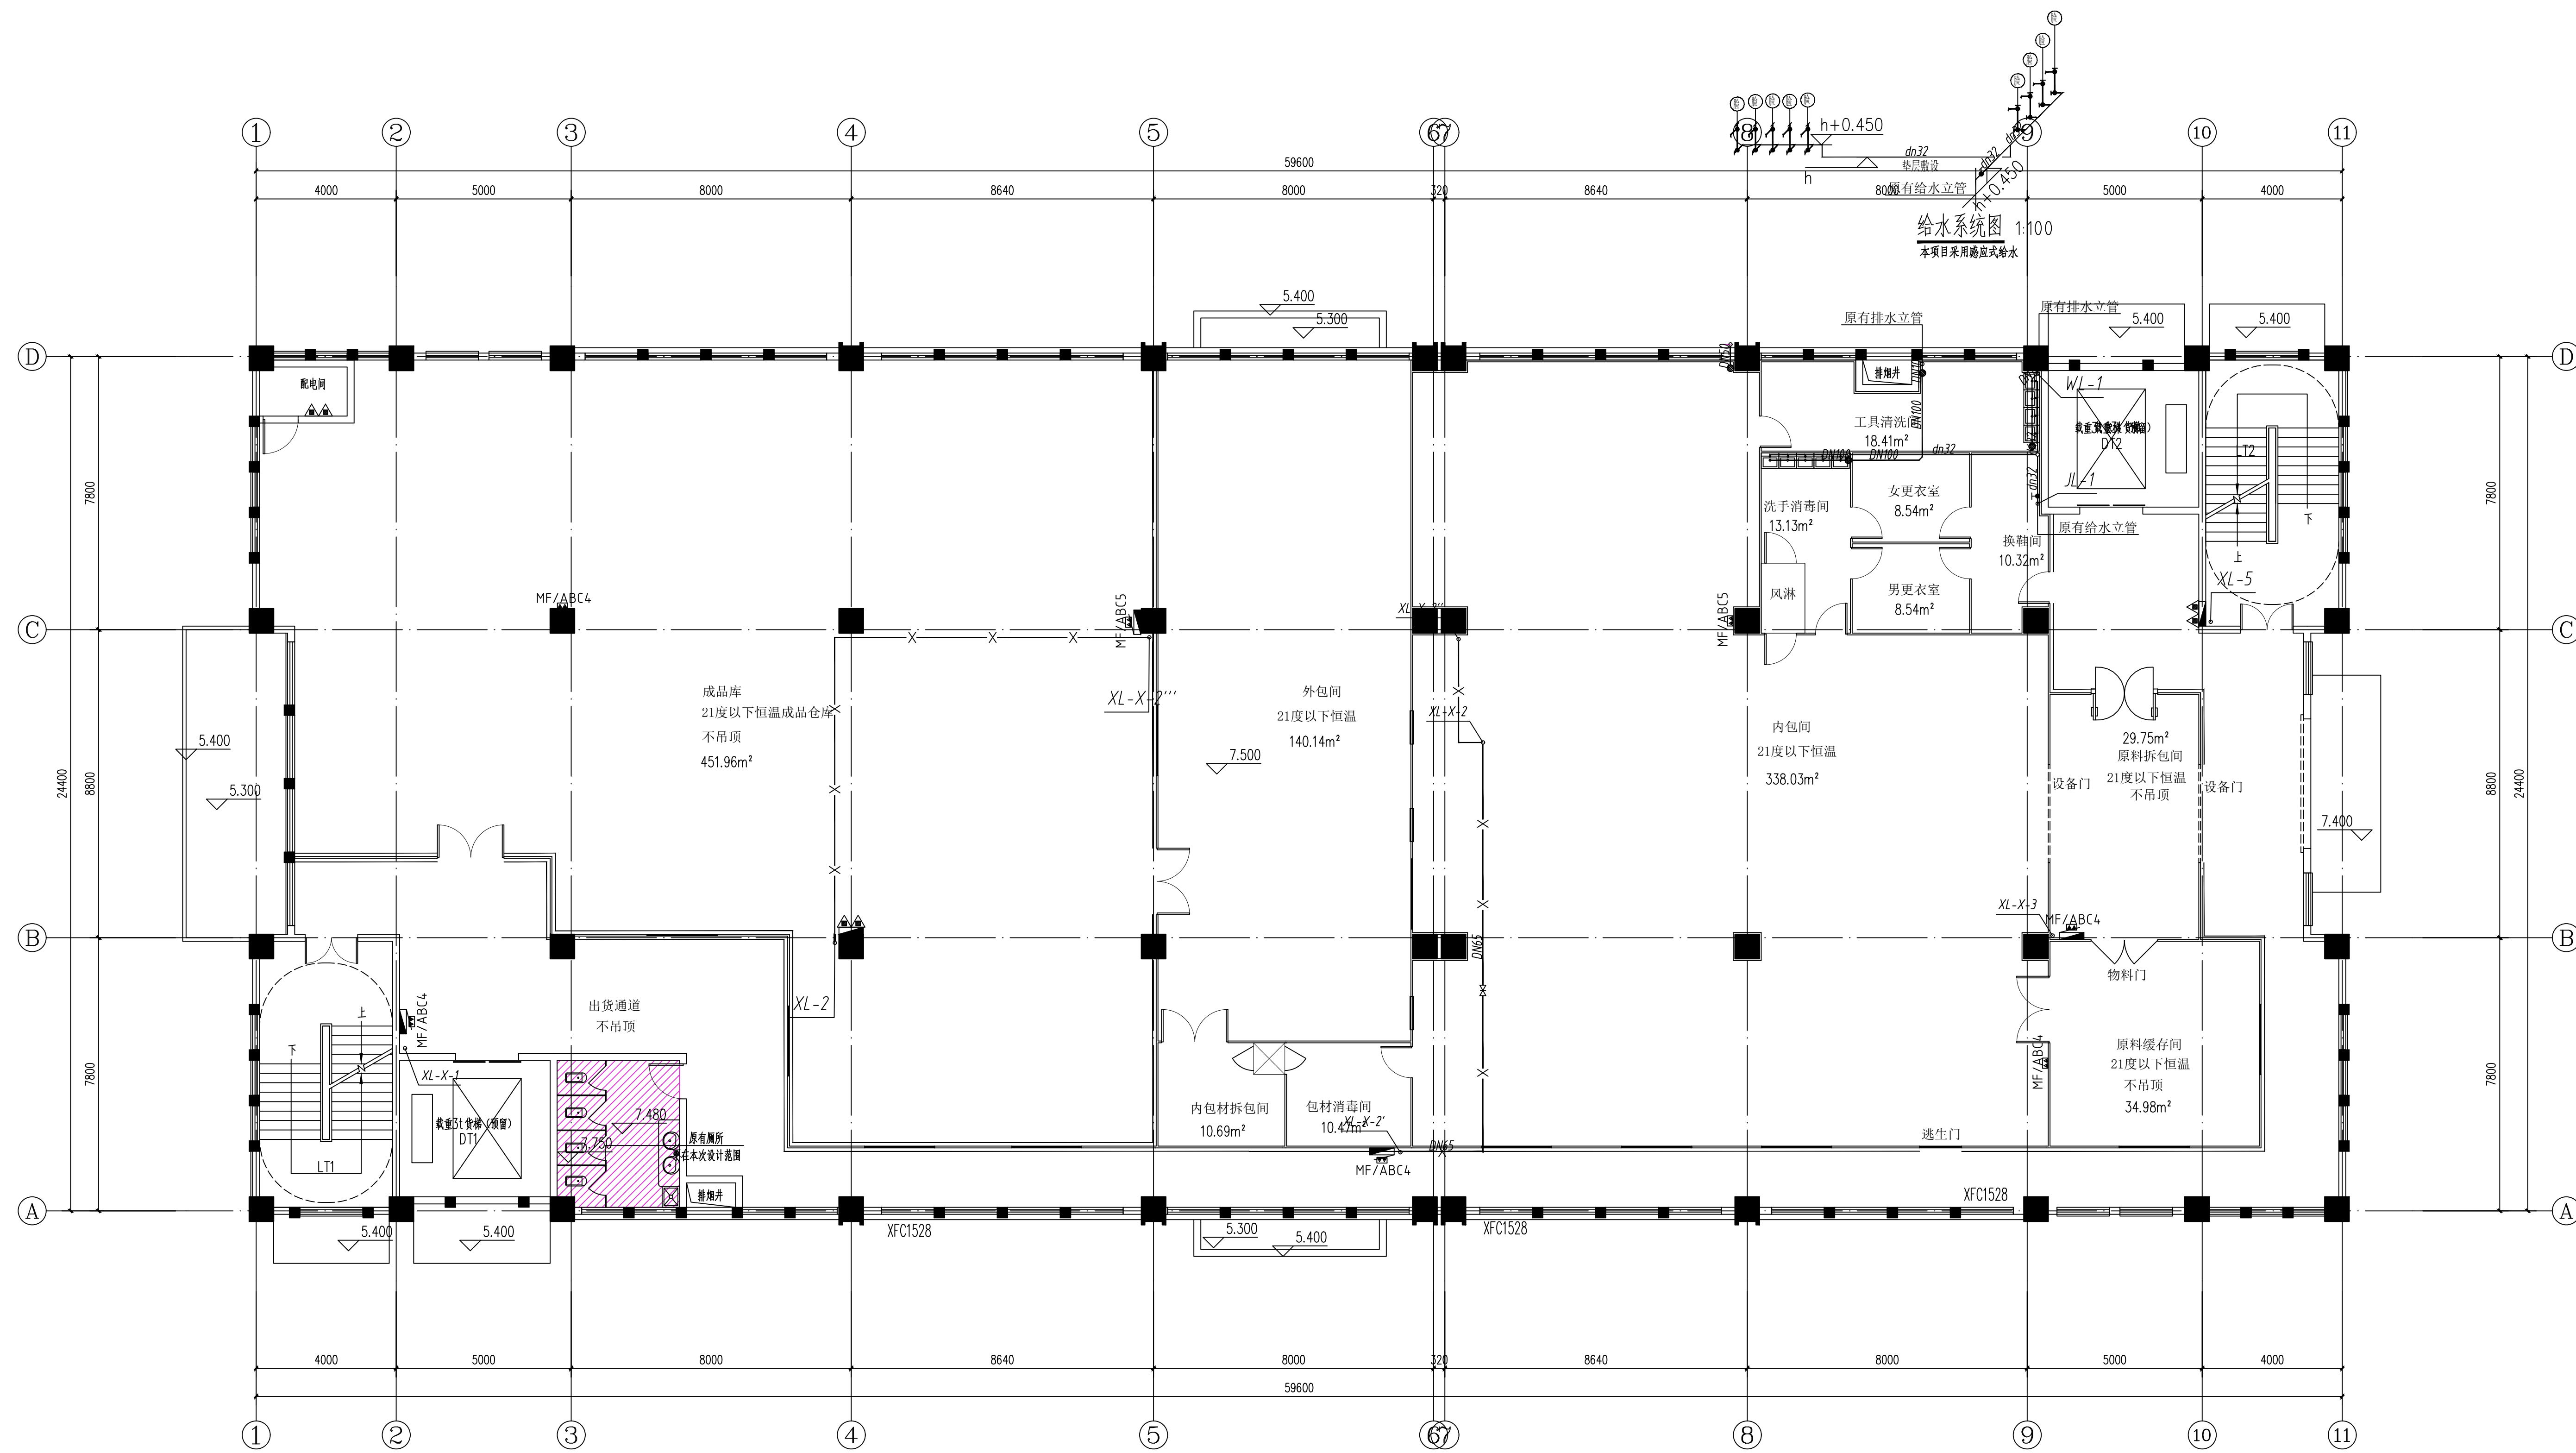

二层给排水平面图 1:100

注：给水龙头应采用非手动开关；本项目采用感应式水龙头  
本项目应采用专用地漏，且应有防污染措施。（密闭式防返溢地漏）

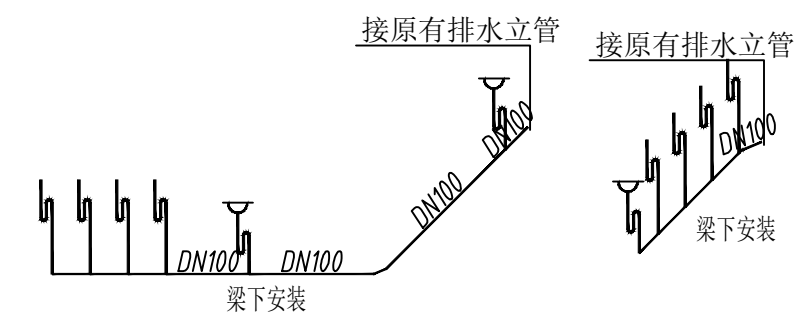

|      |          |
|------|----------|
| 图例   | ■ (DN20) |
| 名称   | 感应式水龙头   |
| 安装高度 | H+0.45m  |

注: 接水口接洗脸盆角阀位置

注：接水口接洗脸盆角阀位置

**IIP**  
DESIGN  
WHAMPOA

广州黄埔建筑设计院有限公司  
GUANGZHOU HUANGPU ARCHITECTURAL DESIGN INSTITUTE CO., LTD.

- 建筑工程设计甲级证书: A244018920
- 城乡规划编制乙级证书: 粤自资设乙字224040072
- 工程勘察设计乙级证书: B244056666
- 市政行业设计乙级证书: A244018920
- 风景园林设计乙级证书: A244018920

合作单位:

图纸用途:

所有图纸皆为本公司之财产,未经许可不准复制,施工单位应校对现场尺寸并向建筑师报告错漏,此图未经建筑师签名不许用作施工。

平面位置示意 Key Plan

附注:

注册章 Stamp for Certified

工程设计出图专用章 Stamp for  
Engineering Design

建设单位 Client

始兴县司前镇人民政府

|      |            |
|------|------------|
| 工程名称 | Proj. Name |
|------|------------|

| 子项名称    | Sub-Proj. Name          |
|---------|-------------------------|
| 1. 项目背景 | 1. Project Background   |
| 2. 项目目标 | 2. Project Objectives   |
| 3. 项目范围 | 3. Project Scope        |
| 4. 项目组织 | 4. Project Organization |
| 5. 项目计划 | 5. Project Plan         |
| 6. 项目执行 | 6. Project Execution    |
| 7. 项目监控 | 7. Project Monitoring   |
| 8. 项目收尾 | 8. Project Closure      |

|                                 |     |     |
|---------------------------------|-----|-----|
| 审 定<br>Approved                 | 李绍贵 | 李绍贵 |
| 审 核<br>Examined                 | 温海山 | 温海山 |
| 项目负责<br>Proj. Architect         | 韦 奔 | 韦奔  |
| 专业负责<br>Special Field in Charge | 刘双和 | 刘双和 |
| 校 对<br>Design Checked           | 刘双和 |     |
| 设 计<br>Design                   | 韩远志 | 韩远志 |
| 制 图                             |     |     |

图纸名称 Drawing title

二层给排水平面图

|                    |       |                   |         |
|--------------------|-------|-------------------|---------|
| 图 别<br>DWG. STYLE  | 施工图   | 专 业<br>Discipline | 给排水     |
| 设计编号<br>Design NO. |       | 比 例<br>Scale      | 1:100   |
| 图 号<br>DWG. NO.    | SS-05 | 日 期<br>Date       | 2025.04 |

图纸盖章后有效