



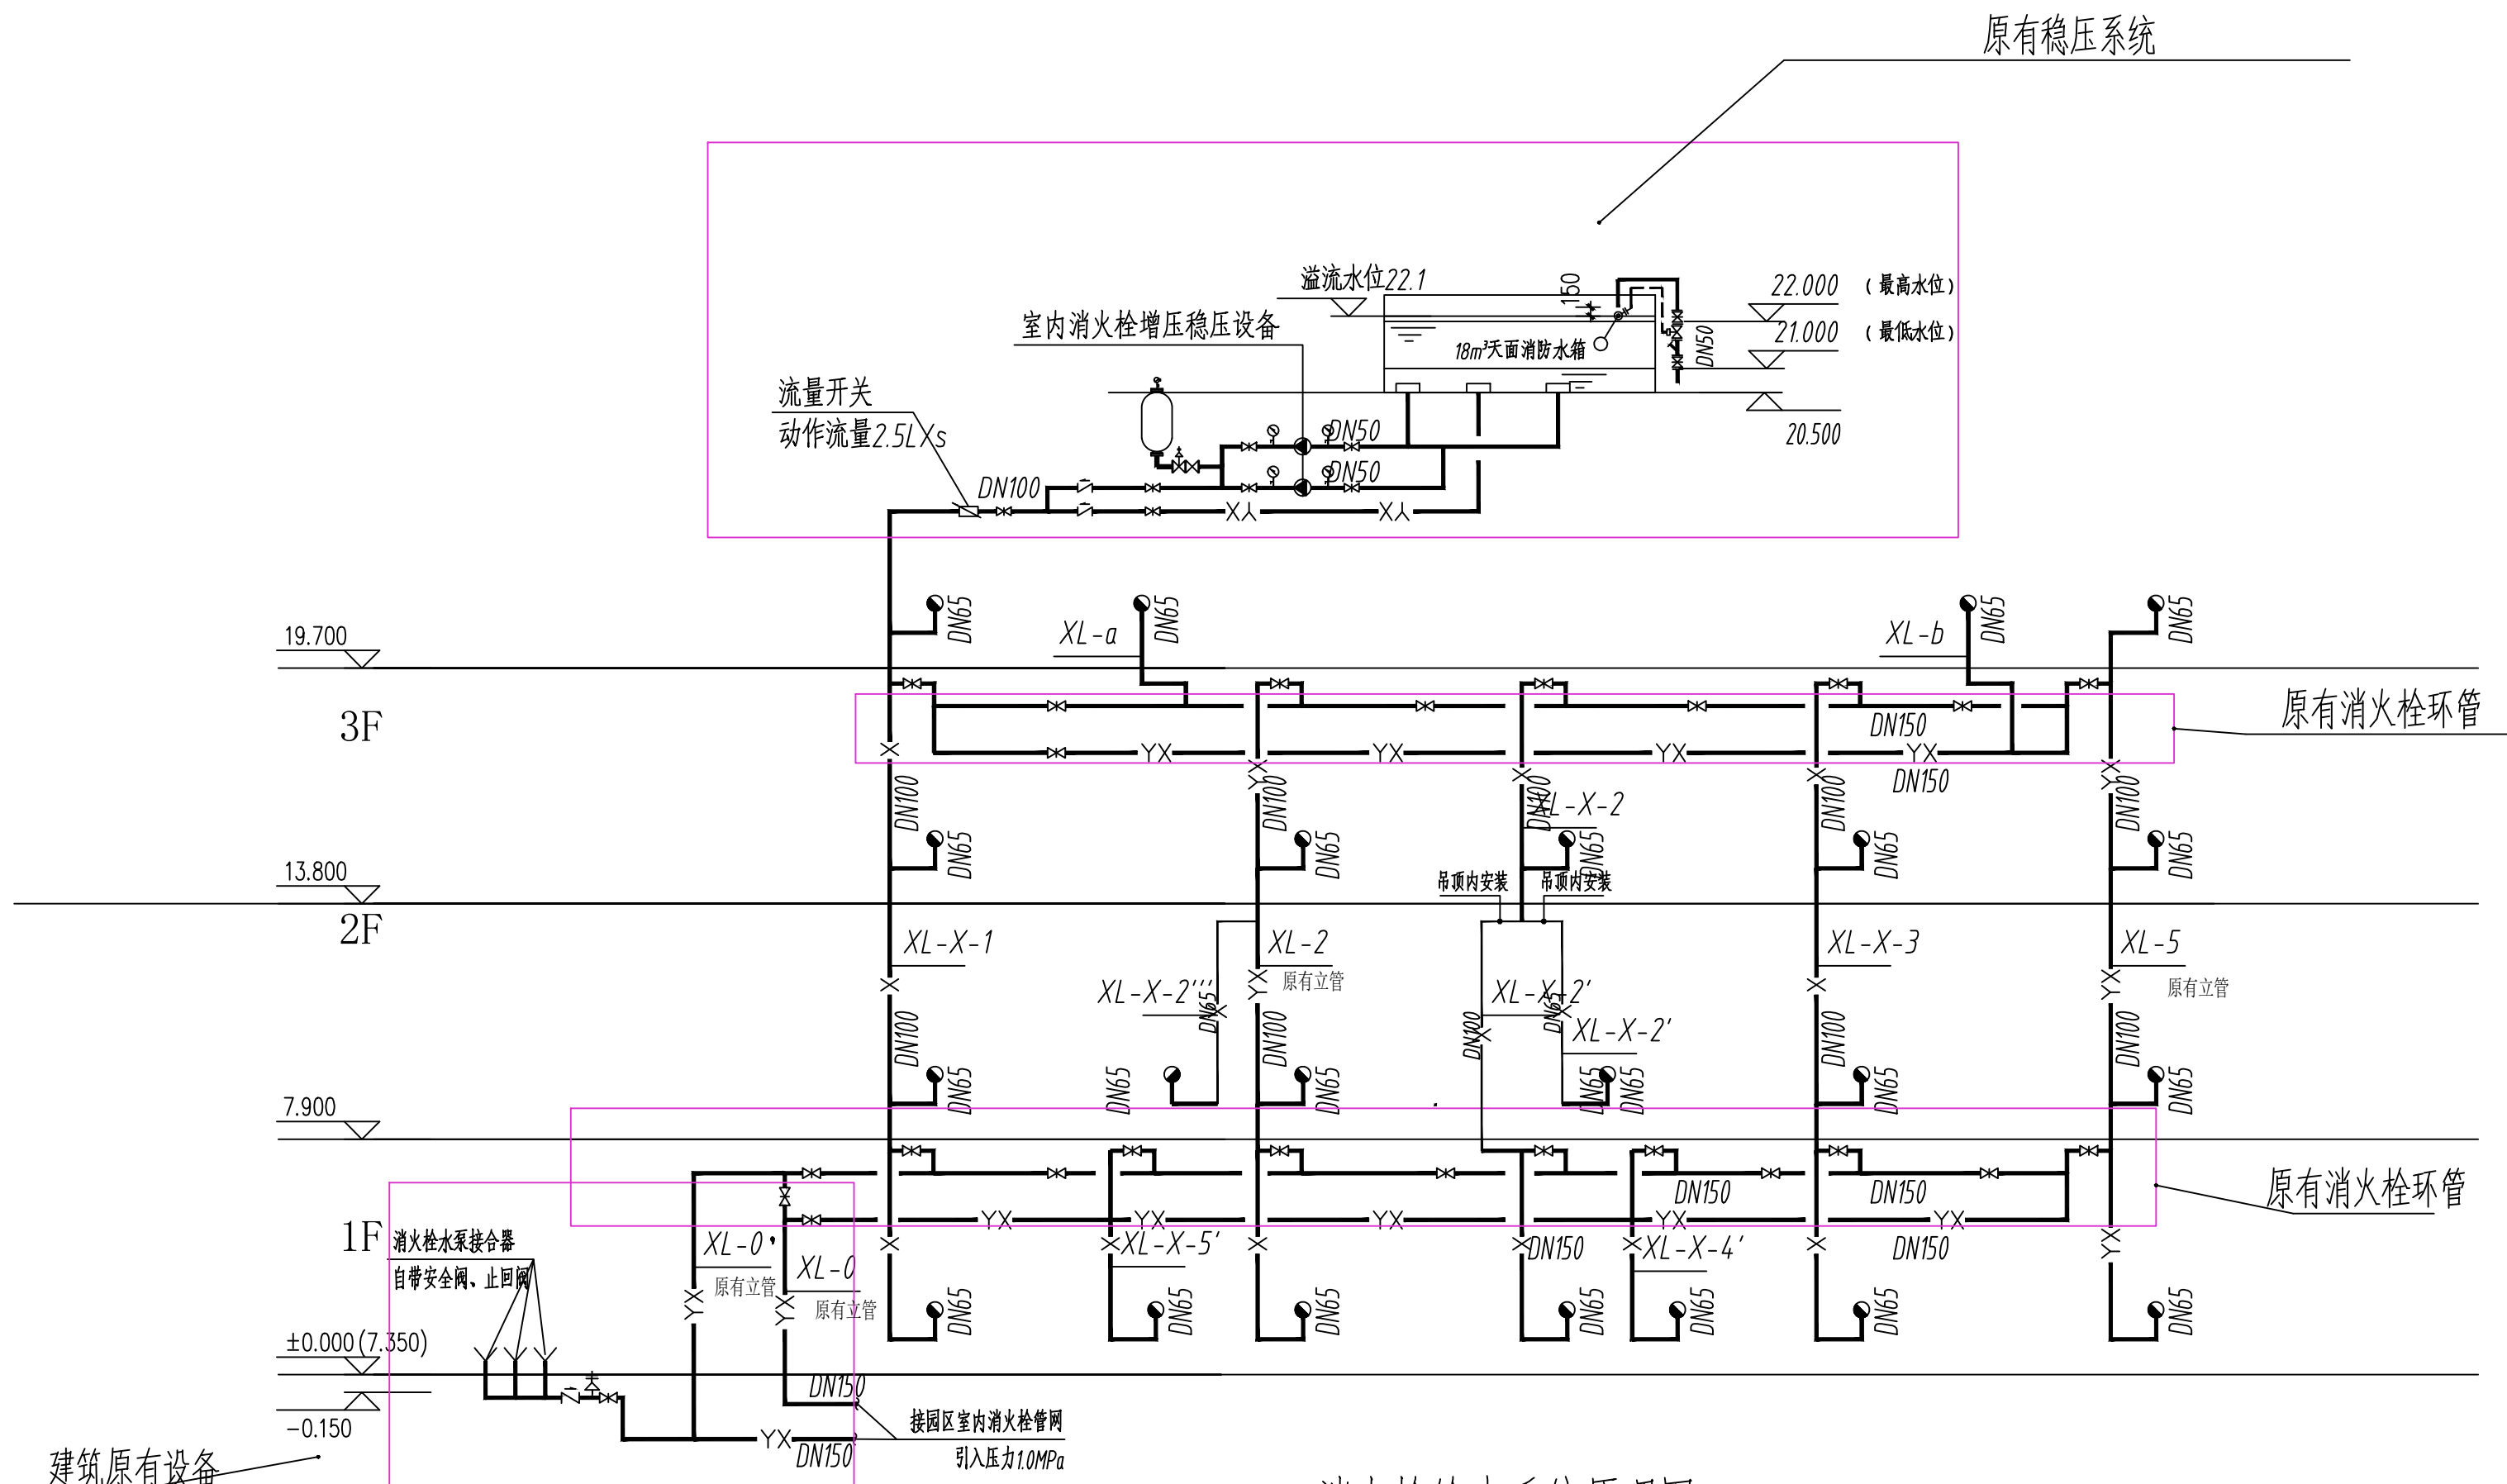

消火栓给水系统原理图

- | |
|---|
| 注：1.室内消火栓用水量为 $30L/s$ ，火灾延续时间3小时，室外消火栓用水量
为 $30L/s$ ，火灾延续时间3小时； |
| 2.消火栓栓口出水压力超过 $0.50MPa$ 的消火栓采用减压稳压型消火栓，具体楼层为1F~8F。
减压阀后压力值 $0.35mpa$ 。消火栓栓口距楼面均为 $1.10m$ 。 |
| 3.水泵接合器距室外消火栓距离小于 $40m$ 。水泵接合器安装详见图集99/03/S302。 |
| 4.本图为消火栓给水系统原理图，原理图若有与平面图冲突的地方，以
消火栓平面图为准。（消火栓数量及阀门设置） |
| 5.高位消防水箱进水管阀门应采取阀门箱保护 |

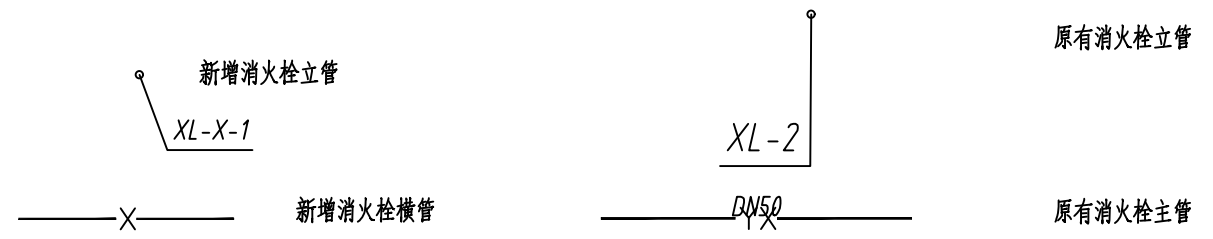

IIP DESIGN WHAMPOA			
广州黄埔建筑设计院有限公司 GUANGZHOU HUANGPU ARCHITECTURAL DESIGN INSTITUTE CO., LTD.			
☐ 建筑工程设计甲级证书号：A244018920			
☐ 城乡规划编制乙级证书号：粤自资规乙字22440022			
☐ 工程勘察设计乙级证书号：B244056666			
☐ 市政行业设计乙级证书号：A244018920			
☐ 风景园林设计乙级证书号：A244018920			
合作单位：			
图纸用途：			
所有图纸均为本公司的财产，未经许可不可复制、施工单位应校对现场尺寸并向建筑师报告错漏，此图未经建筑师签名不许用作施工。			
平面位置示意 Key Plan			
注册章 Stamp for Certified			
工程设计出图专用章 Stamp for Engineering Design			
建设单位 Client 始兴县司前镇人民政府			
工程名称 Proj. Name 司前原切片厂标准厂房配套工程项目			
子项名称 Sub-Project Name			
审 定 Approved	李绍贵	李绍贵 温海山 韦奔 刘双和 刘双和 韩远志	
审核 Examined	温海山		
项目负责 Proj. Architect	韦奔		
专业负责 Special Field in Charge	刘双和		
校对 Design Checked	刘双和		
设计 Design	韩远志		
制图 Drawn			
图纸名称 Drawing title 消火栓给水系统原理图			
图别 DWG. STYLE	施工图	专业 Discipline	给排水
设计编号 Design NO.	L131201	比例 Scale	1:100
图号 DWG. NO.	SS-08	日期 Date	2025.04