


审定 Approved	李绍贵	李绍贵
审核 Confirmed	温海山	温海山
项目负责人 Proj. Architect	韦秀	韦秀
专业负责 Special Field in Charge	刘双和	刘双和
校核 Design Checked	刘双和	刘双和
设计 Design	韩志志	韩志志
制图 Draw		

图别 Drawing Style	施工图	专业 Discipline	给排水
设计编号 Design No.		比例 Scale	1:100
图号 Drawing No.	SS-09	日期 Date	2025.04

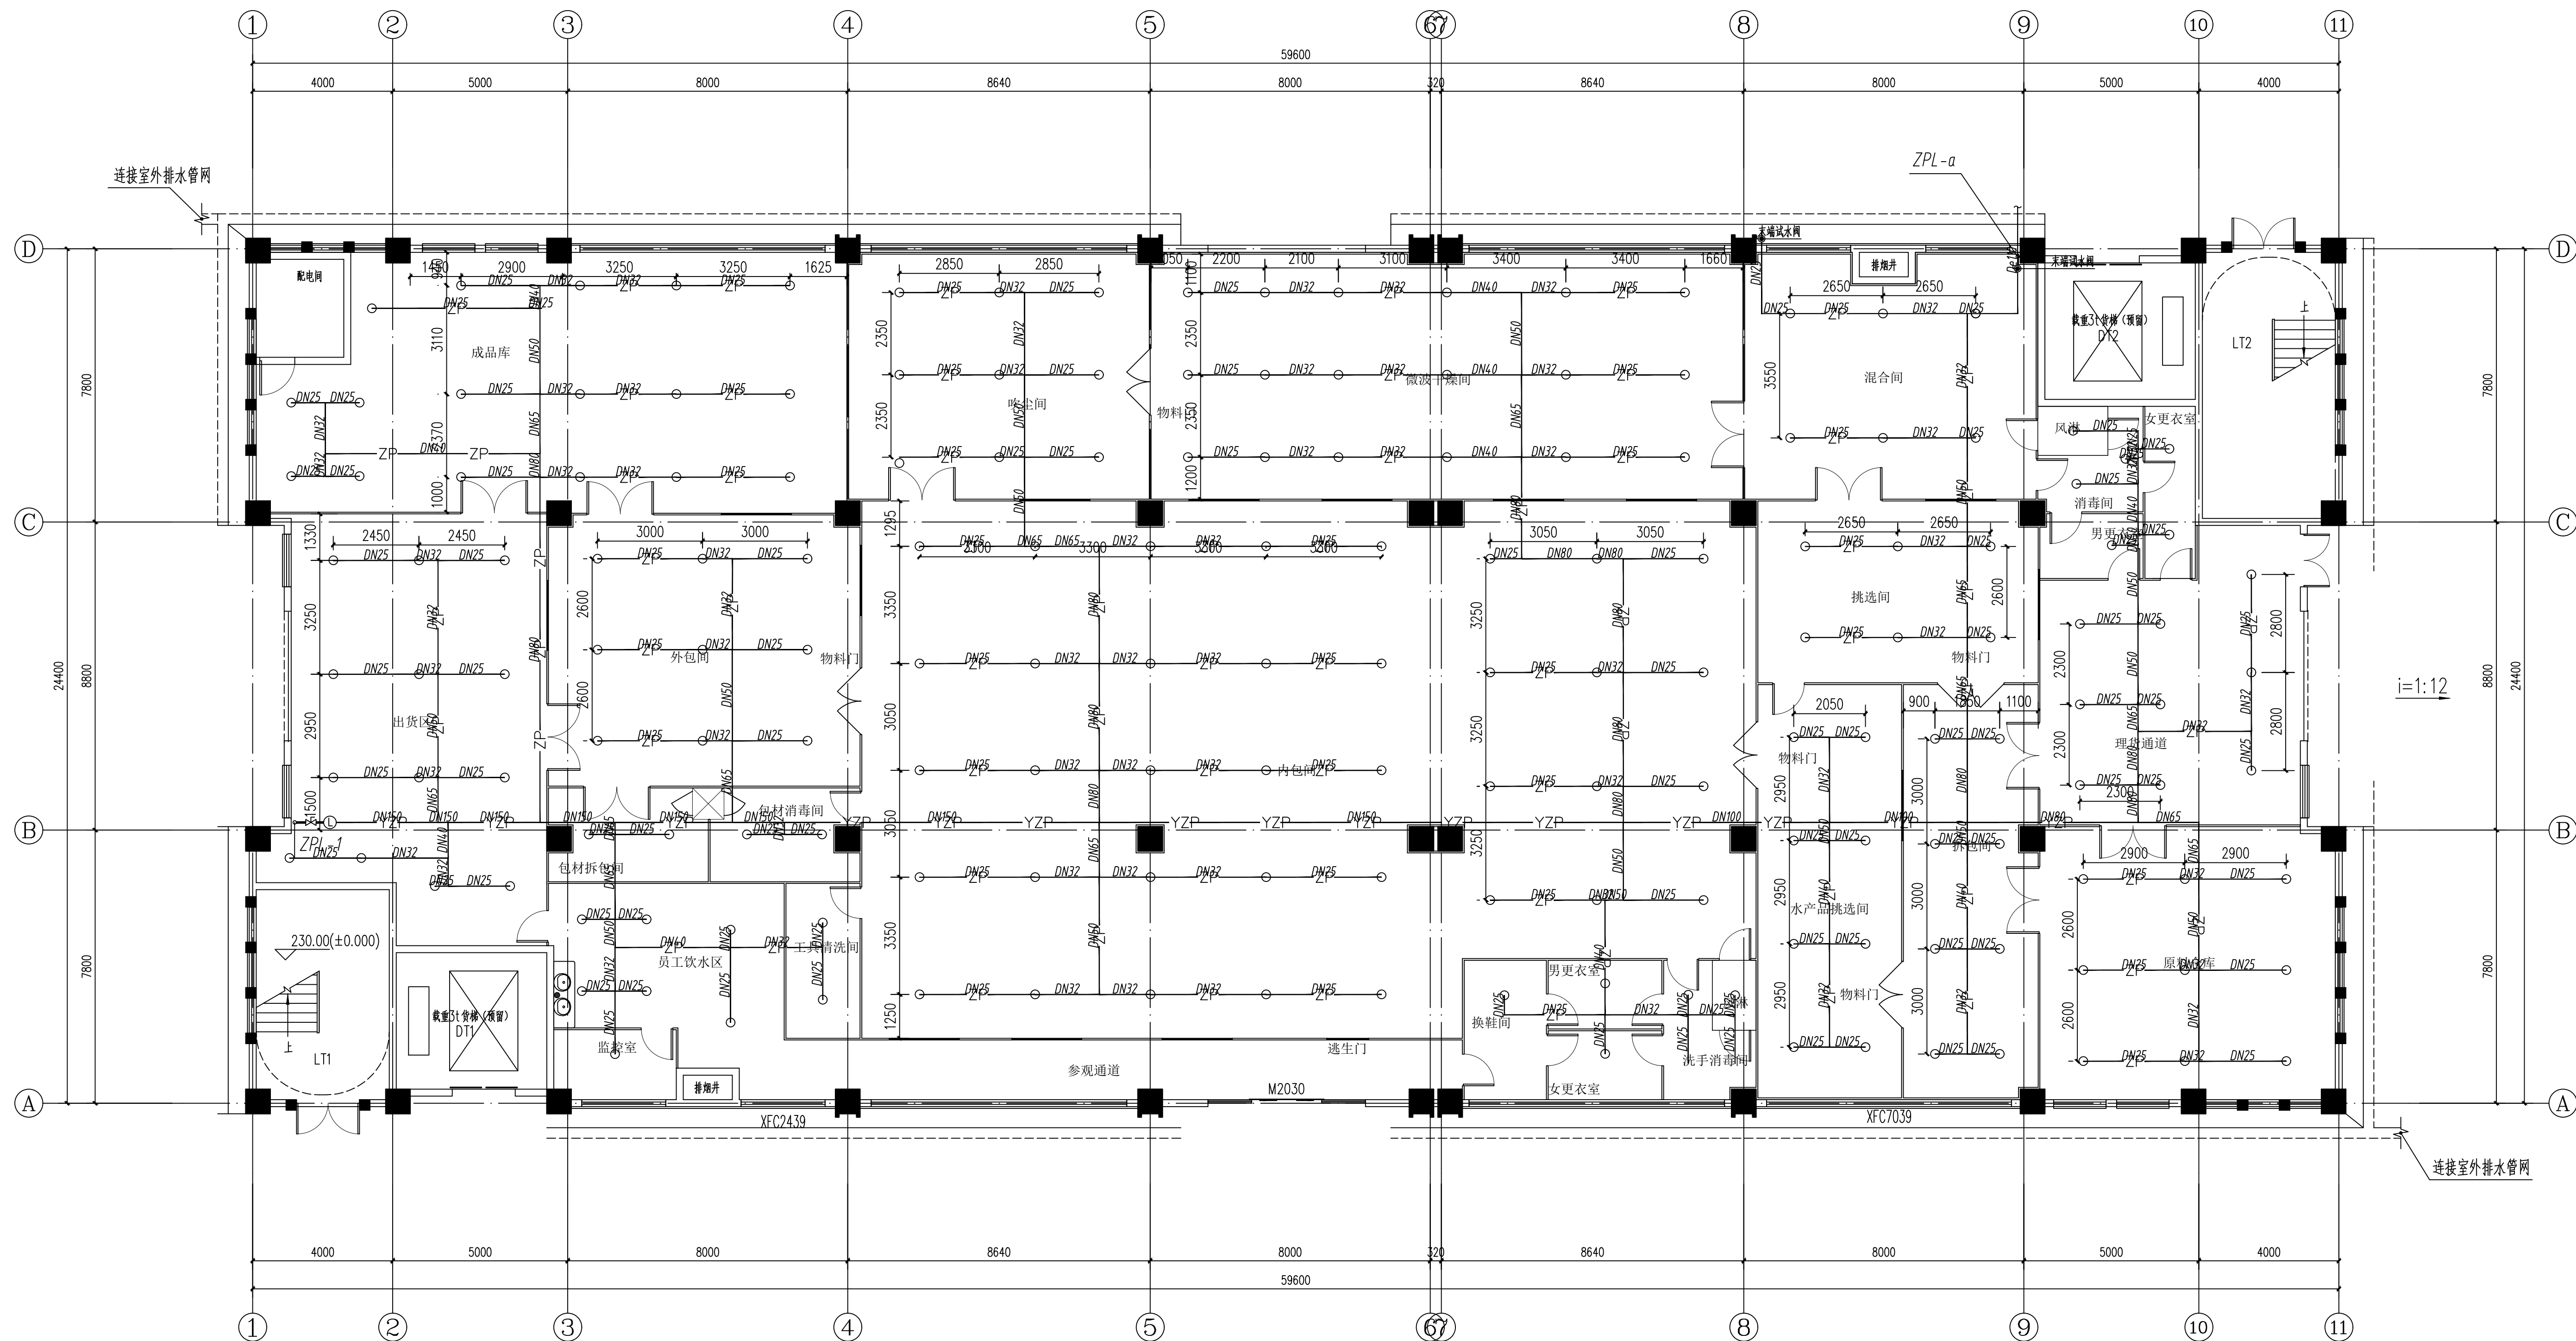

首层喷淋平面图 1:100

注: 首层全部采用直立型闭式洒水喷头, 天花开花, 开花孔使用喷淋装饰罩; 支管全部新建