



ELECTRICAL	TELECOM	SITE PLAN
电	电	图
弱	弱	总
电	电	图
建	建	建
筑	筑	筑
结	结	结
构	构	构
给	给	给
排	排	排
水	水	水
暖	暖	暖
通	通	通

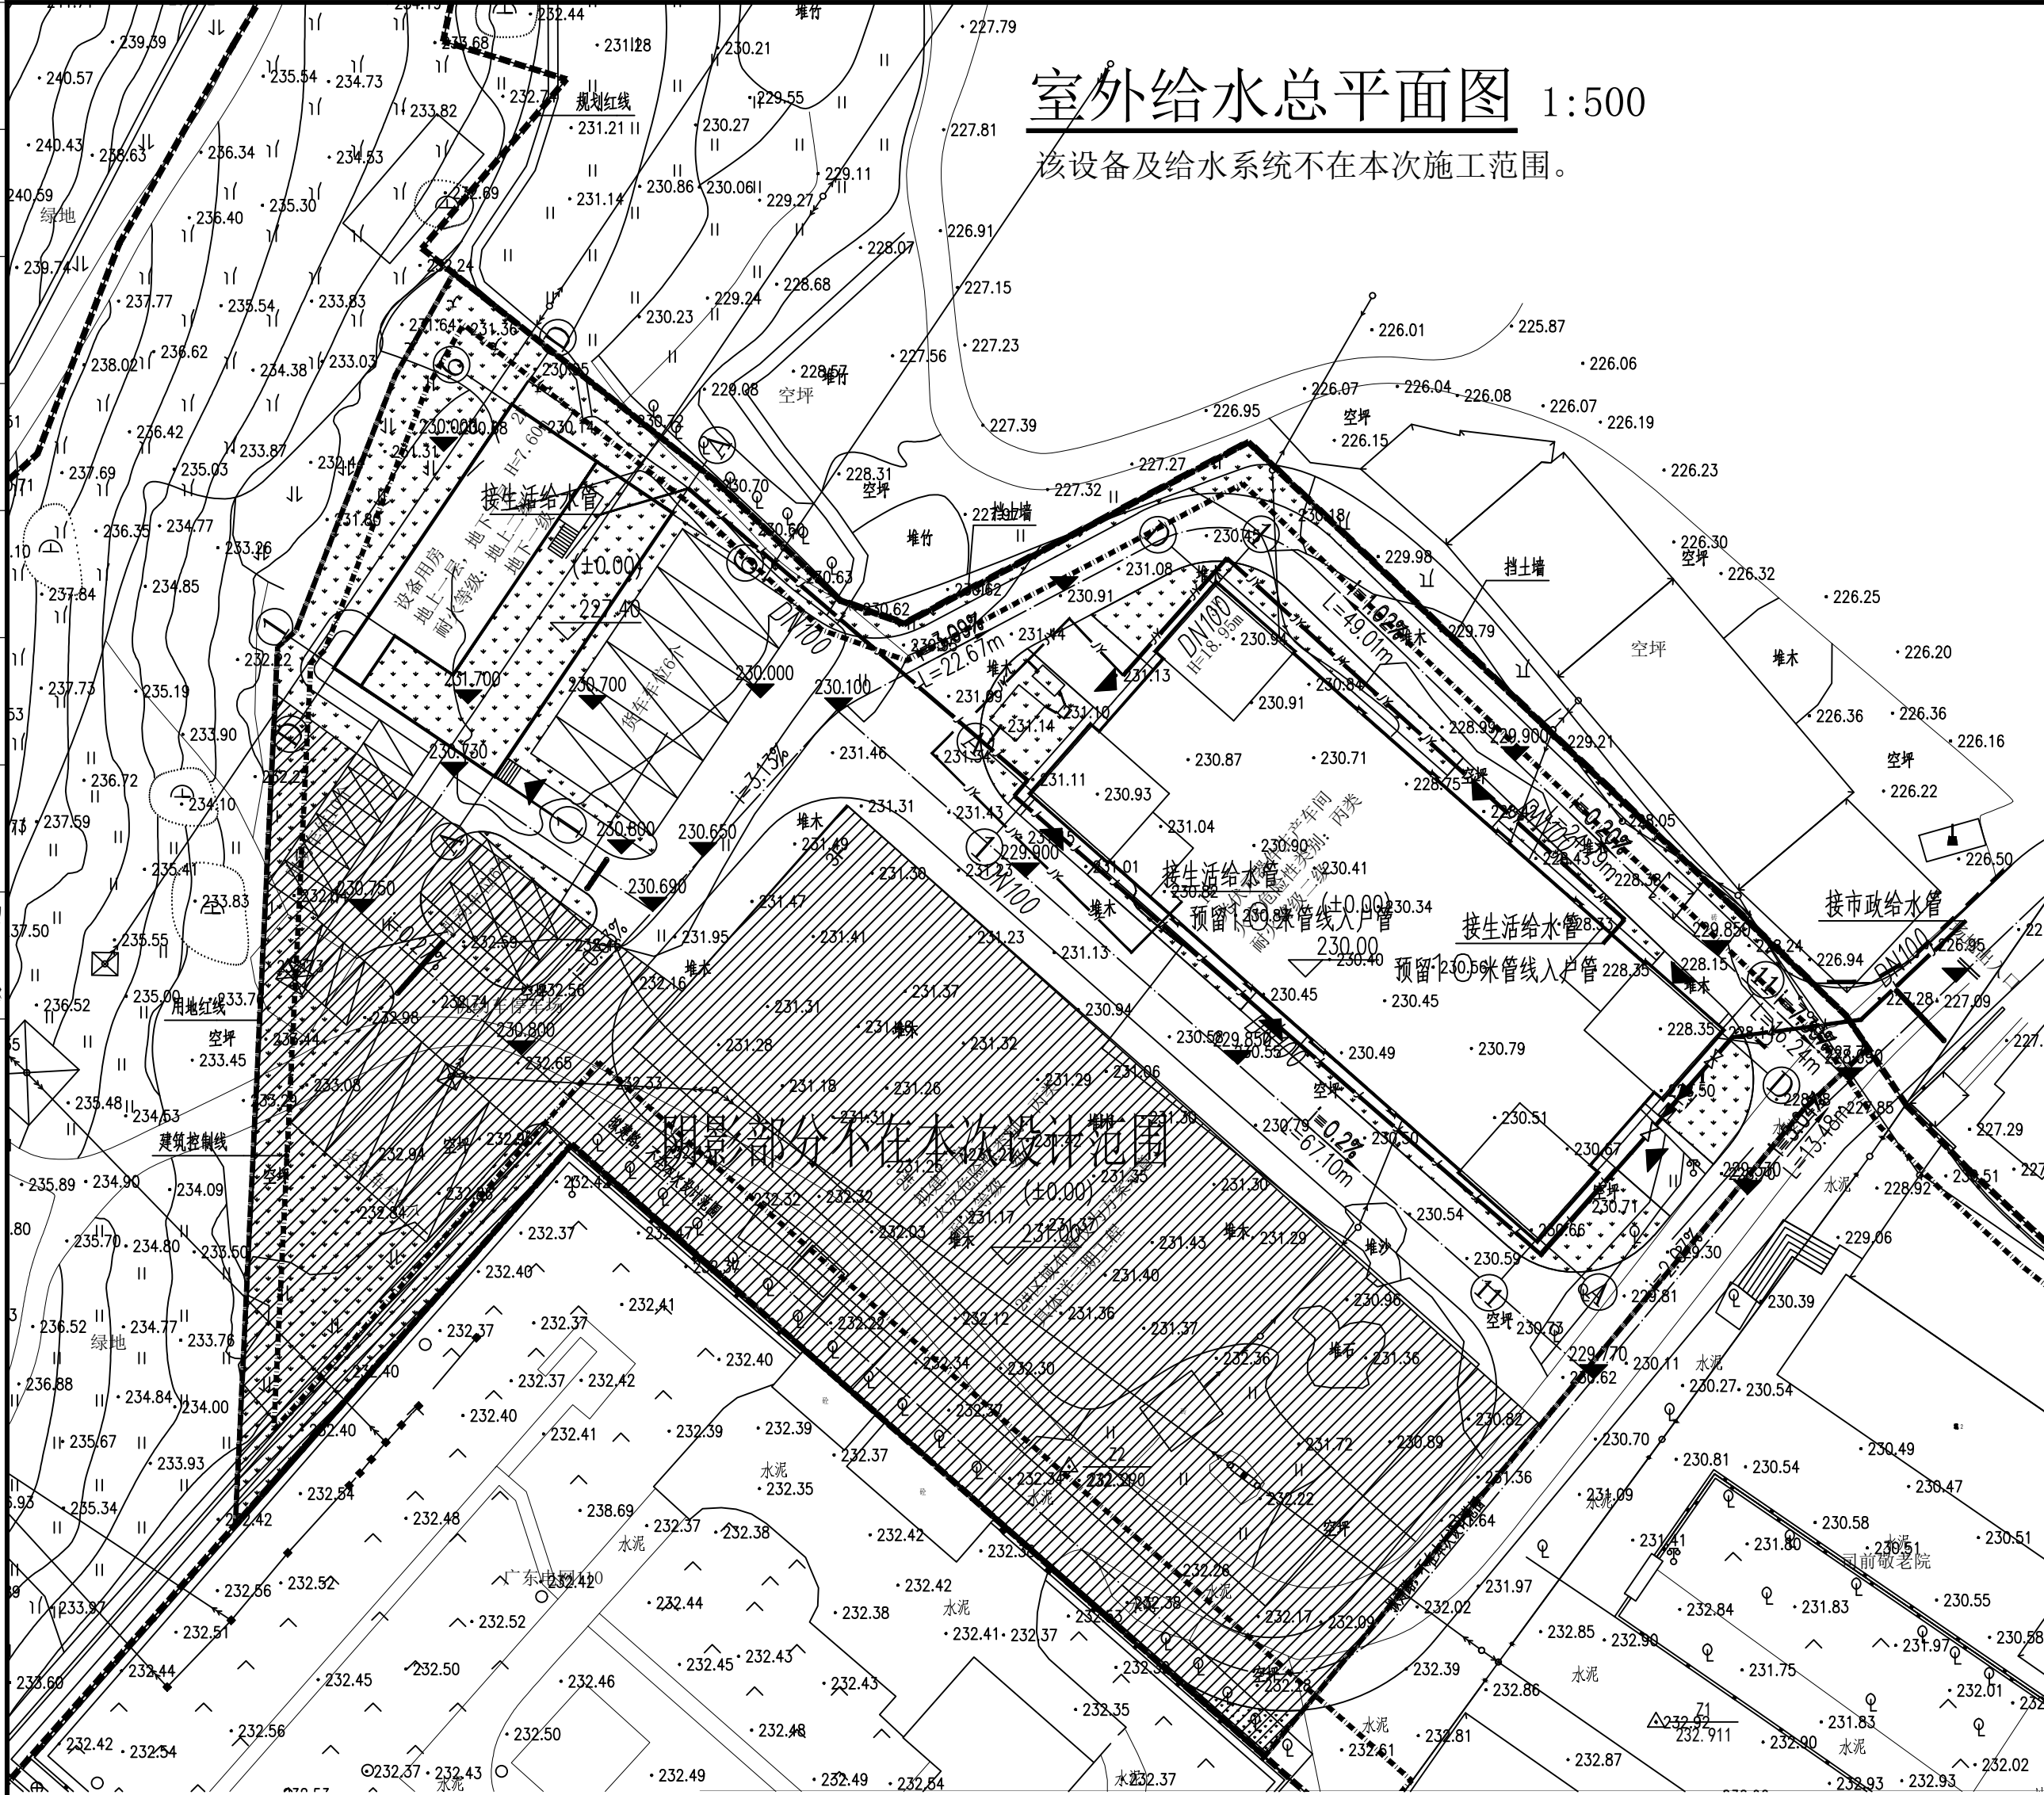

室外给水总平面图 1:500

该设备及给水系统不在本次施工范围。

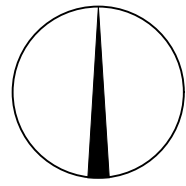

广州黄埔建筑设计院有限公司
GUANGZHOU HUANGPU ARCHITECTURAL DESIGN INSTITUTE CO., LTD.

□ 建筑工程设计甲级证书号: A244018920

□ 城乡规划编制乙级证书号: 粤自资规乙字22440022

□ 工程勘察设计乙级证书号: B244056666

□ 市政行业设计乙级证书号: A244018920

□ 风景园林设计乙级证书号: A244018920

合作单位:

图纸用途:

所有图纸均为本公司的财产, 未经许可不准复制或施工, 施工单位应校对现场尺寸并向建筑师报告错误, 此图未经建筑师签名不准用作施工。

平面位置示意 Key Plan

注册章 Stamp for Certified

工程设计出图专用章 Stamp for Engineering Design

建设单位 Client

始兴县司前镇人民政府

工程名称 Proj. Name

司前原切片厂标准厂房配套工程项目

子项名称 Sub-Proj. Name

审 定 Approved	李绍贵	李绍贵
审 核 Examined	温海山	温海山
项目负责 Proj. Architect	韦 奔	韦 奔
专业负责 Special Field in Charge	刘双和	刘双和
校 对 Design Checked	刘双和	刘双和
设 计 Design	韩远志	韩远志
制 图 Drawn		

图纸名称 Drawing title

室外给水总平面图

图 别 DWG. STYLE	施工图	专 业 Discipline	给排水
设计编号 Design NO.		比 例 Scale	1:100
图 号 DWG. NO.	SS-17	日 期 Date	2025.04

图纸盖章后有效